


PLANTA BAIXA- PAVIMENTAÇÃO / SINALIZAÇÃO
ESCALA 1/750



PLANTA BAIXA- DRENAGEM PLUVIAL
ESCALA 1/750

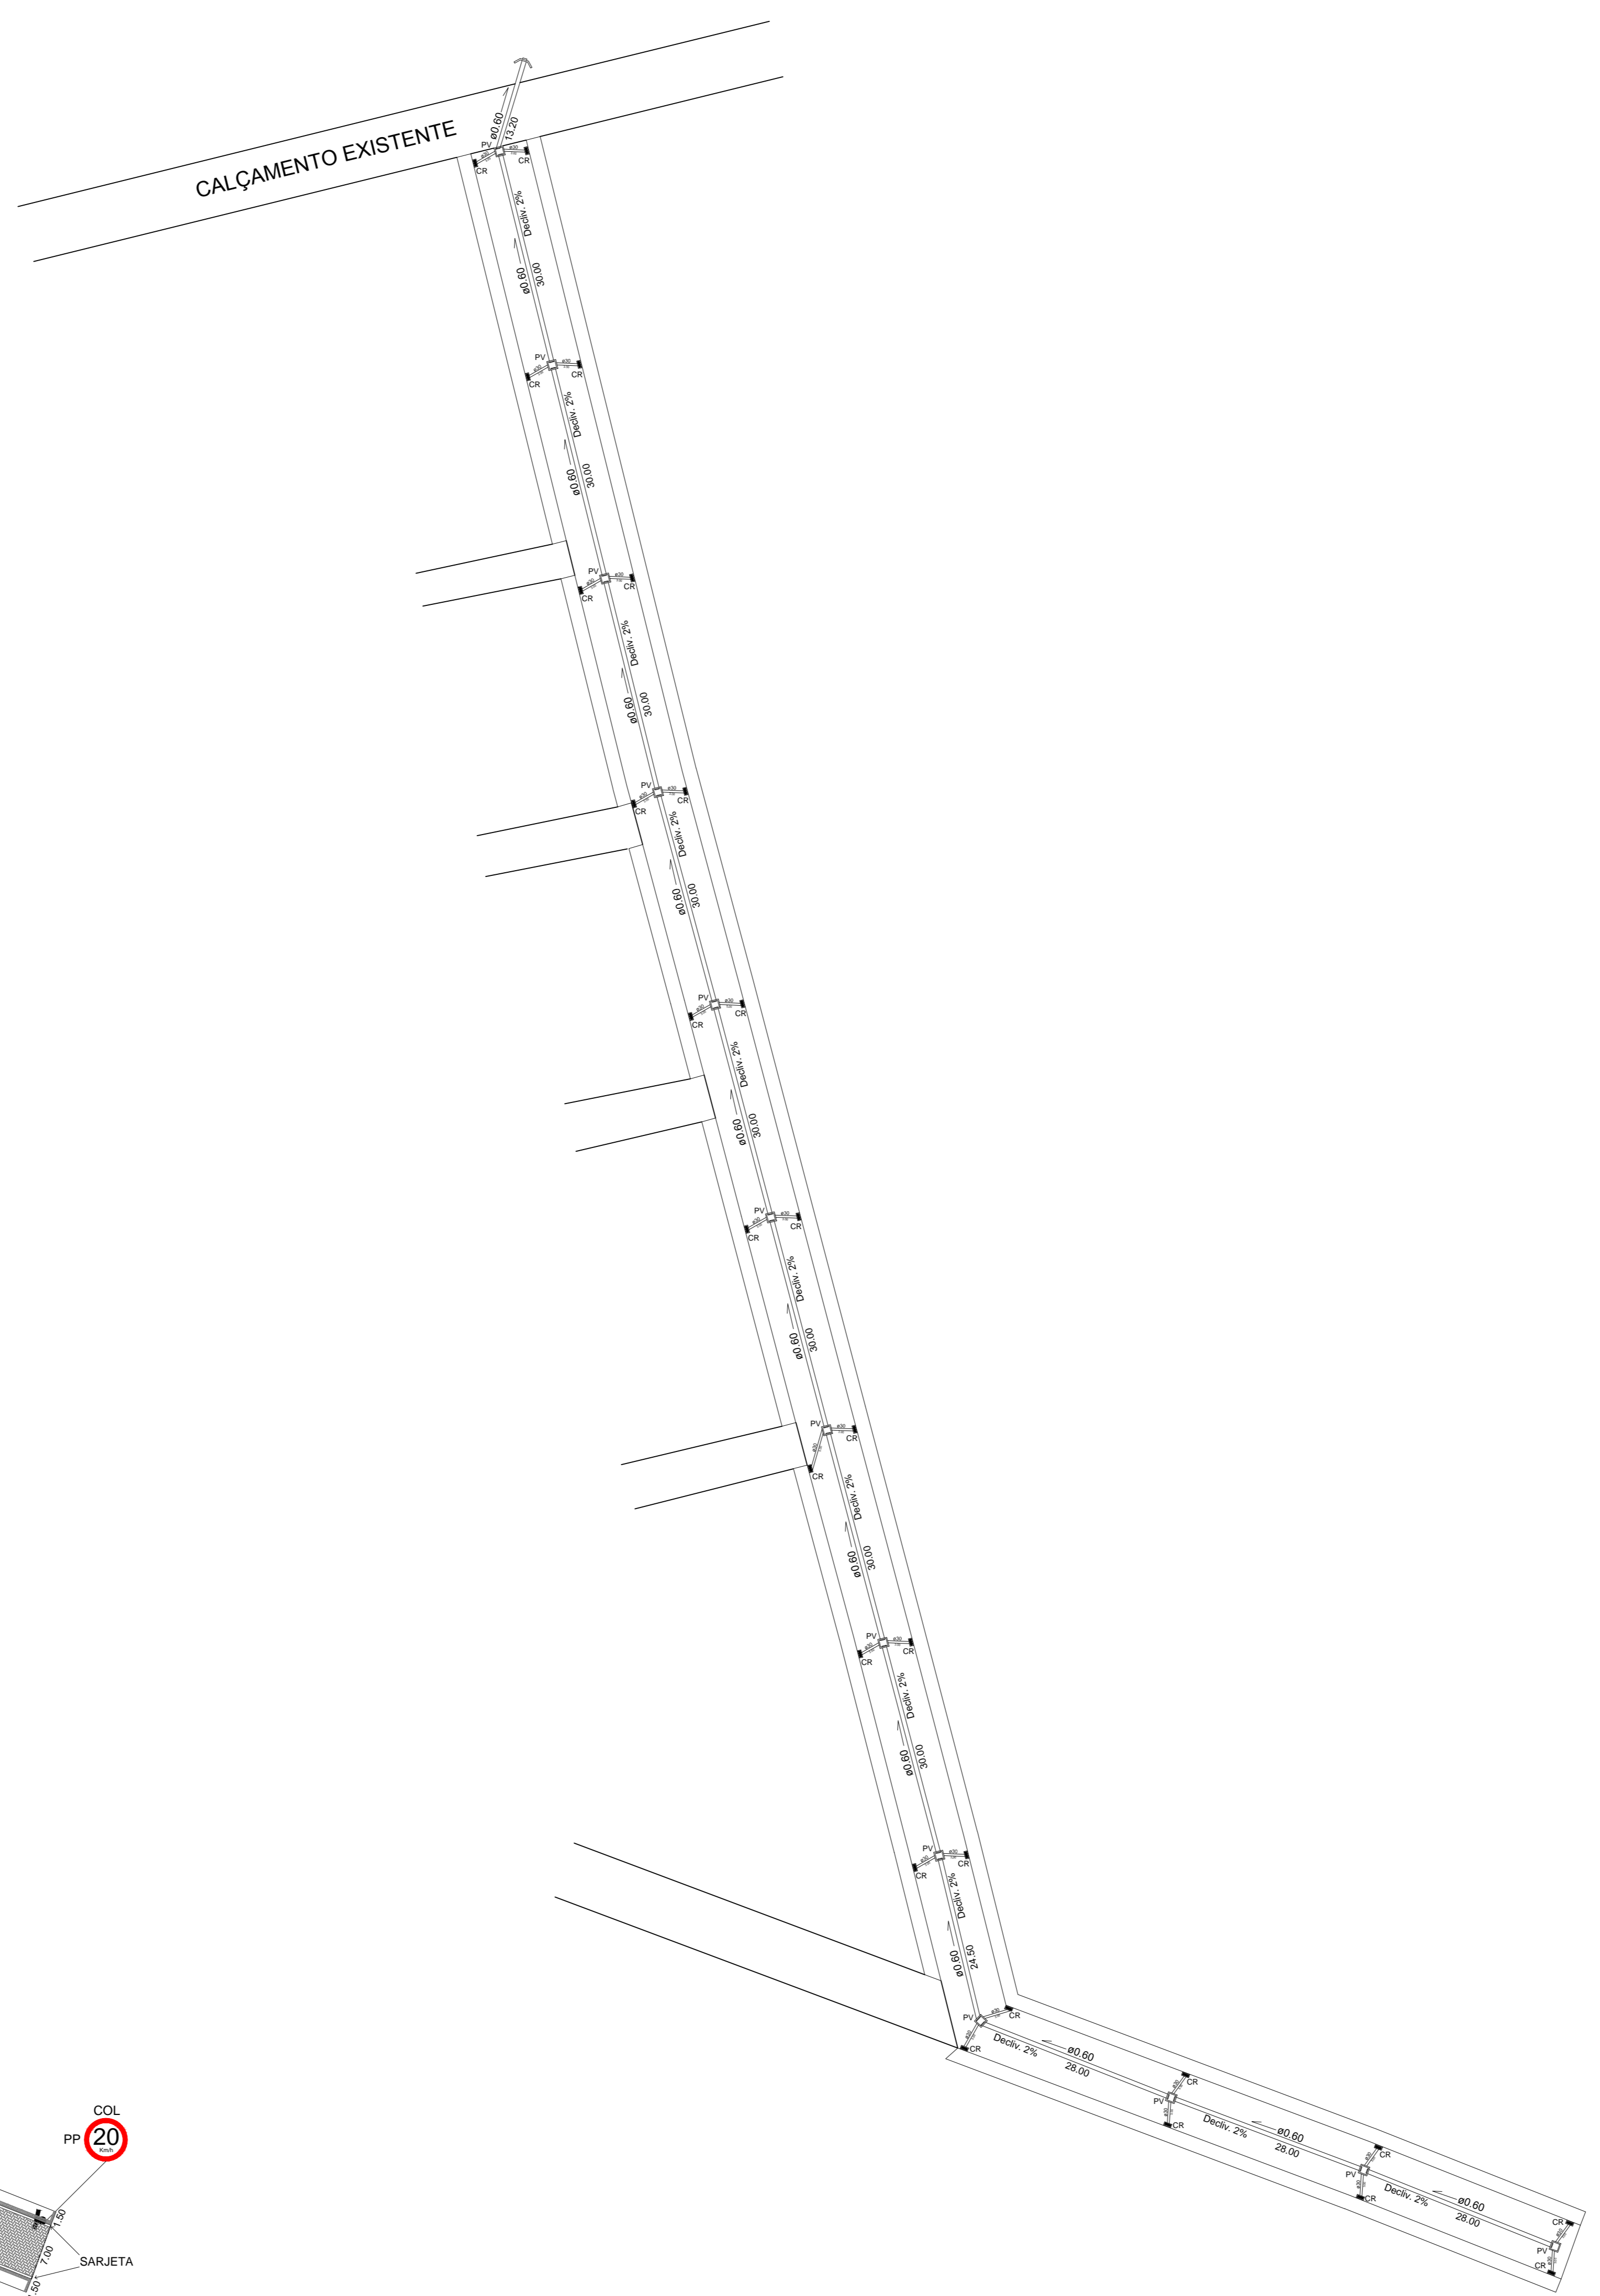

PLANTA DE LOCALIZAÇÃO
SEM ESCALA



PREFEITURA MUNICIPAL DE VARGEM ALTA
ESTADO DO ESPÍRITO SANTO

TÍTULO
PROJETO PARA PAVIMENTAÇÃO E DRENAGEM DE RUA
NA LOCALIDADE DE VILA ESPERANÇA - VARGEM ALTA

PROJETO
PAVIMENTAÇÃO E DRENAGEM

ESCALA INDICADA	DATA	DESENHO	PRANCHA
	ABRIL / 2017	IAN BISMARCK	01 / 02

PREFEITO MUNICIPAL
JOÃO CHRISÓSTOMO ALTOÉ

RESP. TÉCNICO
GERALDO BRUNORO ESTEVES
CREA-ES 033738/D