
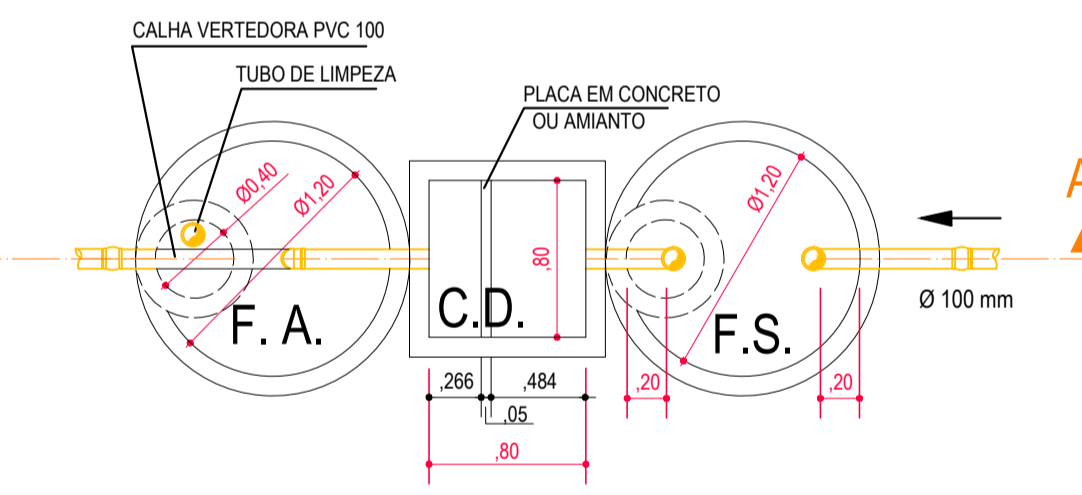
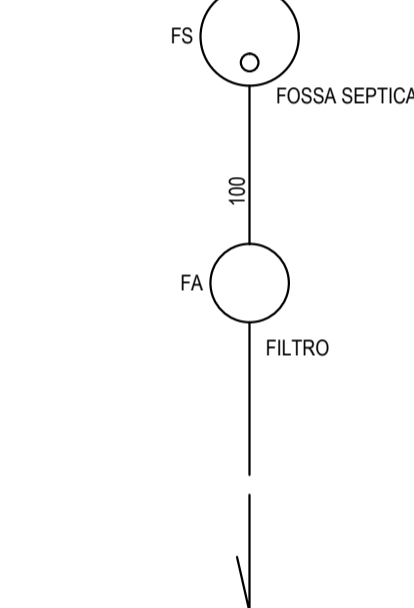



Planta de Instalação Sanitária

\* Cotas em centímetros


Escala: 1/50

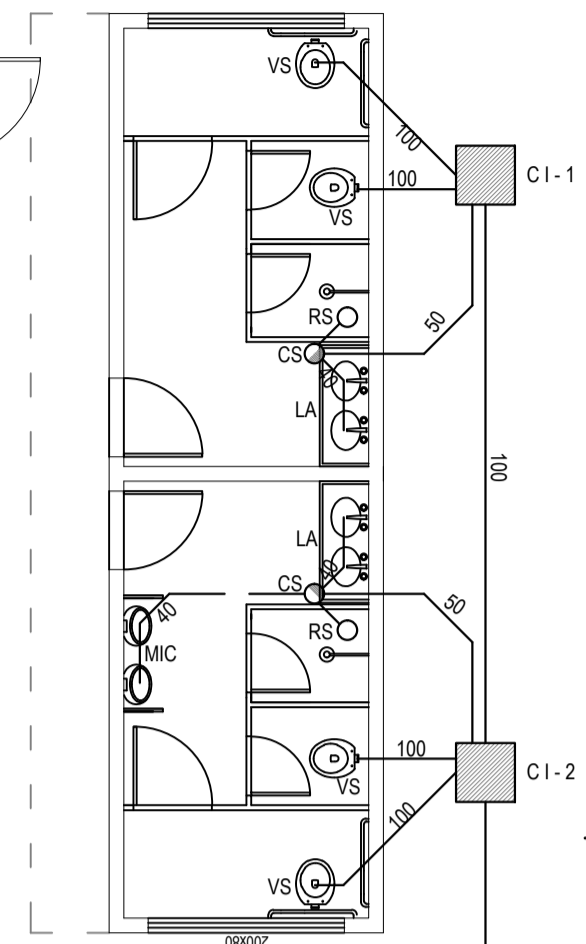

PLANTA BAIXA  
FOSSA SÉPTICA FILTRO ANAERÓBIO  
Cotas em metros  
ESC. 1/50

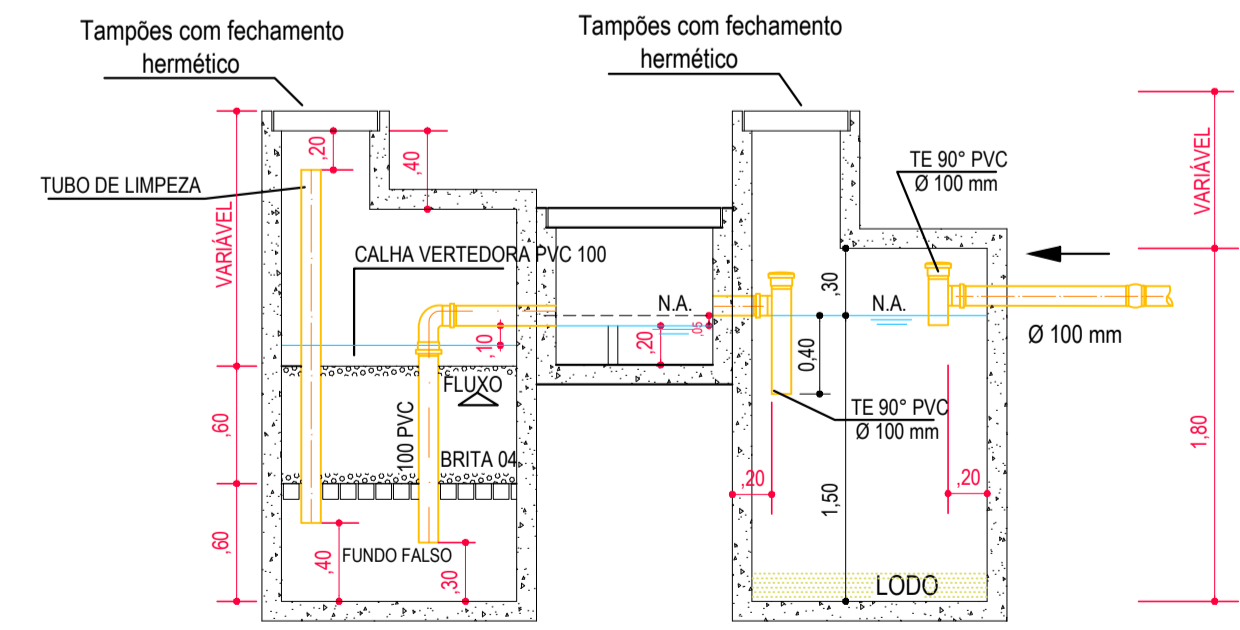

CORTE AA'  
Cotas em metros  
ESC. 1/50

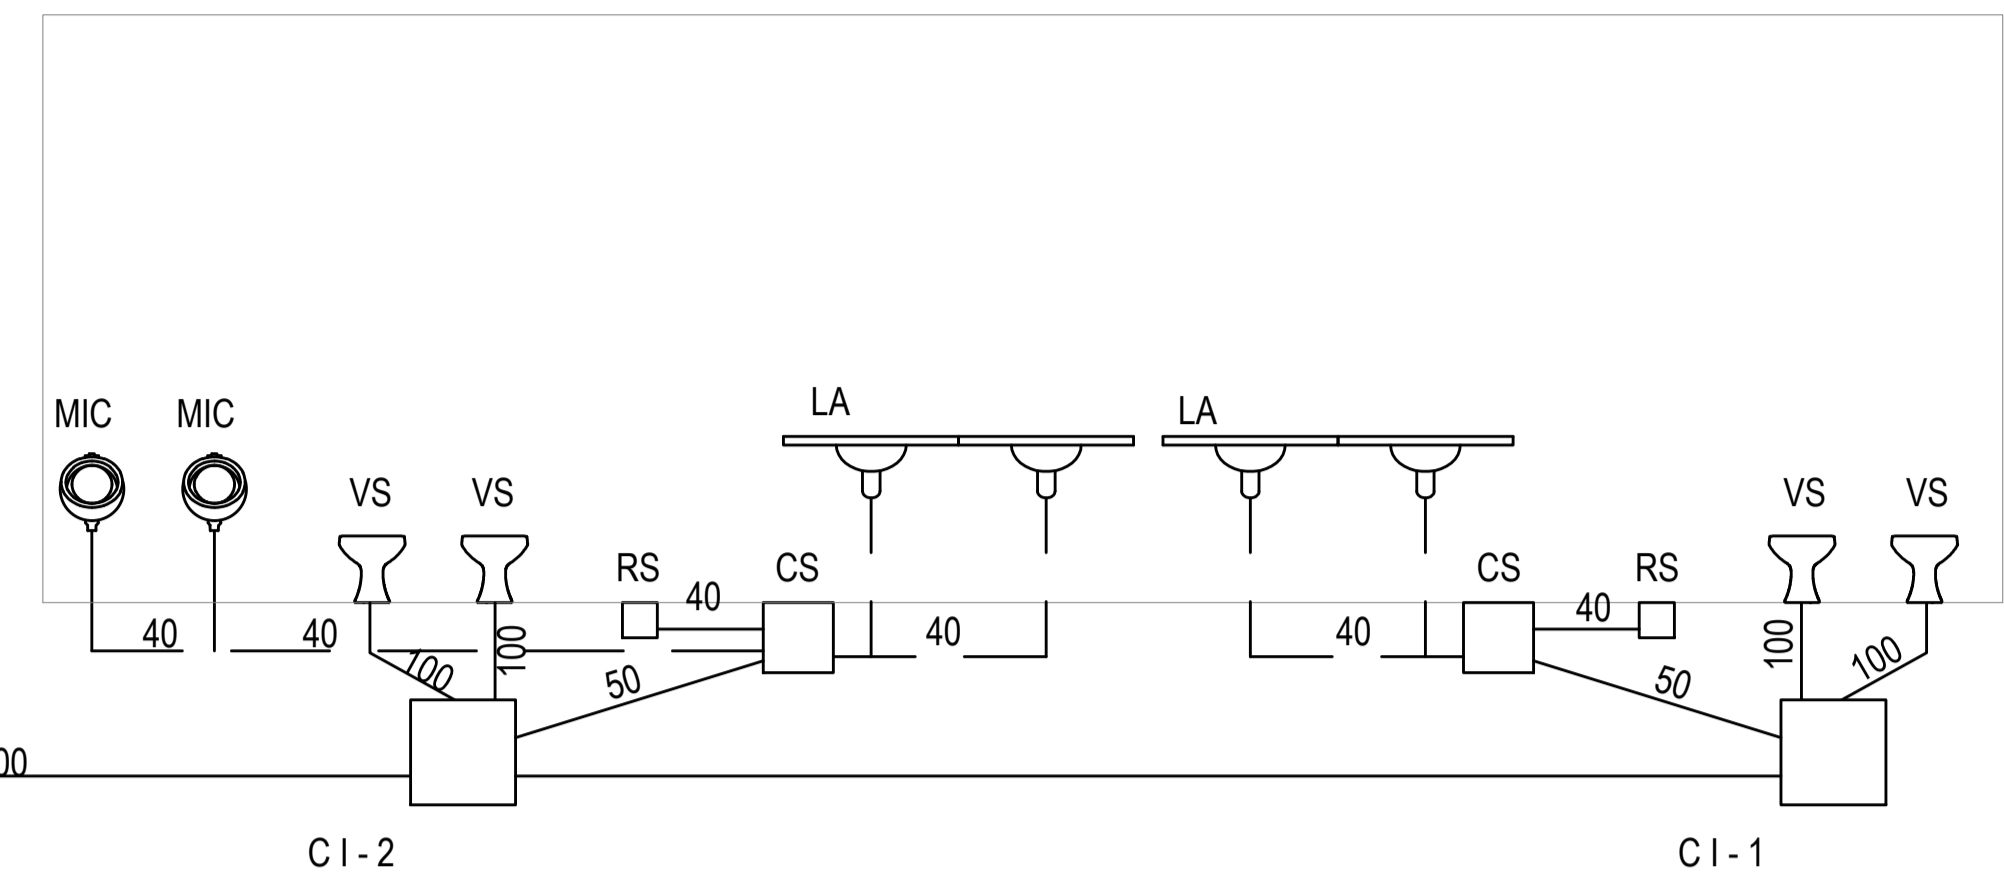

ESQUEMA VERTICAL

**SIMBOLOGIA / LEGENDA**

- FOSSA SÉPTICA - F S
- FILTRO ANAERÓBIO - F A
- CAIXA DE INSPEÇÃO - C I
- RALO SIFONADO - R S
- CAIXA SIFONADA - C S
- VASO SANITÁRIO - V S
- MICTÓRIO - MIC
- LAVATÓRIO - LA

**DIMENSÕES**

- C I - 1 60 x 60 x 60 cm
- C I - 2 60 x 60 x 60 cm
- C S - 150 x 150 x 50 mm
- R S - 100 x 100 x 40 mm
- F S - Ø 1.50 x 180 m
- F A - Ø 1.20 x 180 m

**NOTAS:**

1. TUBOS E CONEXÕES DE PVC RÍGIDO SOLDAVEL BRANCO 40 A 100 mm
2. CAIXAS DE INSPEÇÃO EM ALVENARIA DE BLOCOS DE CONCRETO COM REVESTIMENTO INTERNO EM CHAPISCO E REBOCO, FUNDO E TAMPA EM CONCRETO.
3. FOSSA E FILTRO EM ANEIS DE CONCRETO PRÉ-MOLDADOS, FUNDO E TAMPA DE CONCRETO ARMADO.

 <b>PREFEITURA MUNICIPAL DE VARGEM ALTA</b> <b>ESTADO DO ESPIRITO SANTO</b>			
TÍTULO			
QUADRA DE CONCÓRDIA			
PROJETO			
PROJETO INSTALAÇÃO SANITÁRIA DA QUADRA POLIESPORTIVA DE CONCÓRDIA			
ESCALA	INDICADA	DATA	DESENHO
		ABRIL / 2017	IAN BISMARCK
PREFEITO MUNICIPAL		PRANCHA	
		01 / 01	
RESP. TÉCNICO			
JOÃO CHRISÓSTOMO ALTOÉ			
GERALDO BRUNORO ESTEVES			
CREA-ES 033738/D			