


LEGENDA

SIMBOLOGIA	DESCRIÇÃO
—	TUBULAÇÃO ÁGUA FRIA NA PAREDE
—	TUBULAÇÃO ÁGUA FRIA NO PISO
└┘	TÊ 90°
└┘	COTOVELO 90°
└┘	COTOVELO 45°
○	REGISTRO DE PRESSÃO
●	REGISTRO DE GAVETA
○	VÁLVULA DE DESCARGA
●	COTOVELO VOLTADO PARA CIMA
○	COTOVELO VOLTADO PARA BAIXO
└┘	TÊ VOLTADO PARA BAIXO
└┘	TÊ VOLTADO PARA CIMA
▶	REDUÇÃO
○	TORNEIRA BÓIA
↘	TUBO QUE DESCE
↗	TUBO QUE SOBE
○	NÚMERO DO TUBO
○	COLUNA ÁGUA POTÁVEL
○	DIÂMETRO DO TUBO


LEGENDA DOS PONTOS DE UTILIZAÇÃO COM ALTURAS

ABREVIATURA	DESCRIÇÃO	ALTURA DO PISO (METROS)
LV	LAVATÓRIO	0,60
VS	VASO SANITÁRIO	0,33
DM	DUCHA DE MÃO	0,45
RG	REGISTRO DE GAVETA	2,20
RP	REGISTRO DE PRESSÃO	1,20
VD	VÁLVULA DESCARGA	1,10
PC	PIA DE COZINHA	1,10
TQ	TANQUE	1,10
CH	CHUVEIRO	2,20
MIC	MICTÓRIO	0,80
MQ	MÁQUINA DE LAVAR	0,85


Arquitetura
PLANTA BAIXA - INST. HIDRÁULICA
Cotas em metro. Escala 1/50

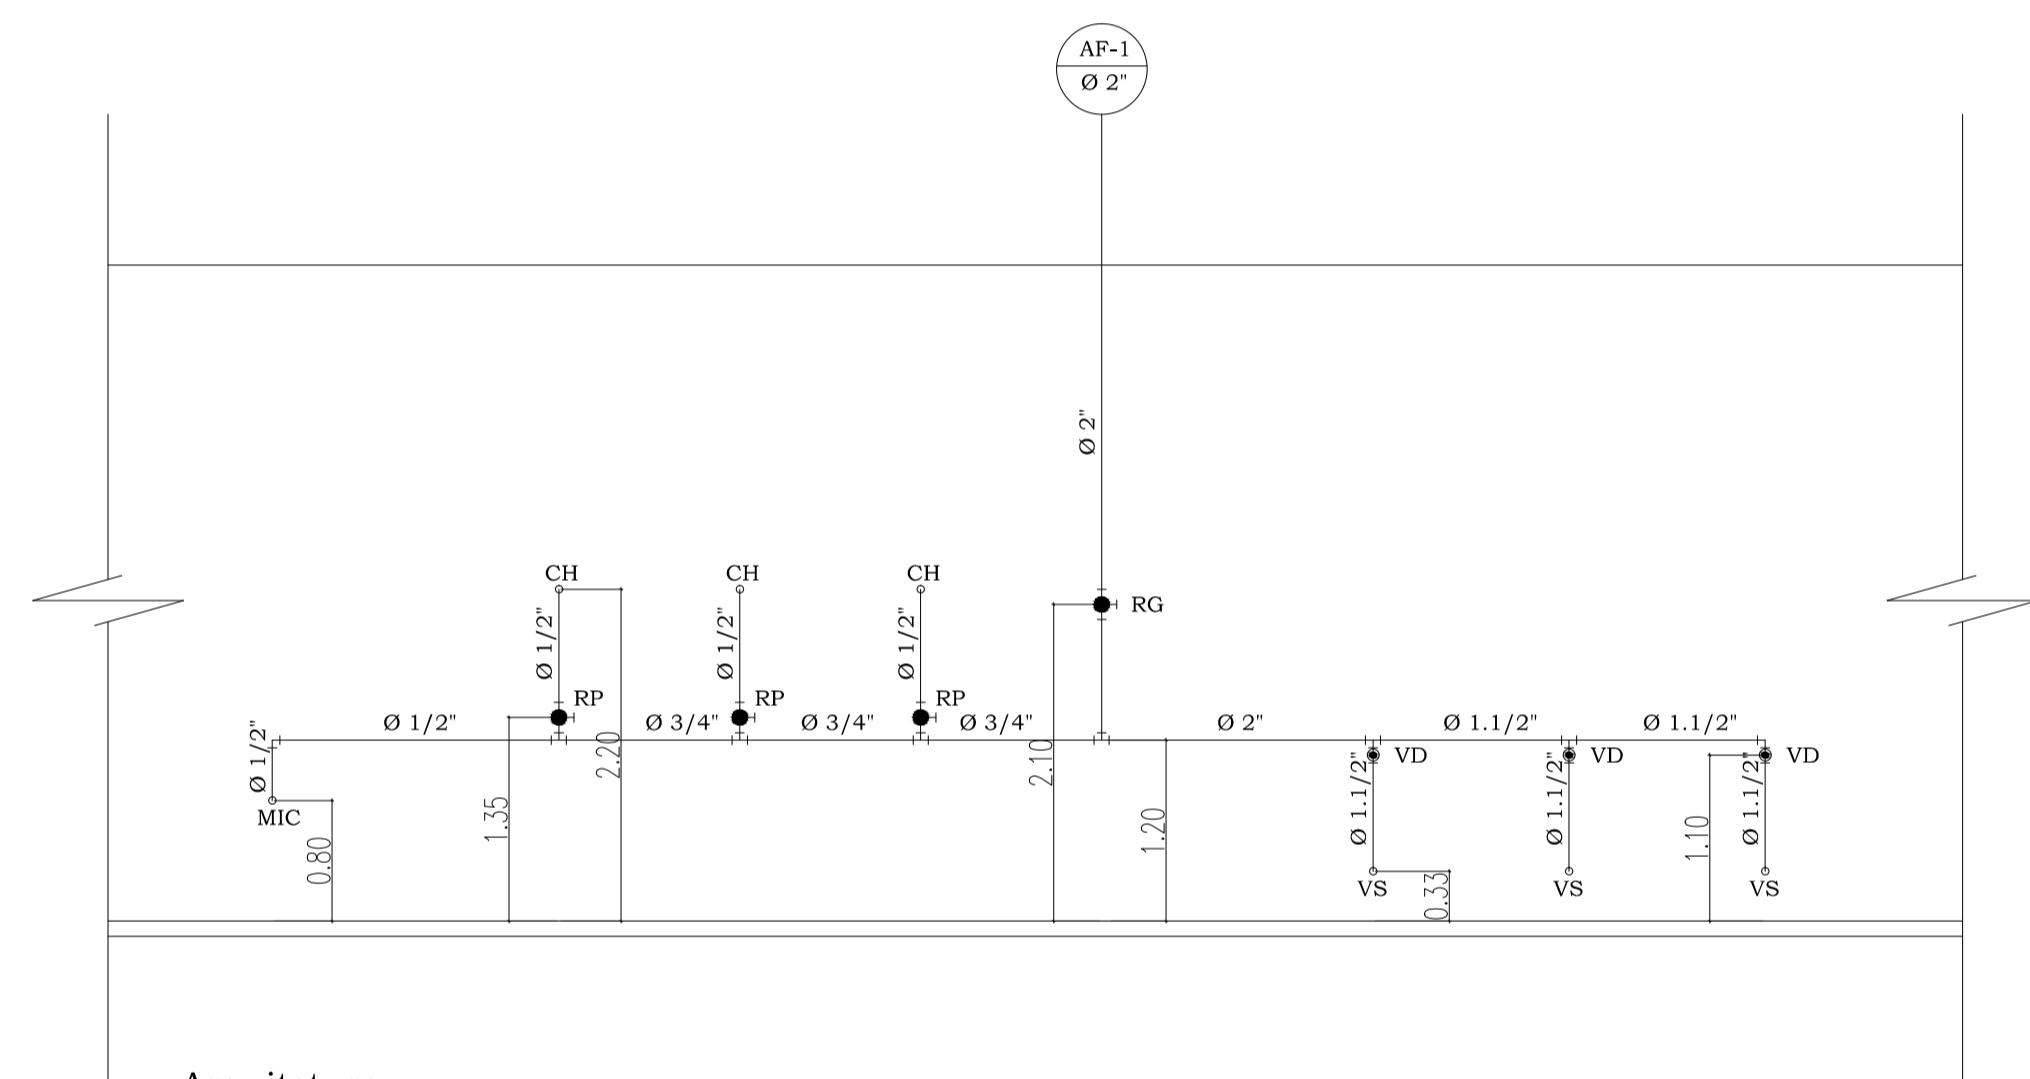


Arquitetura
ESQUEMA VERTICAL - 01 (AF-1)
Cotas em metro. Escala 1/50

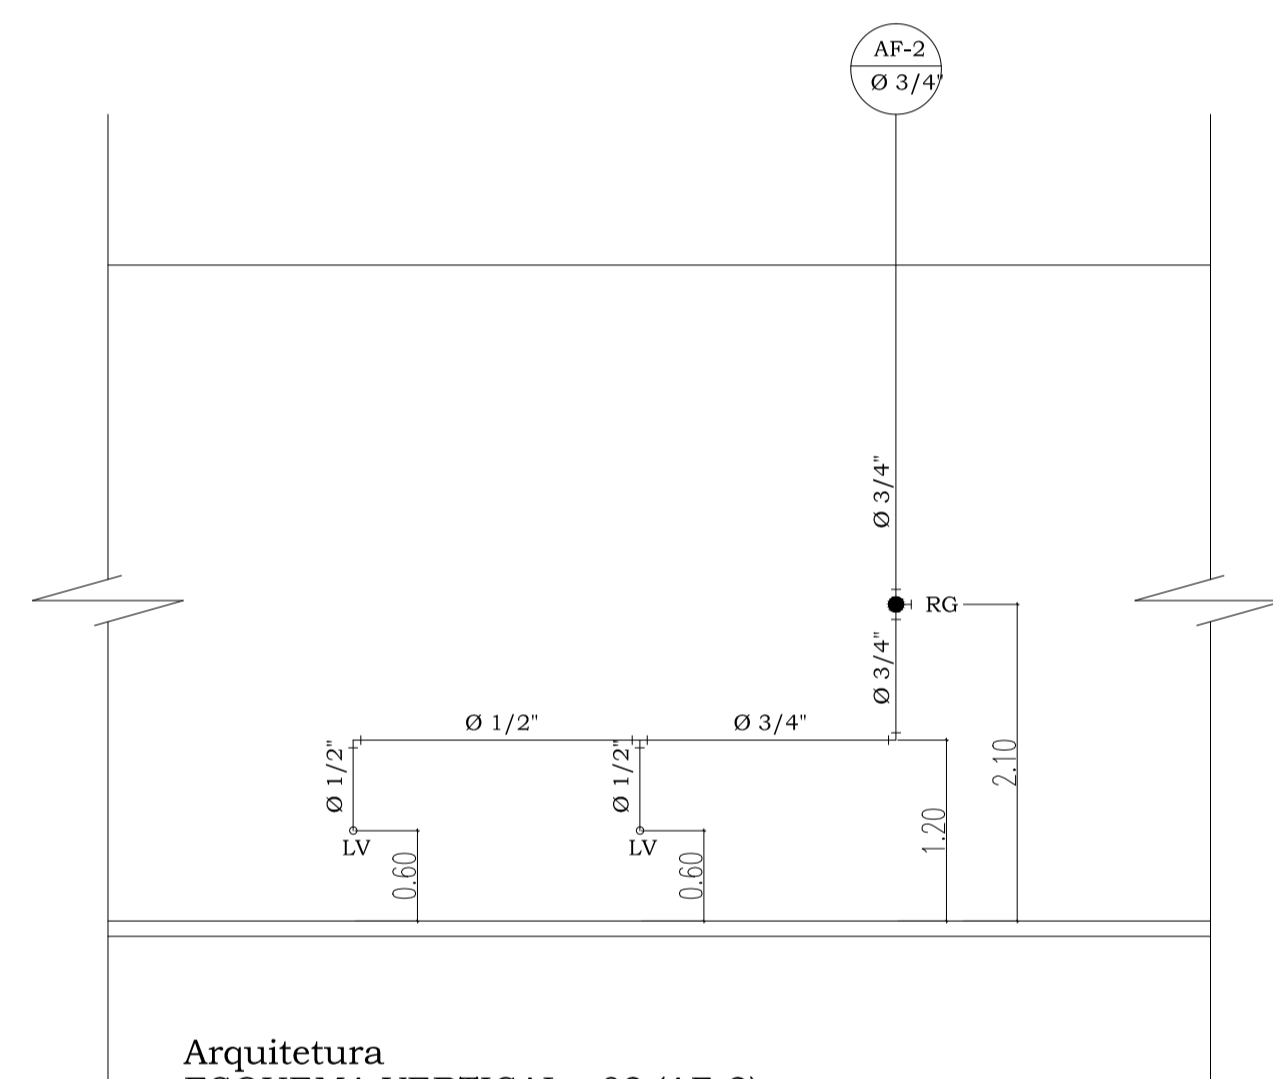

Arquitetura
ESQUEMA VERTICAL - 02 (AF-2)
Cotas em metro. Escala 1/50

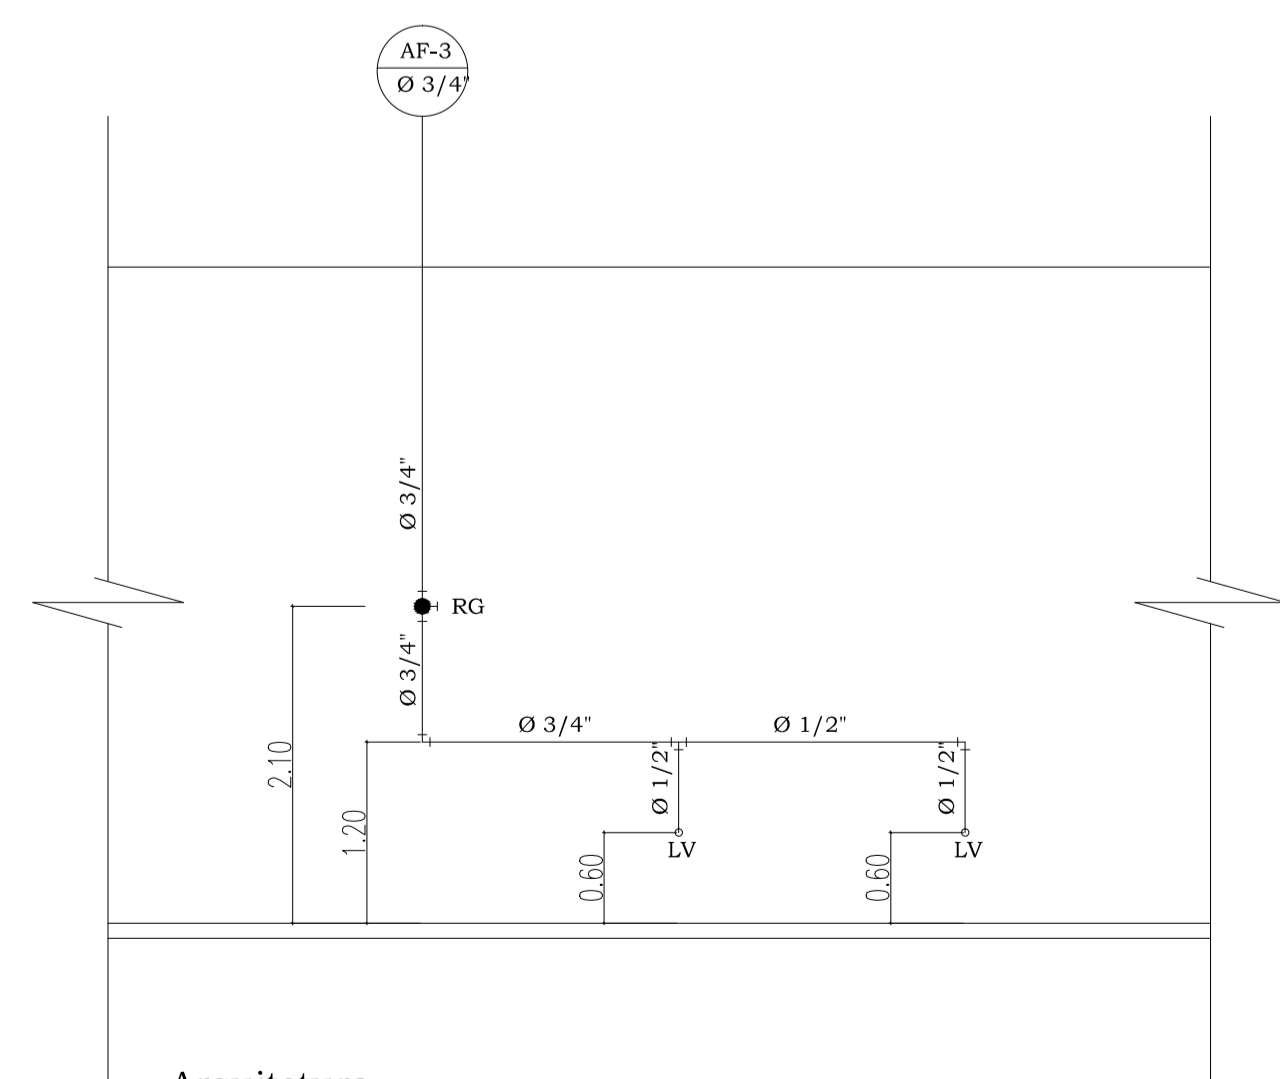

Arquitetura
ESQUEMA VERTICAL - 03 (AF-3)
Cotas em metro. Escala 1/50

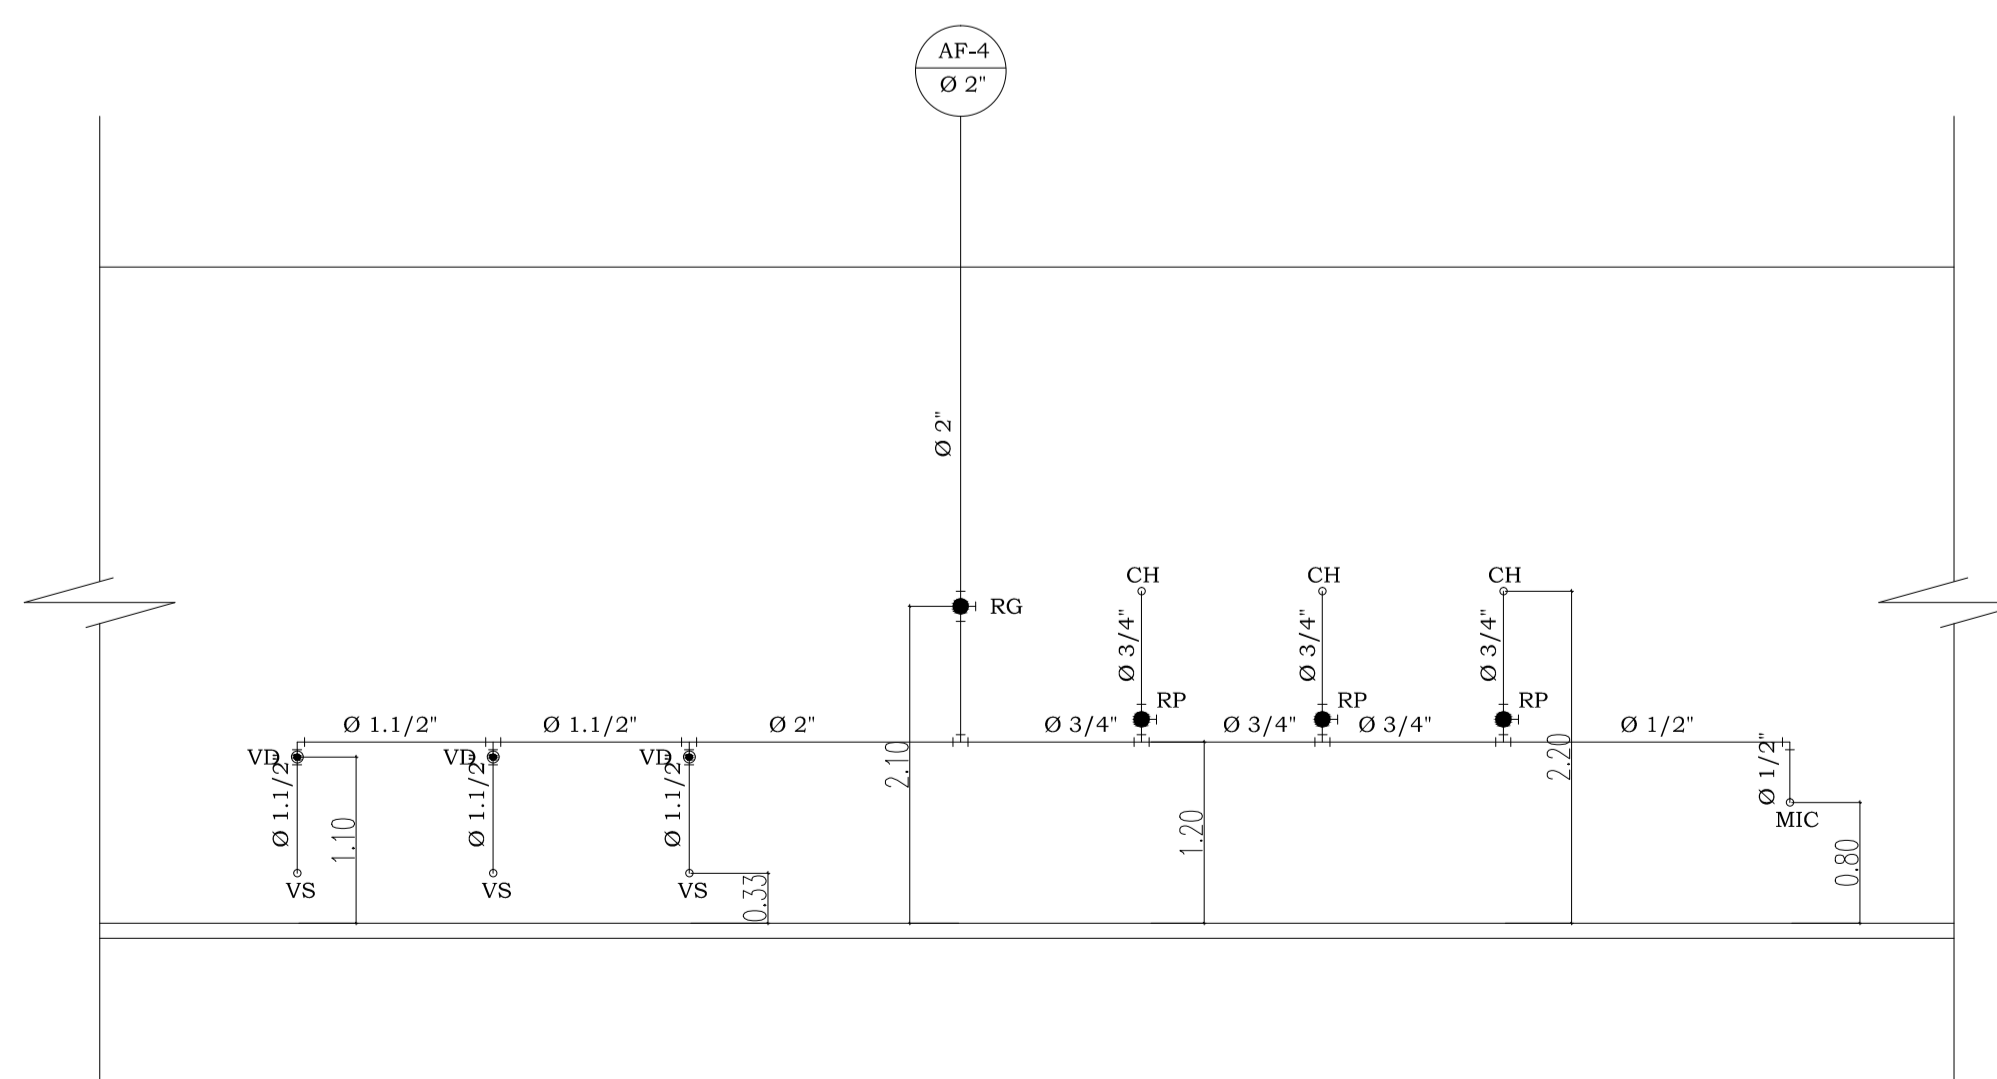

Arquitetura
ESQUEMA VERTICAL - 04 (AF-4)
Cotas em metro. Escala 1/50

PREFEITURA MUNICIPAL DE VARGEM ALTA
ESTADO DO ESPÍRITO SANTO

PROJETO PARA CONSTRUÇÃO DE VESTIÁRIOS
NO CAMPO DE FUTEBOL DE JACIGUÁ.

TÍTULO

PROJETO HIDRÁULICO

PROJETO

ESCALA INDICADA DATA SETEMBRO/2017 DESENHO SARAH PRANCHA 04/09

PREFEITO MUNICIPAL

JOÃO CHRISÓSTOMO ALTOÉ

RESP. TÉCNICO

GERALDO BRUNORO ESTEVES
CREA-ES 033738/D