



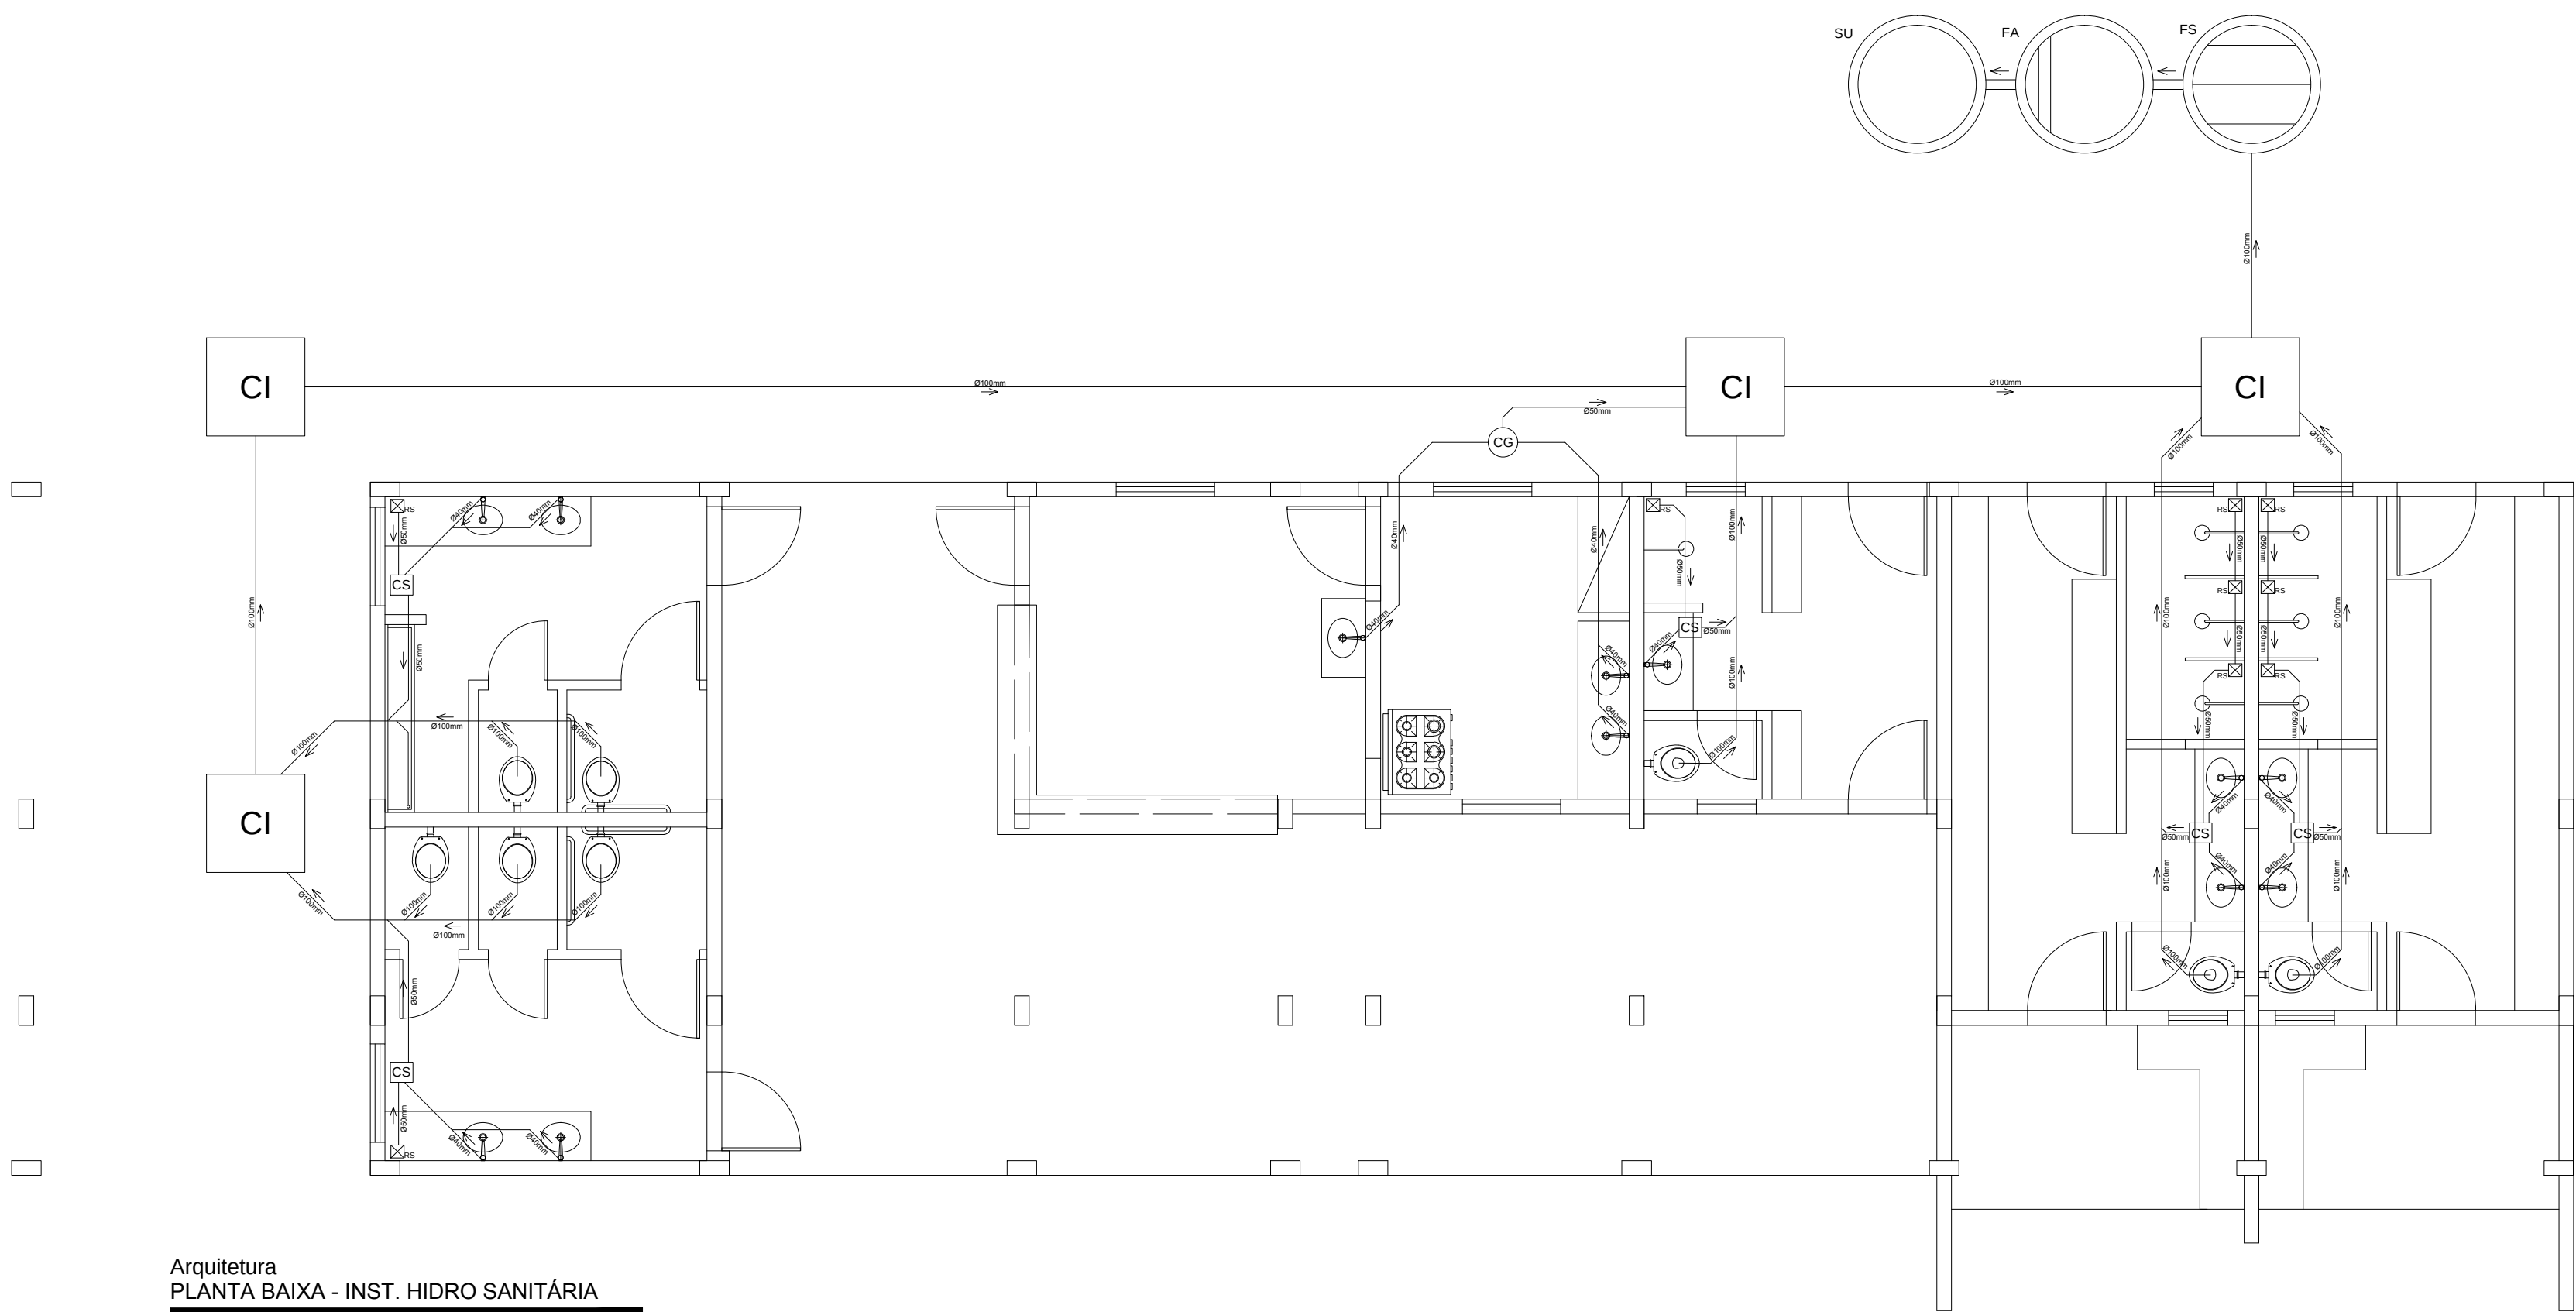


Arquitetura
PLANTA BAIXA - INST. HIDRO SANITÁRIA
Cotas em metro. Escala 1/50


LEGENDA	
SIMBOLOGIA	DESCRIÇÃO
	TUBULAÇÃO
	TUBO QUE DESCE
	TUBO QUE SOBE
	RALO SIFONADO
	RALO SECO
	CAIXA SIFONADA
	FOSSA SÉPTICA VER DETALHE 02
	FILTRO ANAERÓBIO VER DETALHE 02
	SUMIDOURO VER DETALHE 02
	CAIXA DE INSPEÇÃO VER DETALHE 01
	NÚMERO DO TUBO TUBO DE QUEDA DIÂMETRO DO TUBO

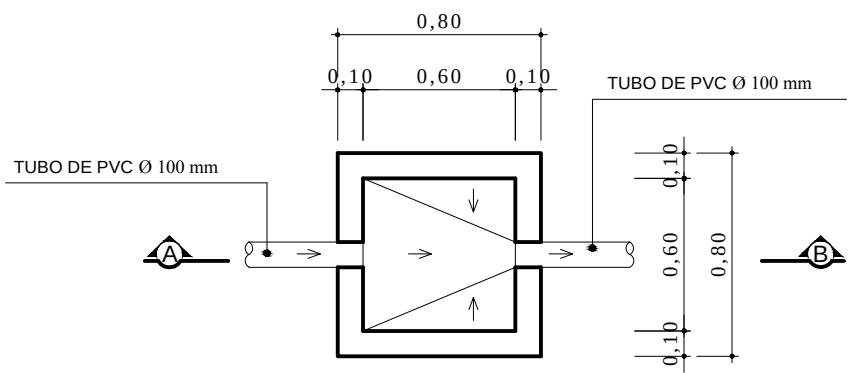


Arquitetura
DETALHE 01 - Caixa de Inspeção
Cotas em metro. Escala 1/25

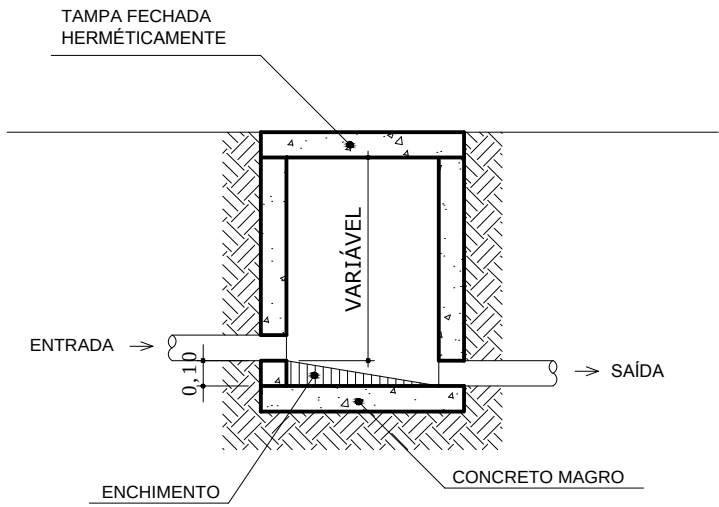


Arquitetura
CORTE - AA - Caixa de Inspeção
Cotas em metro. Escala 1/25

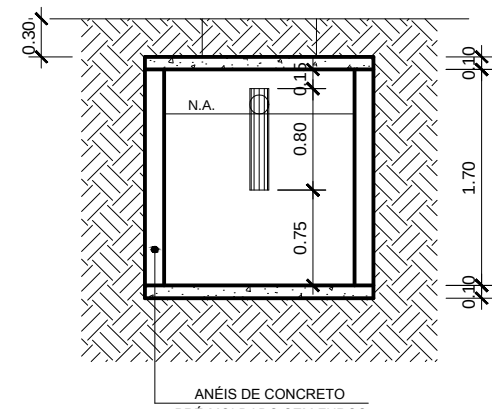


Arquitetura
CORTE - CD - Fossa
Cotas em metro. Escala 1/50

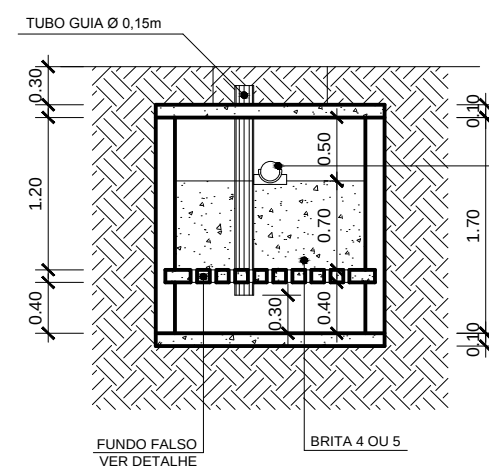


Arquitetura
CORTE - EF - Filtro
Cotas em metro. Escala 1/50

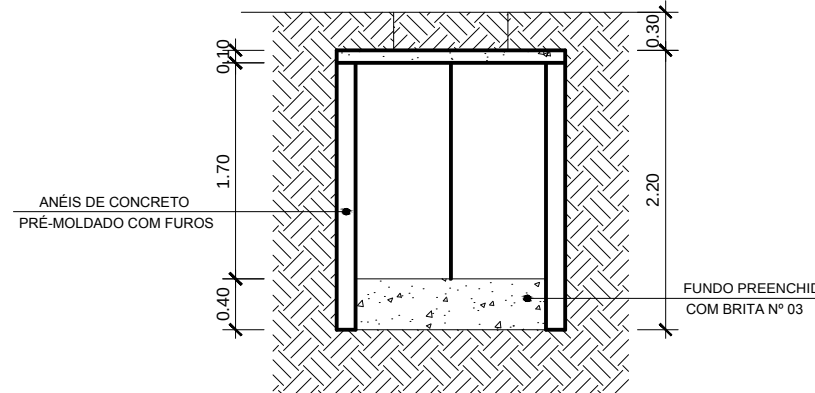


Arquitetura
CORTE - GH - Sumidouro
Cotas em metro. Escala 1/50

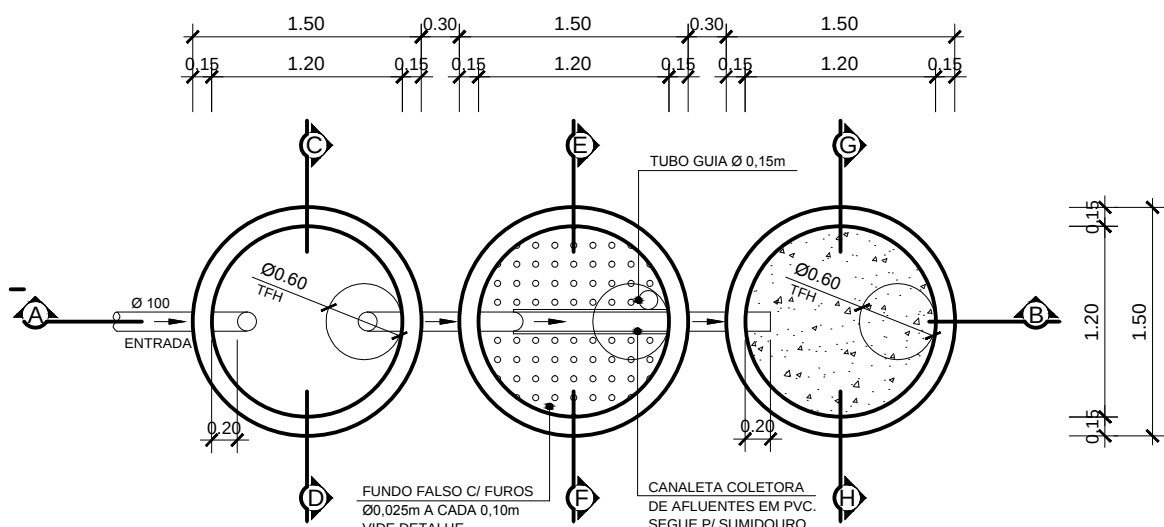


Arquitetura
DETALHE 02 - Fossa, Filtro e Sumidouro
Cotas em metro. Escala 1/50

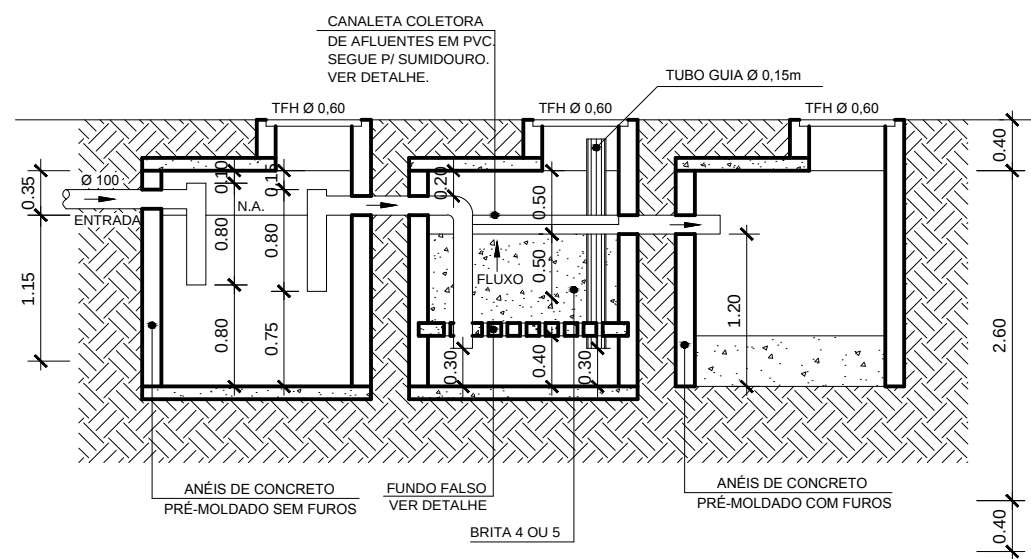

Arquitetura
CORTE - AB - Fossa, Filtro e Sumidouro
Cotas em metro. Escala 1/50

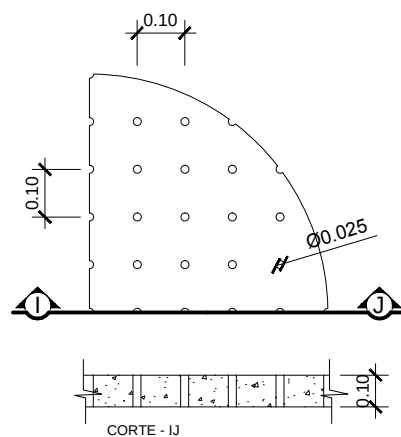

Arquitetura
DETALHE - Fundo Falso
Cotas em metro.

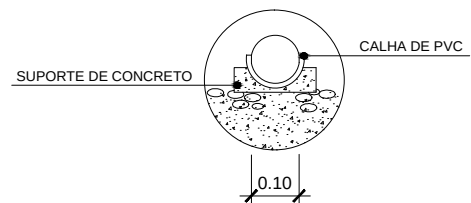

Arquitetura
DETALHE - Canaleta
Cotas em metro.

PREFEITURA MUNICIPAL DE VARGEM ALTA ESTADO DO ESPÍRITO SANTO			
TÍTULO			
PROJETO DE DETALHAMENTO DOS VESTIÁRIOS NO CAMPO DE FUTEBOL DE CAPIVARA			
PROJETO			
PROJETO HIDRO-SANITÁRIO			
ESCALA	INDICADA	DATA	DESENHO
		JANEIRO/2018	-
PRIMEIRA			
05/05			
PREFEITO MUNICIPAL			
JOÃO CHRISÓSTOMO ALTOÉ			
RESP. TÉCNICO			
GERALDO BRUNORO ESTEVES CREAES - 033738/D			