

 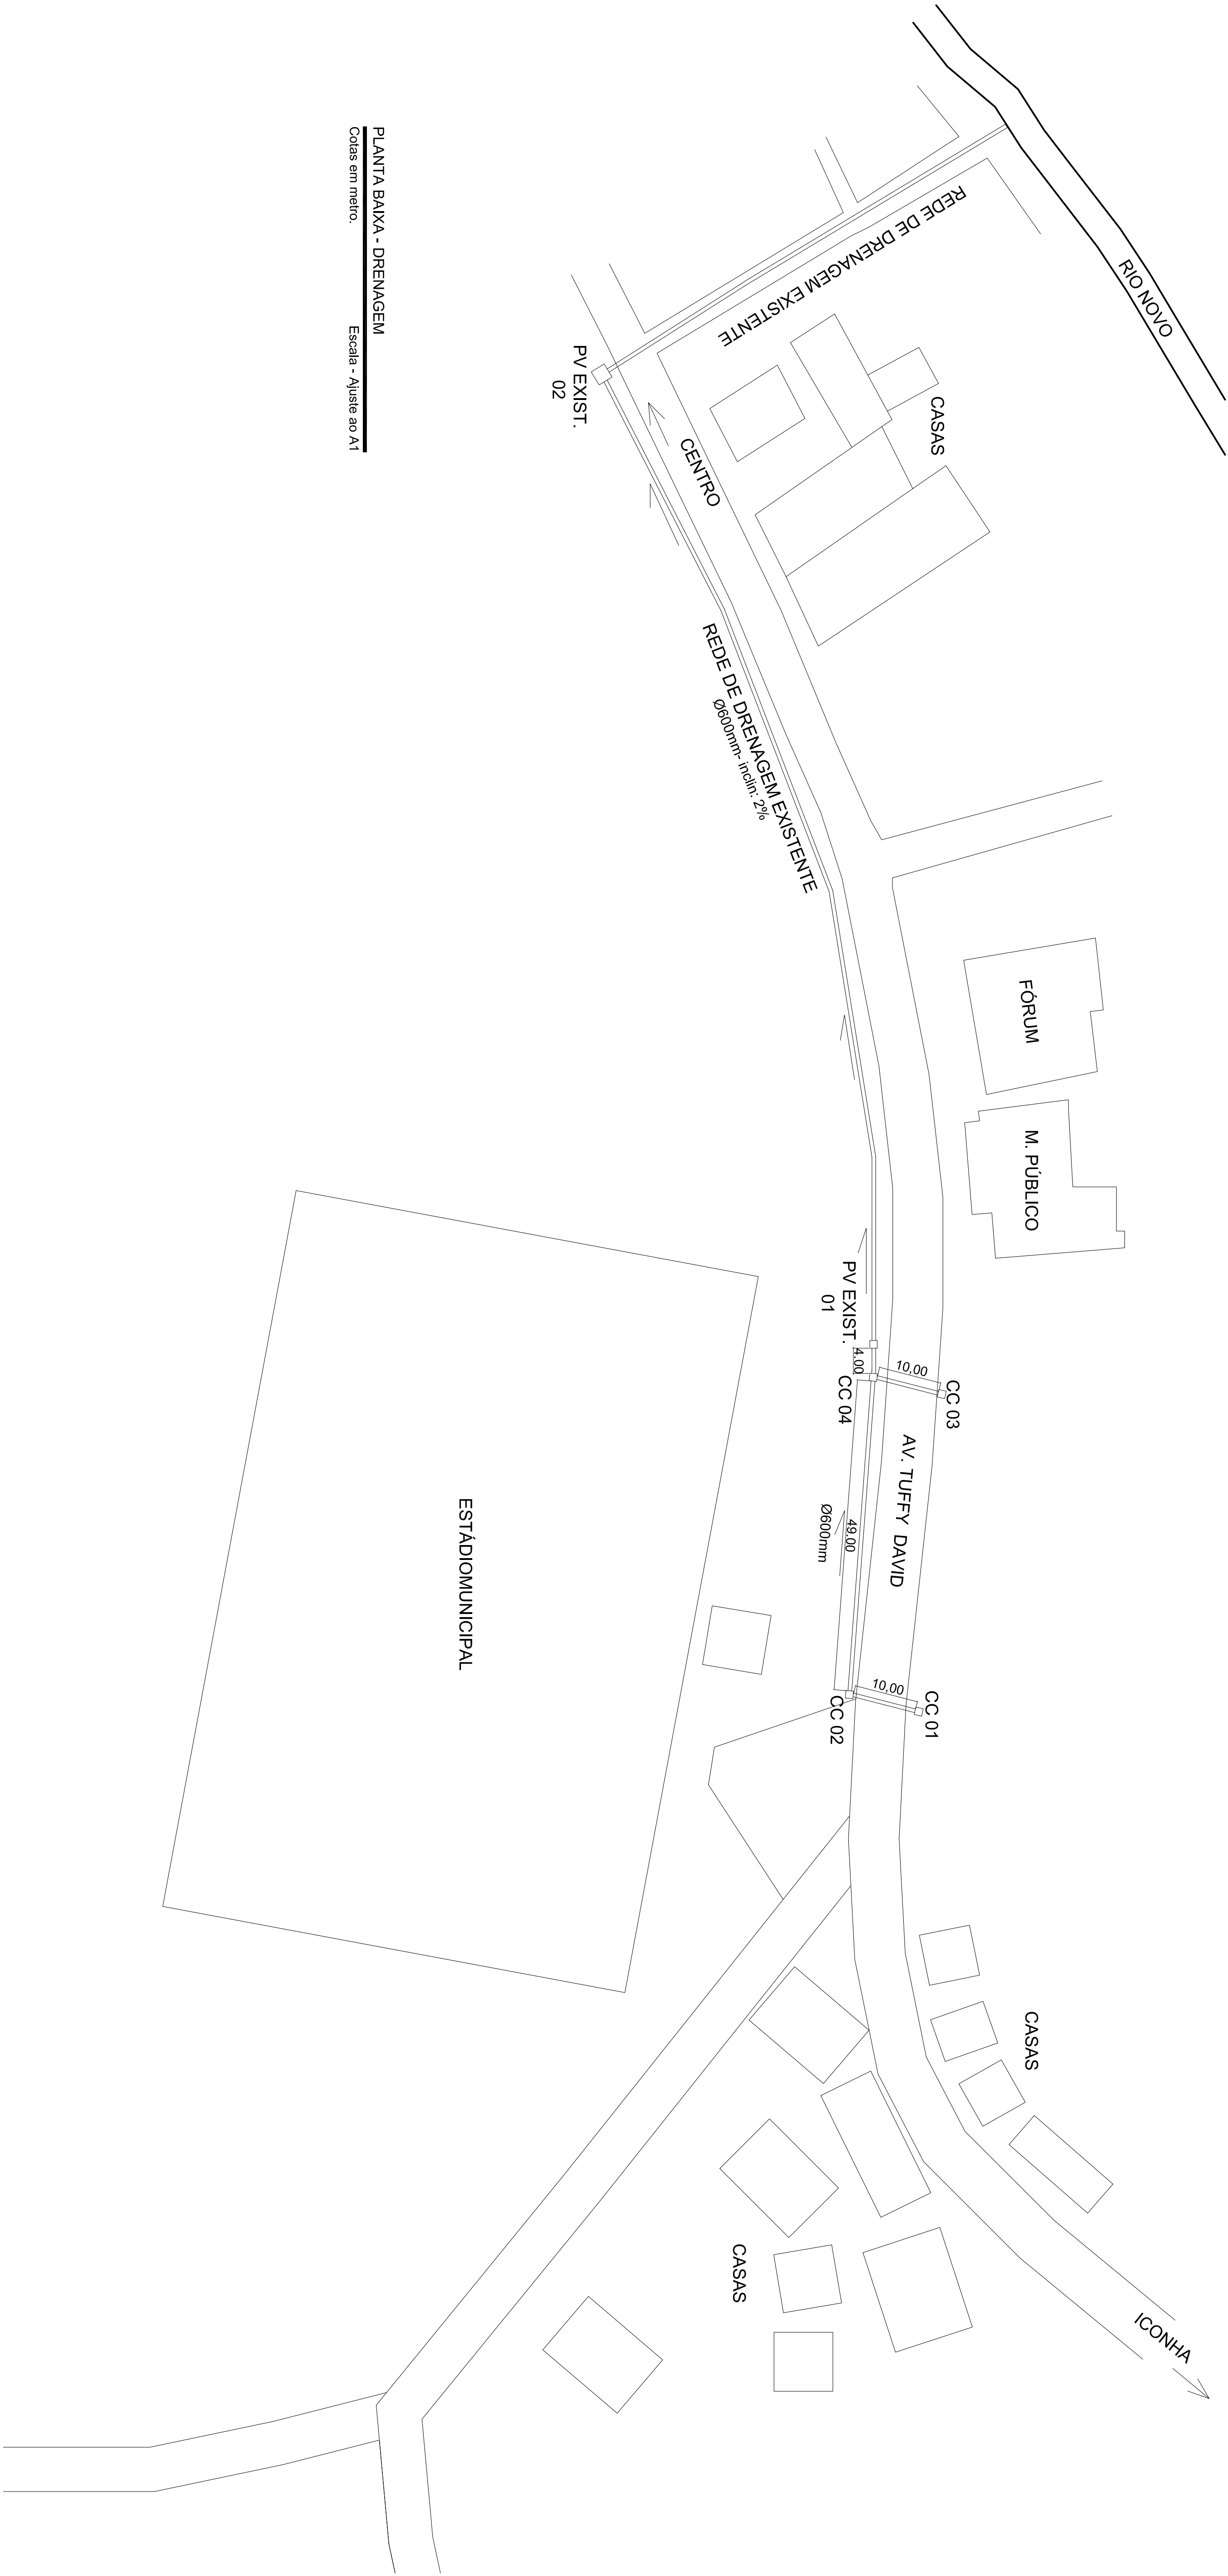
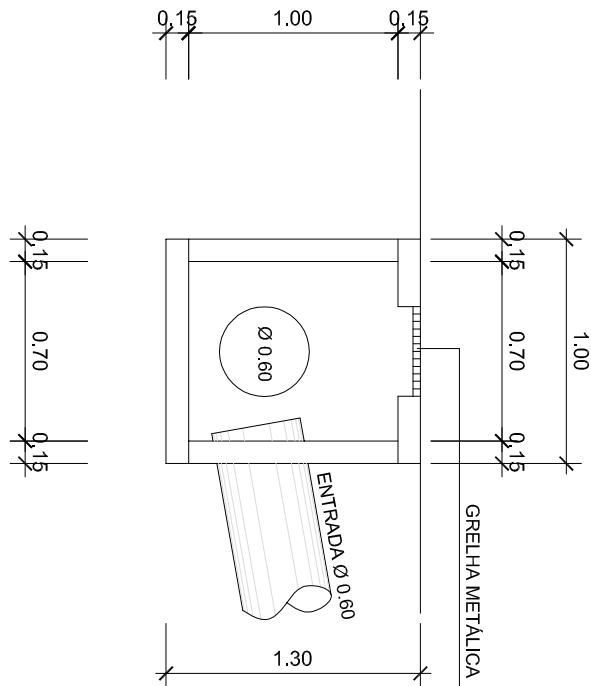




PLANTA BAIXA - DRENAGEM

Cotas em metro.

Escala - Ajuste ao A1

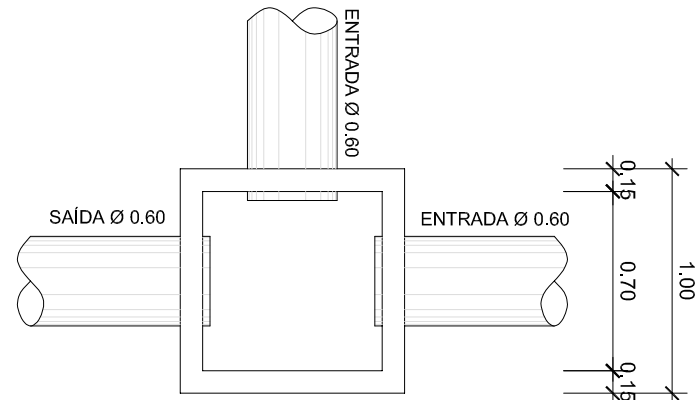

CAIXA DE PASSAGEM- POÇO DE VISITA

Cotas em metro.

Escala - 1/50



SÓLIDA

Consultoria, Engenharia e Serviços

Inscrição no Estado nº 001.114.114/11.000.000-0001, inscrita no CNPJ nº 07.731.000/0001-07, inscrita no MEI nº 07.731.000/0001-07

CONTEÚDO:

PLANTA BAIXA
PLANTA BAIXA DE CAIXAS DE PASSAGEM
CÓRTE DE CAIXAS DE PASSAGEM



PREFEITURA MUNICIPAL DE VARGEM ALTA

ESTADO DO ESPÍRITO SANTO

TÍTULO

PROJETO PARA COMPLEMENTAÇÃO DE REDE DE DRENAGEM DA AVENIDA TUFFY DAVID - VARGEM ALTA - ES.

PROJETO	PROJETO DE DRENAGEM	REVISÃO
ESCALA	INDICADA	DATA
PREFEITO MUNICIPAL	JANEIRO/2019	DESENHO IAN BISMARK
RESP. TÉCNICO	JOÃO CRISÓSTOMO ALTOÉ	FRANCIJA 01/01

GERALDO BRUNO ESTEES

ENGENHEIRO CIVIL E ELETRICISTA

A1