

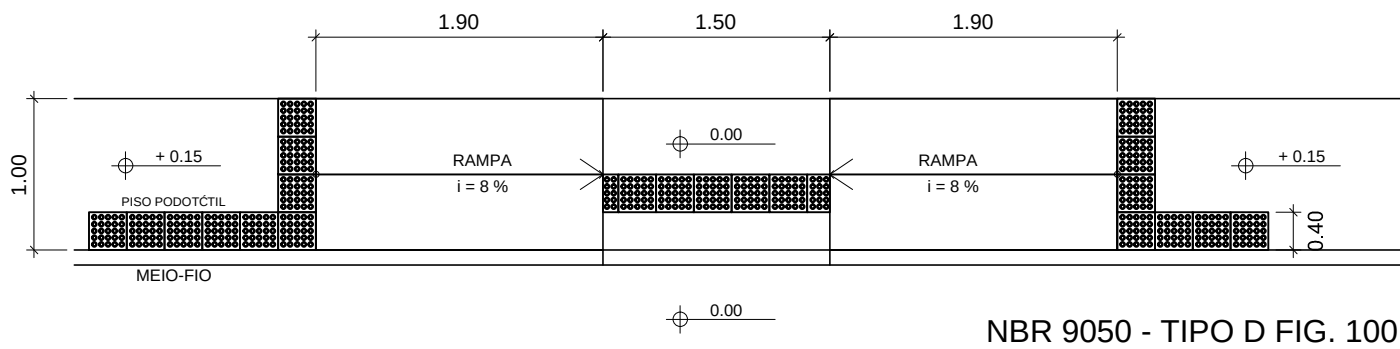
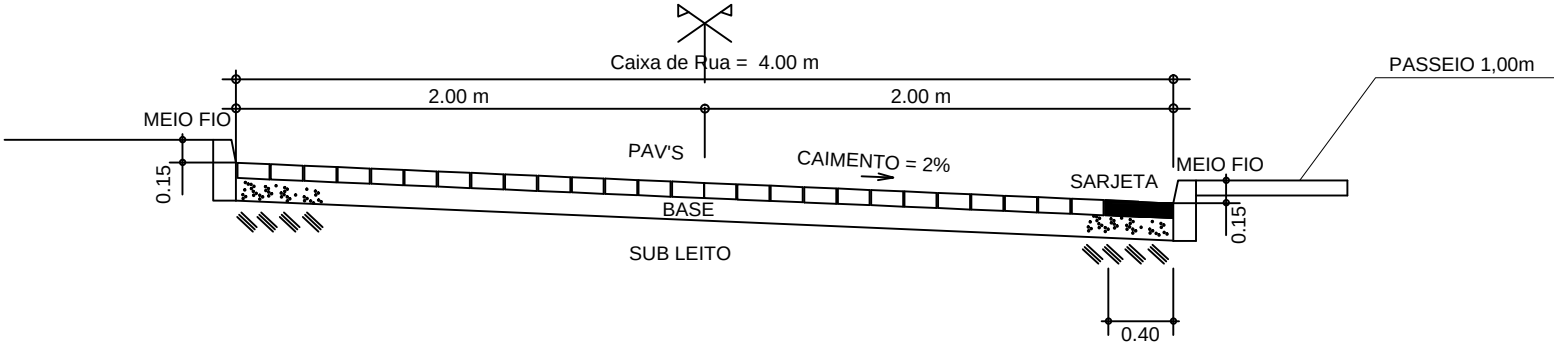


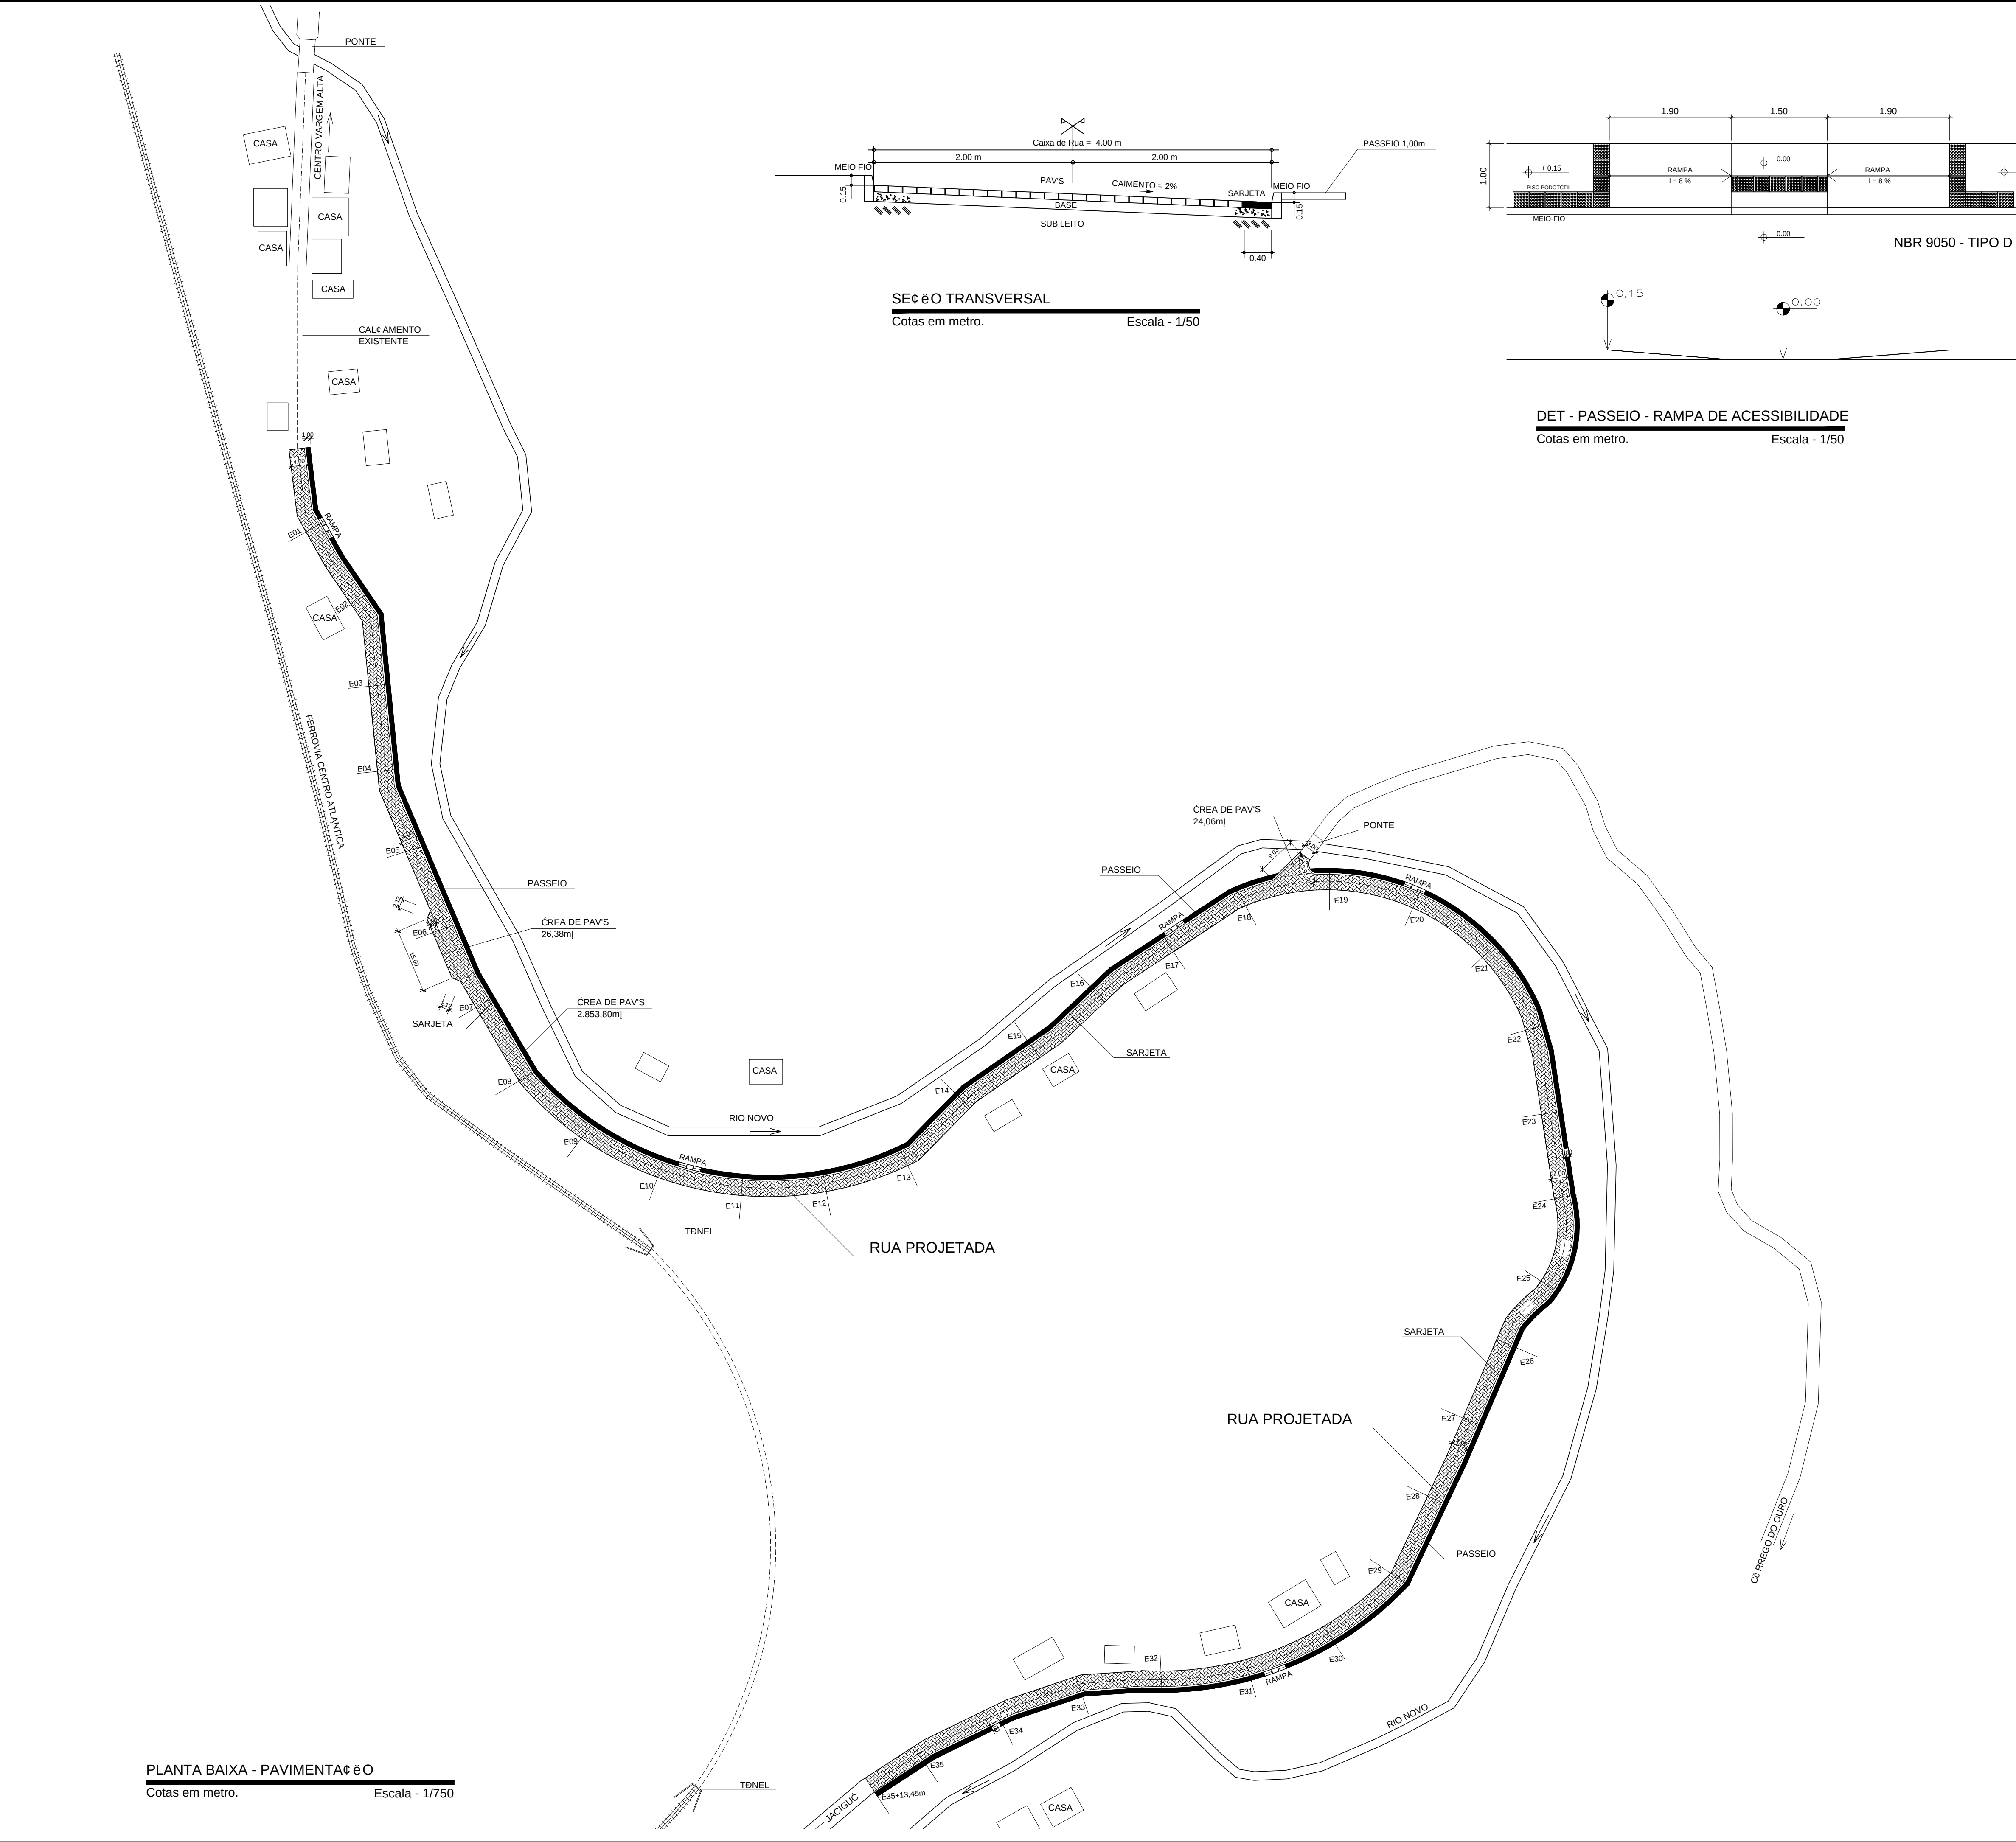

QUADRO DE CREAS	
CREA TOTAL DE PAV'S.....	2.904,24m
TOTAL DE MEIO FIO.....	1.423,31m
CREA TOTAL DE PASSEIO.....	708,50m

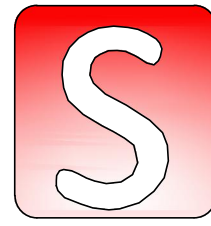

SÓLIDA
Consultoria, Engenharia e Serviços
Endereço: Av. Getúlio Vargas, nº 1170, Sala 01, Centro, Alfredo Chaves - ES, CEP 29.340-000. Tel: (27) 3509-1889 / (27) 9989-4816. E-mail: cs.solda@gmail.com

CONTEDDO:
PLANTA BAIXA - PAVIMENTAÇÃO
DET. PASSEIO - RAMPA DE ACESSIBILIDADE
SEÇÃO TRANSVERSAL







PREFEITURA MUNICIPAL DE VARGEM ALTA
ESTADO DO ESPÍRITO SANTO

TÍTULO PROJETO PARA PAVIMENTAÇÃO E DRENAGEM PLUVIAL NA RUA PROJETA, QUE LIGA VARGEM ALTA A JACIGUC - VARGEM ALTA - ES.

PROJETO	DATA	DESENHO	PRANCHA
PROJETO DE PAVIMENTAÇÃO	FEVEREIRO/2019	GERALDO DALLECRODE	01/03
PREFEITO MUNICIPAL	JOÃO CHRIS STOMO ALTOE		
RESP. TÉCNICO	GERALDO BRUNORO ESTEVES ENGENHEIRO CIVIL E ELETROTÉCNICO - CREA ES 33738/D		

A1

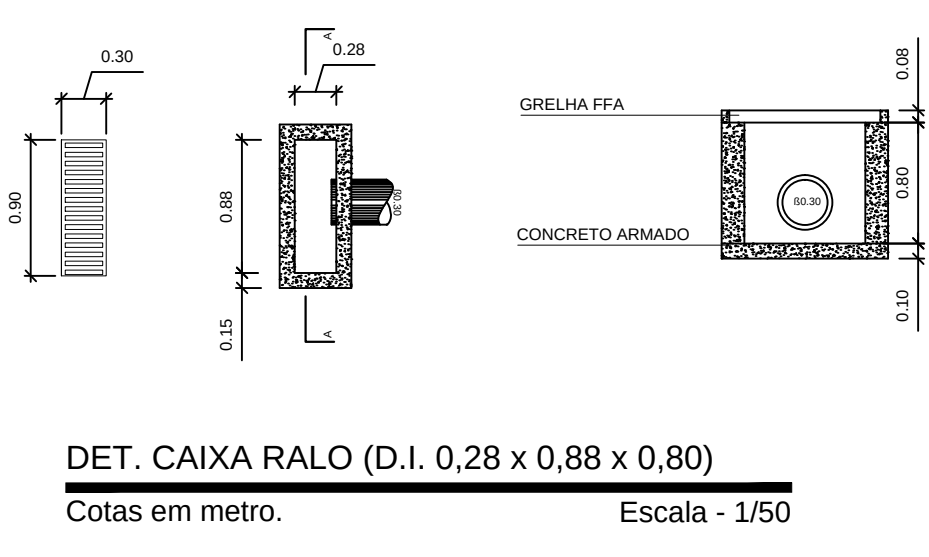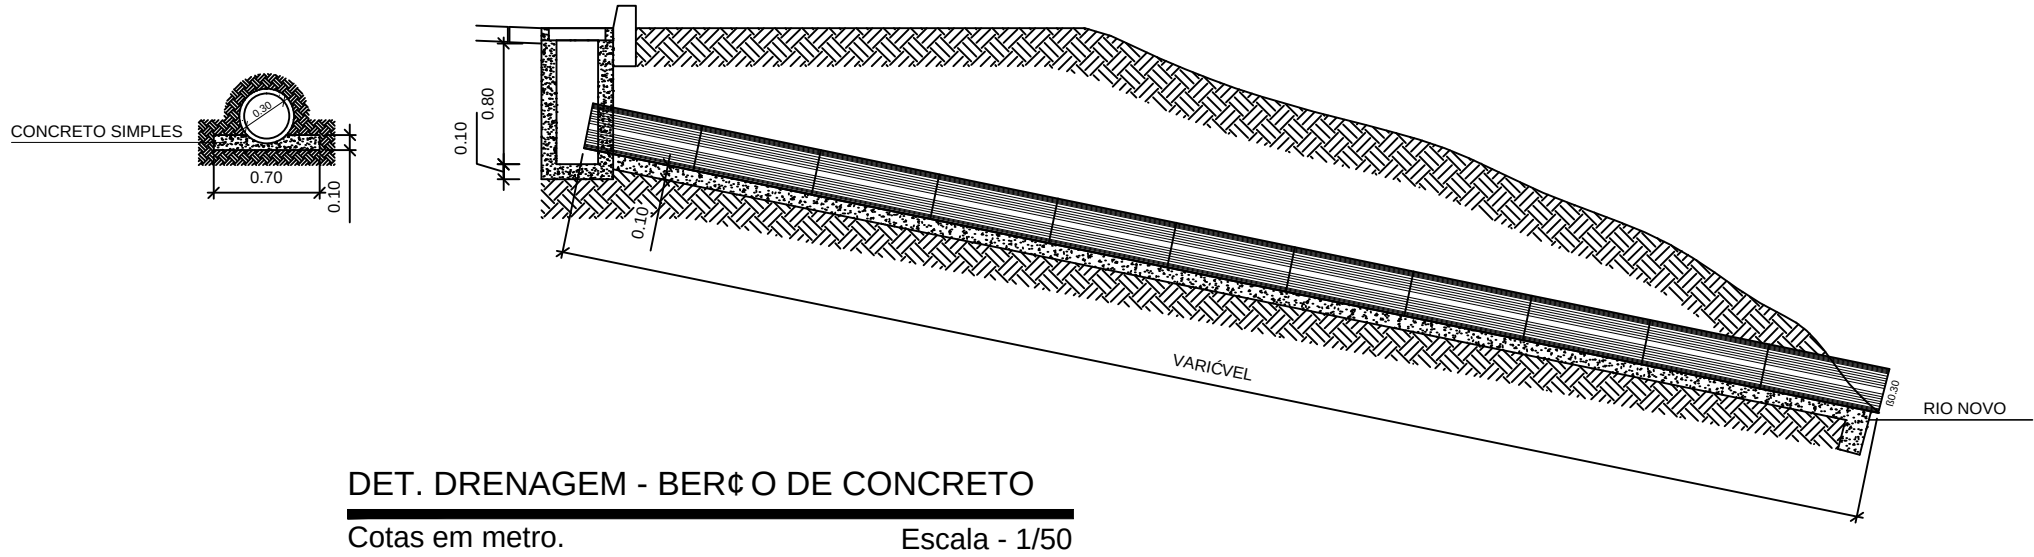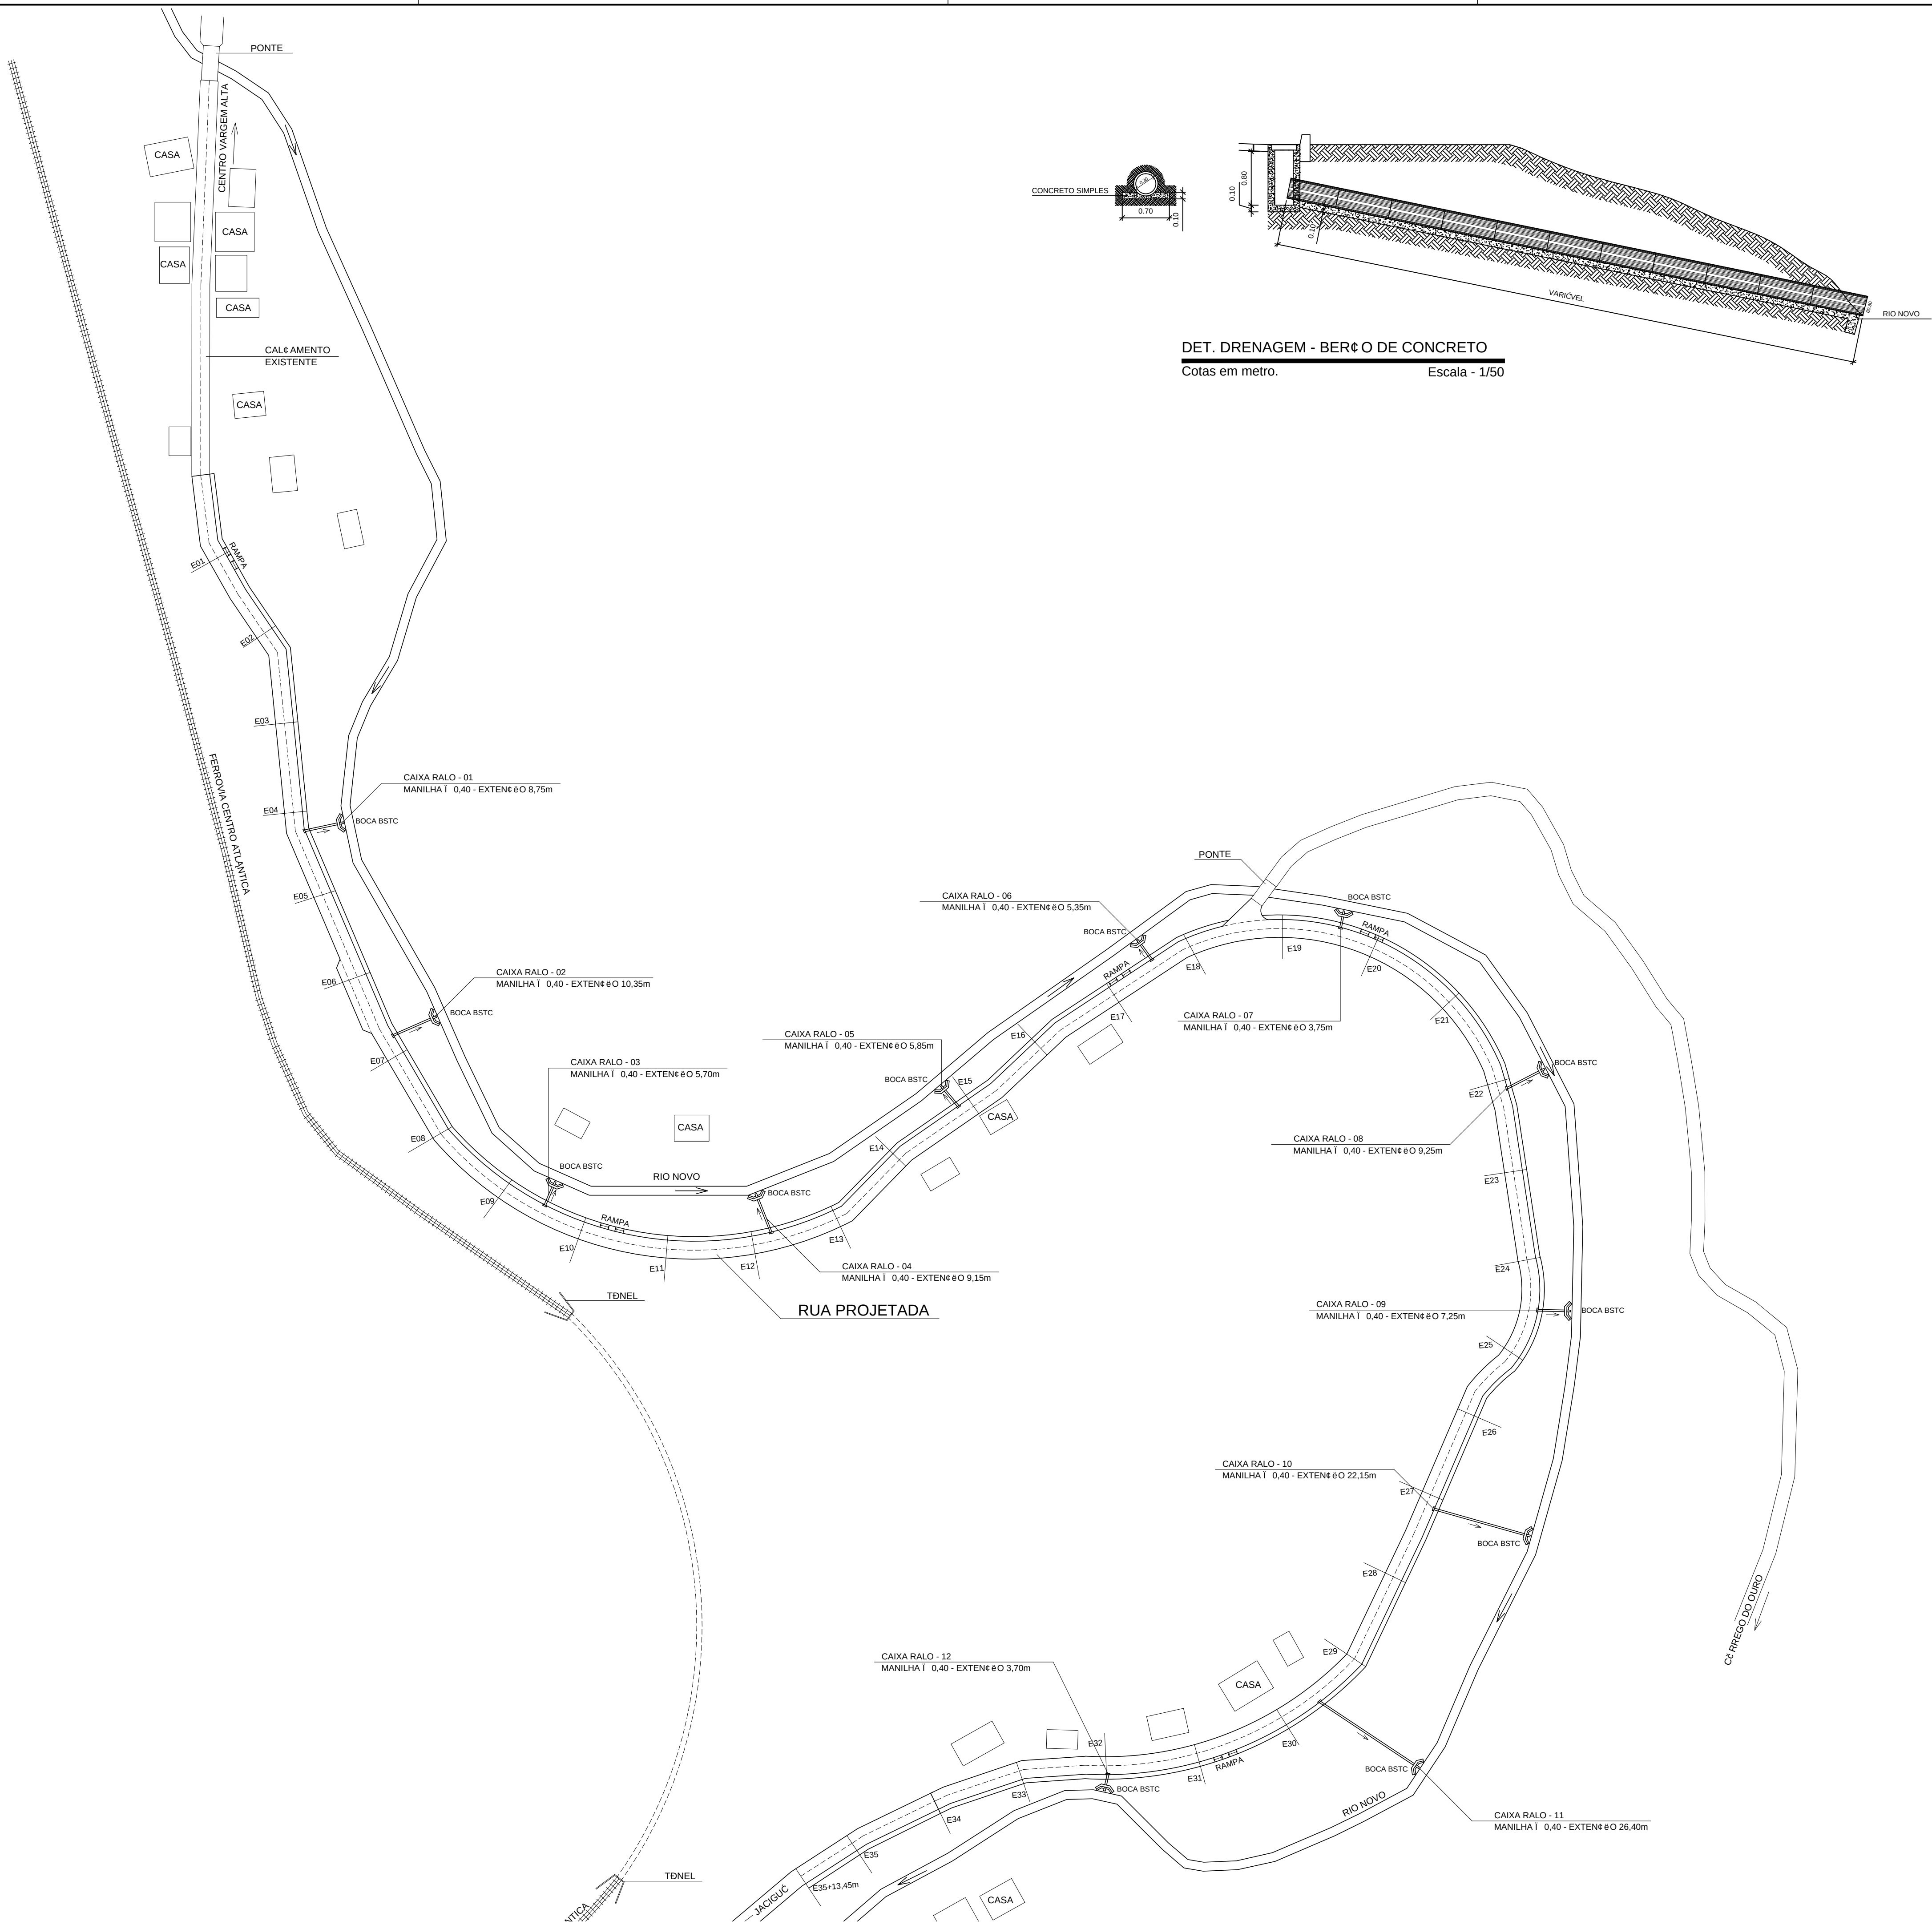

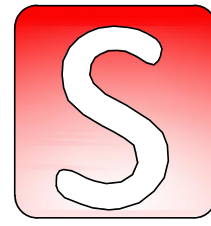

SÓLIDA
Consultoria, Engenharia e Serviços
Endereço: Av. Getúlio Vargas, nº 1170, Sala 01, Centro, Alfredo Chaves-ES, CEP 29.340-000 Tel: (27) 3269-1889 / (27) 99889-4816 E-mail: cs.solid@gmail.com

CONTEDDO:
PLANTA BAIXA - DRENAGEM
DET. DRENAGEM - BERTÃO DE CONCRETO
DET. CAIXA RALO





PREFEITURA MUNICIPAL DE VARGEM ALTA
ESTADO DO ESPÍRITO SANTO

TÍTULO PROJETO PARA PAVIMENTAÇÃO E DRENAGEM PLUVIAL NA RUA PROJETADA, QUE LIGA VARGEM ALTA A JACIGUÇ - VARGEM ALTA - ES.


PROJETO	REVISÃO		
PROJETO DE DRENAGEM PLUVIAL	00	DE: 05/02/2019	POR: GERALDO
ESCALA INDICADA	DATA	DESENHO	PRANCHA
FEVEREIRO/2019	GERALDO DALLECRODE	02/03	
PREFEITO MUNICIPAL			
JOÃO CHRISÓSTOMO ALTOE			
RESP. TÉCNICO			
GERALDO BRUNO ROESTES			
ENGENHEIRO CIVIL E ELETROTÉCNICO - CREA ES 33738/D			

A1

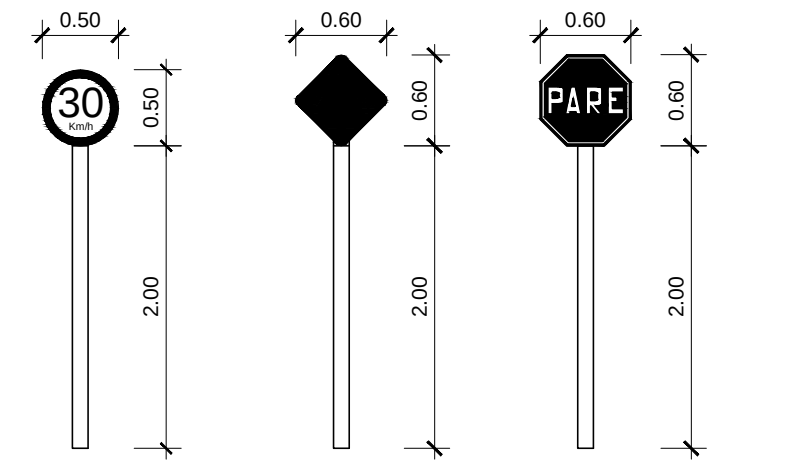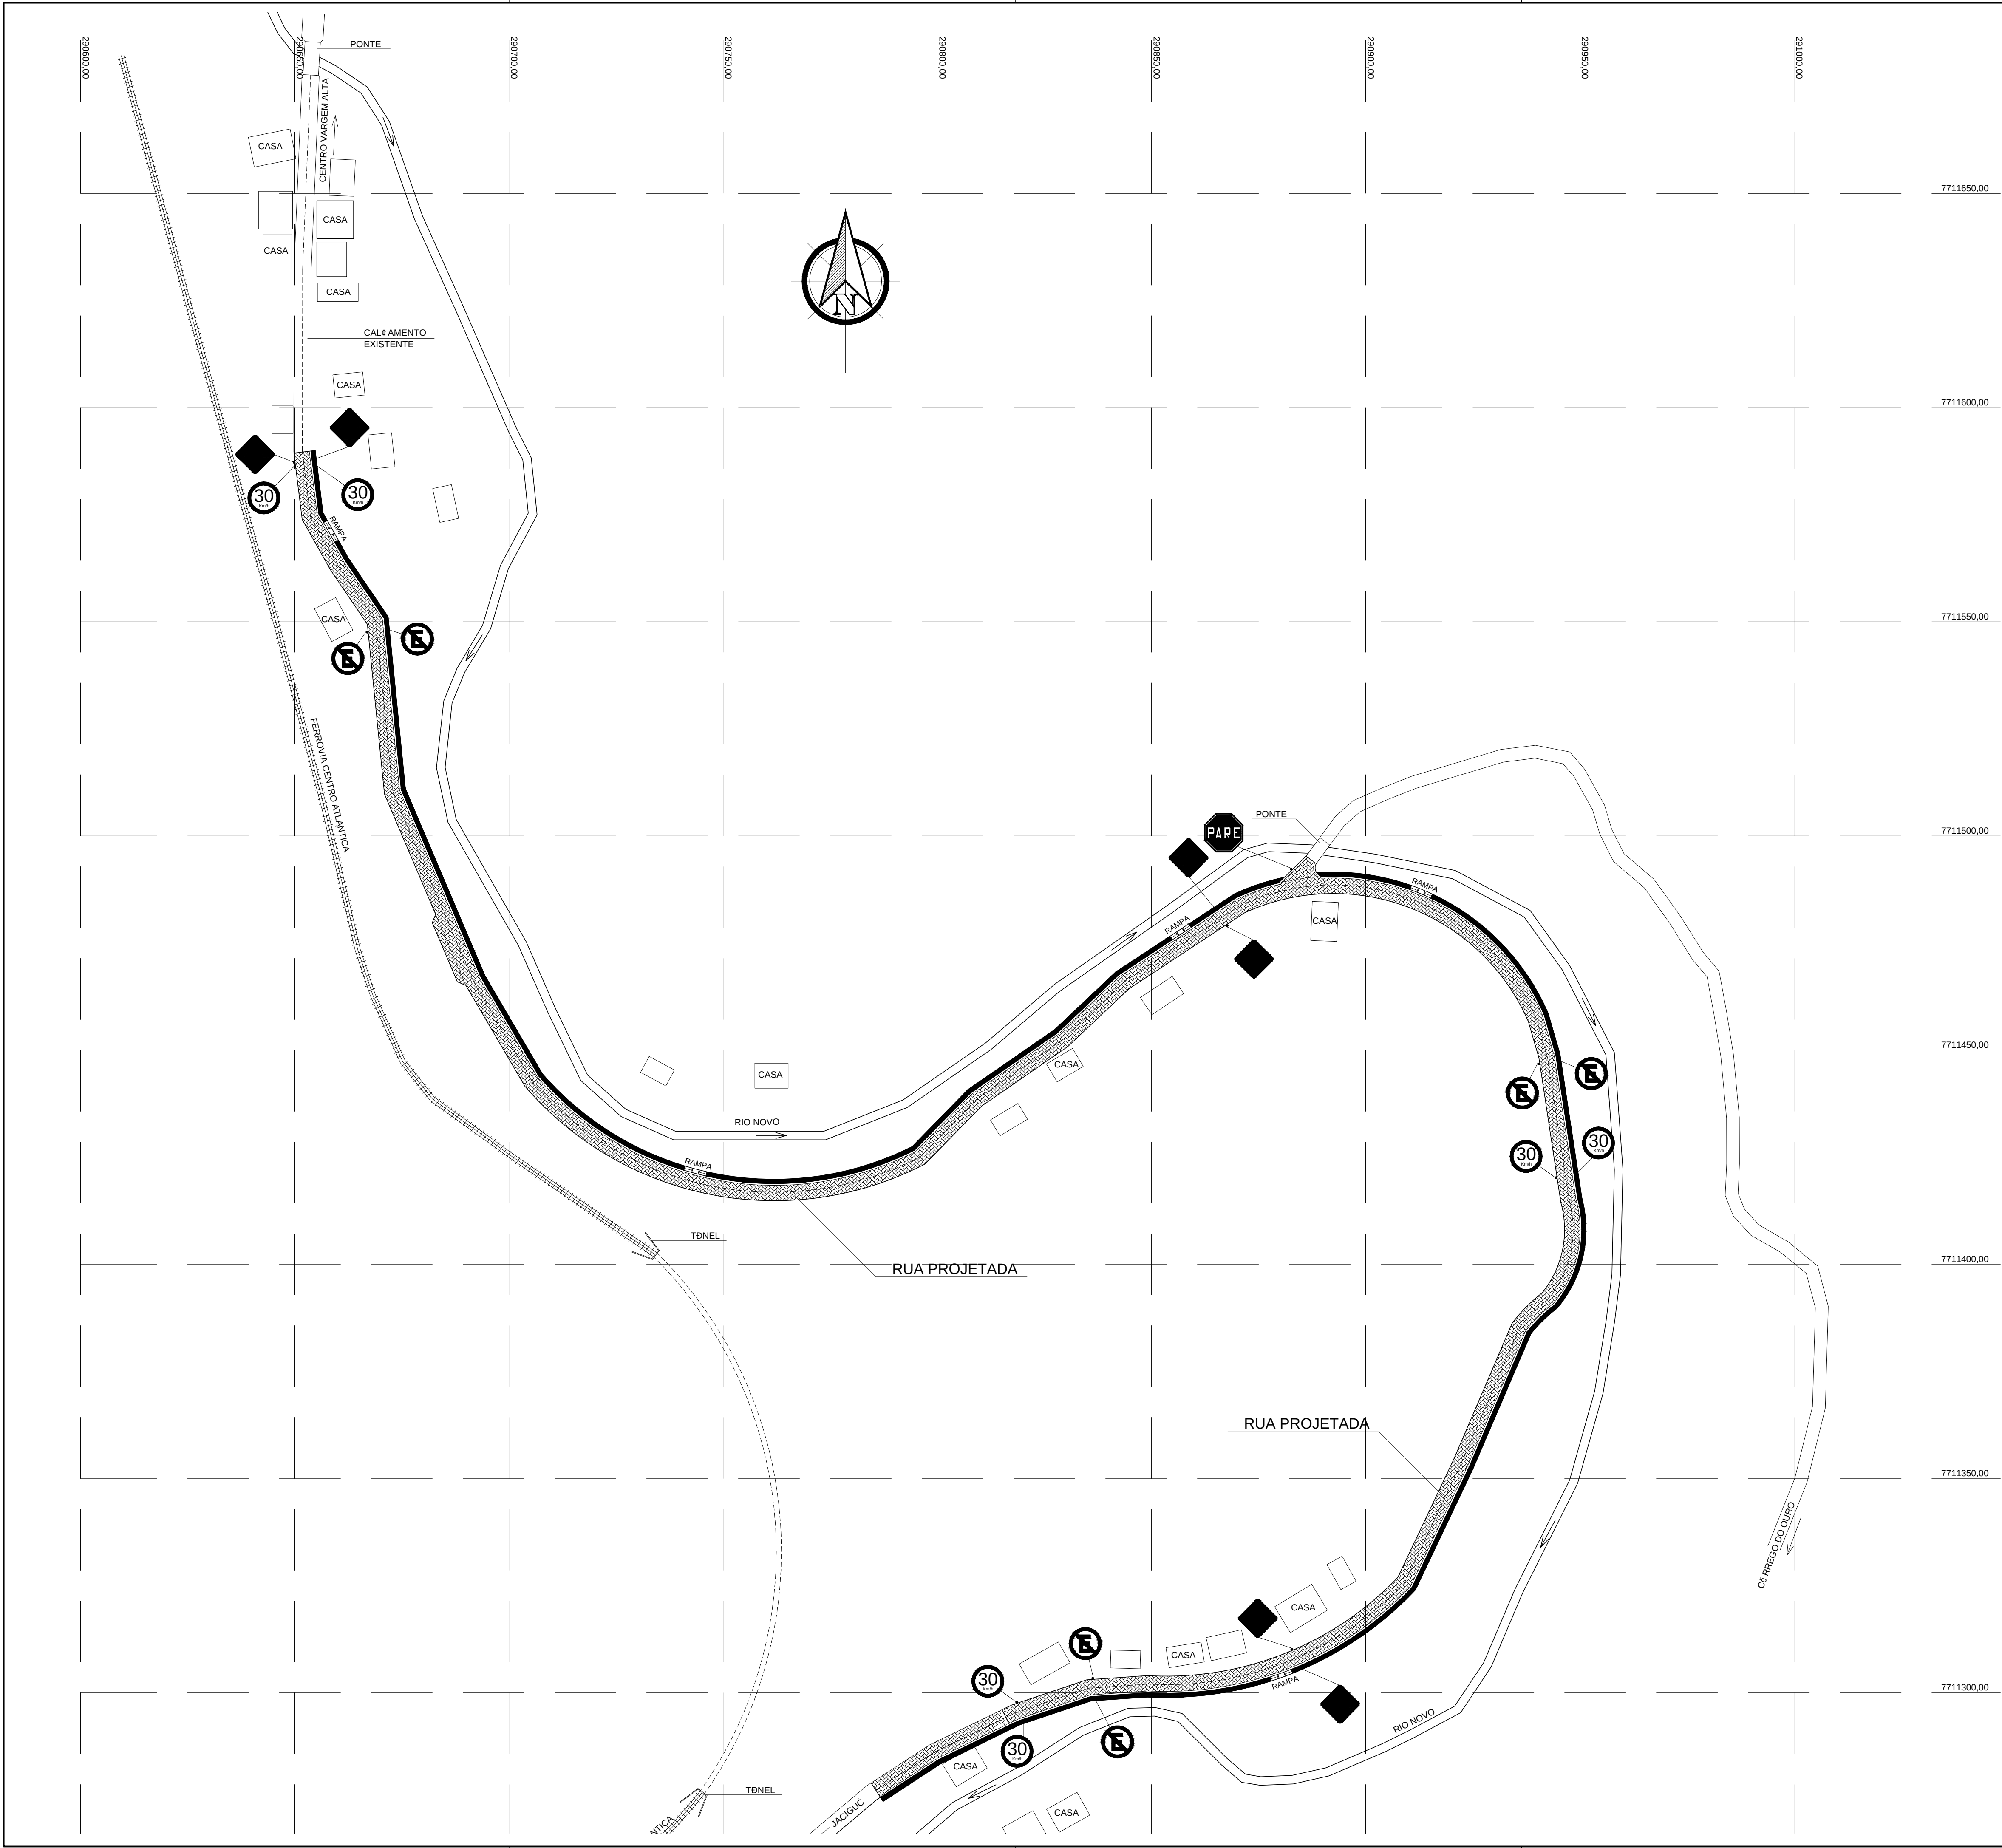

DETALHE - PLACAS
Cotas em metro. Escala - 1/50

◆	VIA COM PASSAGEM DE PEDESTRES
PARA	PARADA OBRIGATÓRIA
20	VELOCIDADE MÁXIMA DA VIA 20km/h
30	VELOCIDADE MÁXIMA DA VIA 30km/h
40	VELOCIDADE MÁXIMA DA VIA 40km/h
ⓔ	PROIBIDO ESTACIONAR AO LONGO DA VIA

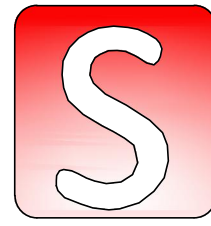

SÓLIDA
Consultoria, Engenharia e Serviços
Endereço: Av. Getúlio Vargas, nº 1170, Sala 01, Centro, Alfredo
Chaves-ES, CEP 29.240-000 Tel: (17) 3509-1889 / (17) 9989-4816
E-mail: cs.solda@gmail.com

CONTEDDO:
PLANTA BAIXA - SINALIZAç e O VÍCRIA
DETALHE PLACAS



PREFEITURA MUNICIPAL DE VARGEM ALTA
ESTADO DO ESPÍRITO SANTO

TÍTULO PROJETO PARA PAVIMENTAç e O E DRENAGEM PLUVIAL NA
RUA PROJETADA, QUE LIGA VARGEM ALTA A JACIGUÇ -
VARGEM ALTA - ES.

PROJETO
PROJETO DE SINALIZAç e O VÍCRIA

REVISÃO
00 DE: 05/02/2019 POR: GERALDO

ESCALA
INDICADA

DATA
FEVEREIRO/2019

DESENHO
GERALDO DALLECRODE

PRANCHA
03/03

PREFEITO MUNICIPAL

JOão CHRISç STOMO ALTOE

RESP. TÉCNICO

GERALDO BRUNORO ESTEVES
ENGENHEIRO CIVIL E ELETROTÉCNICO - CREA ES 33738/D

A1