
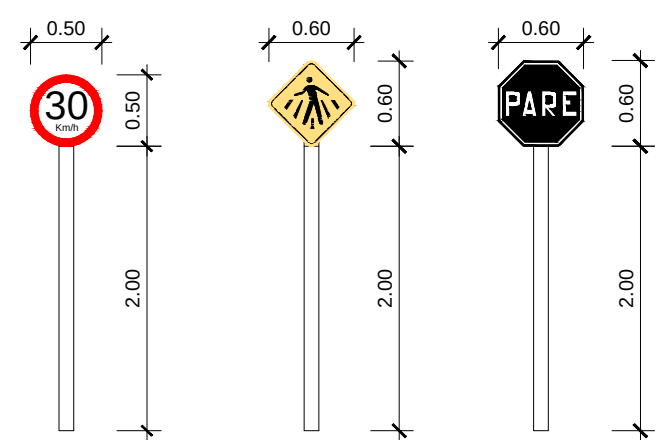


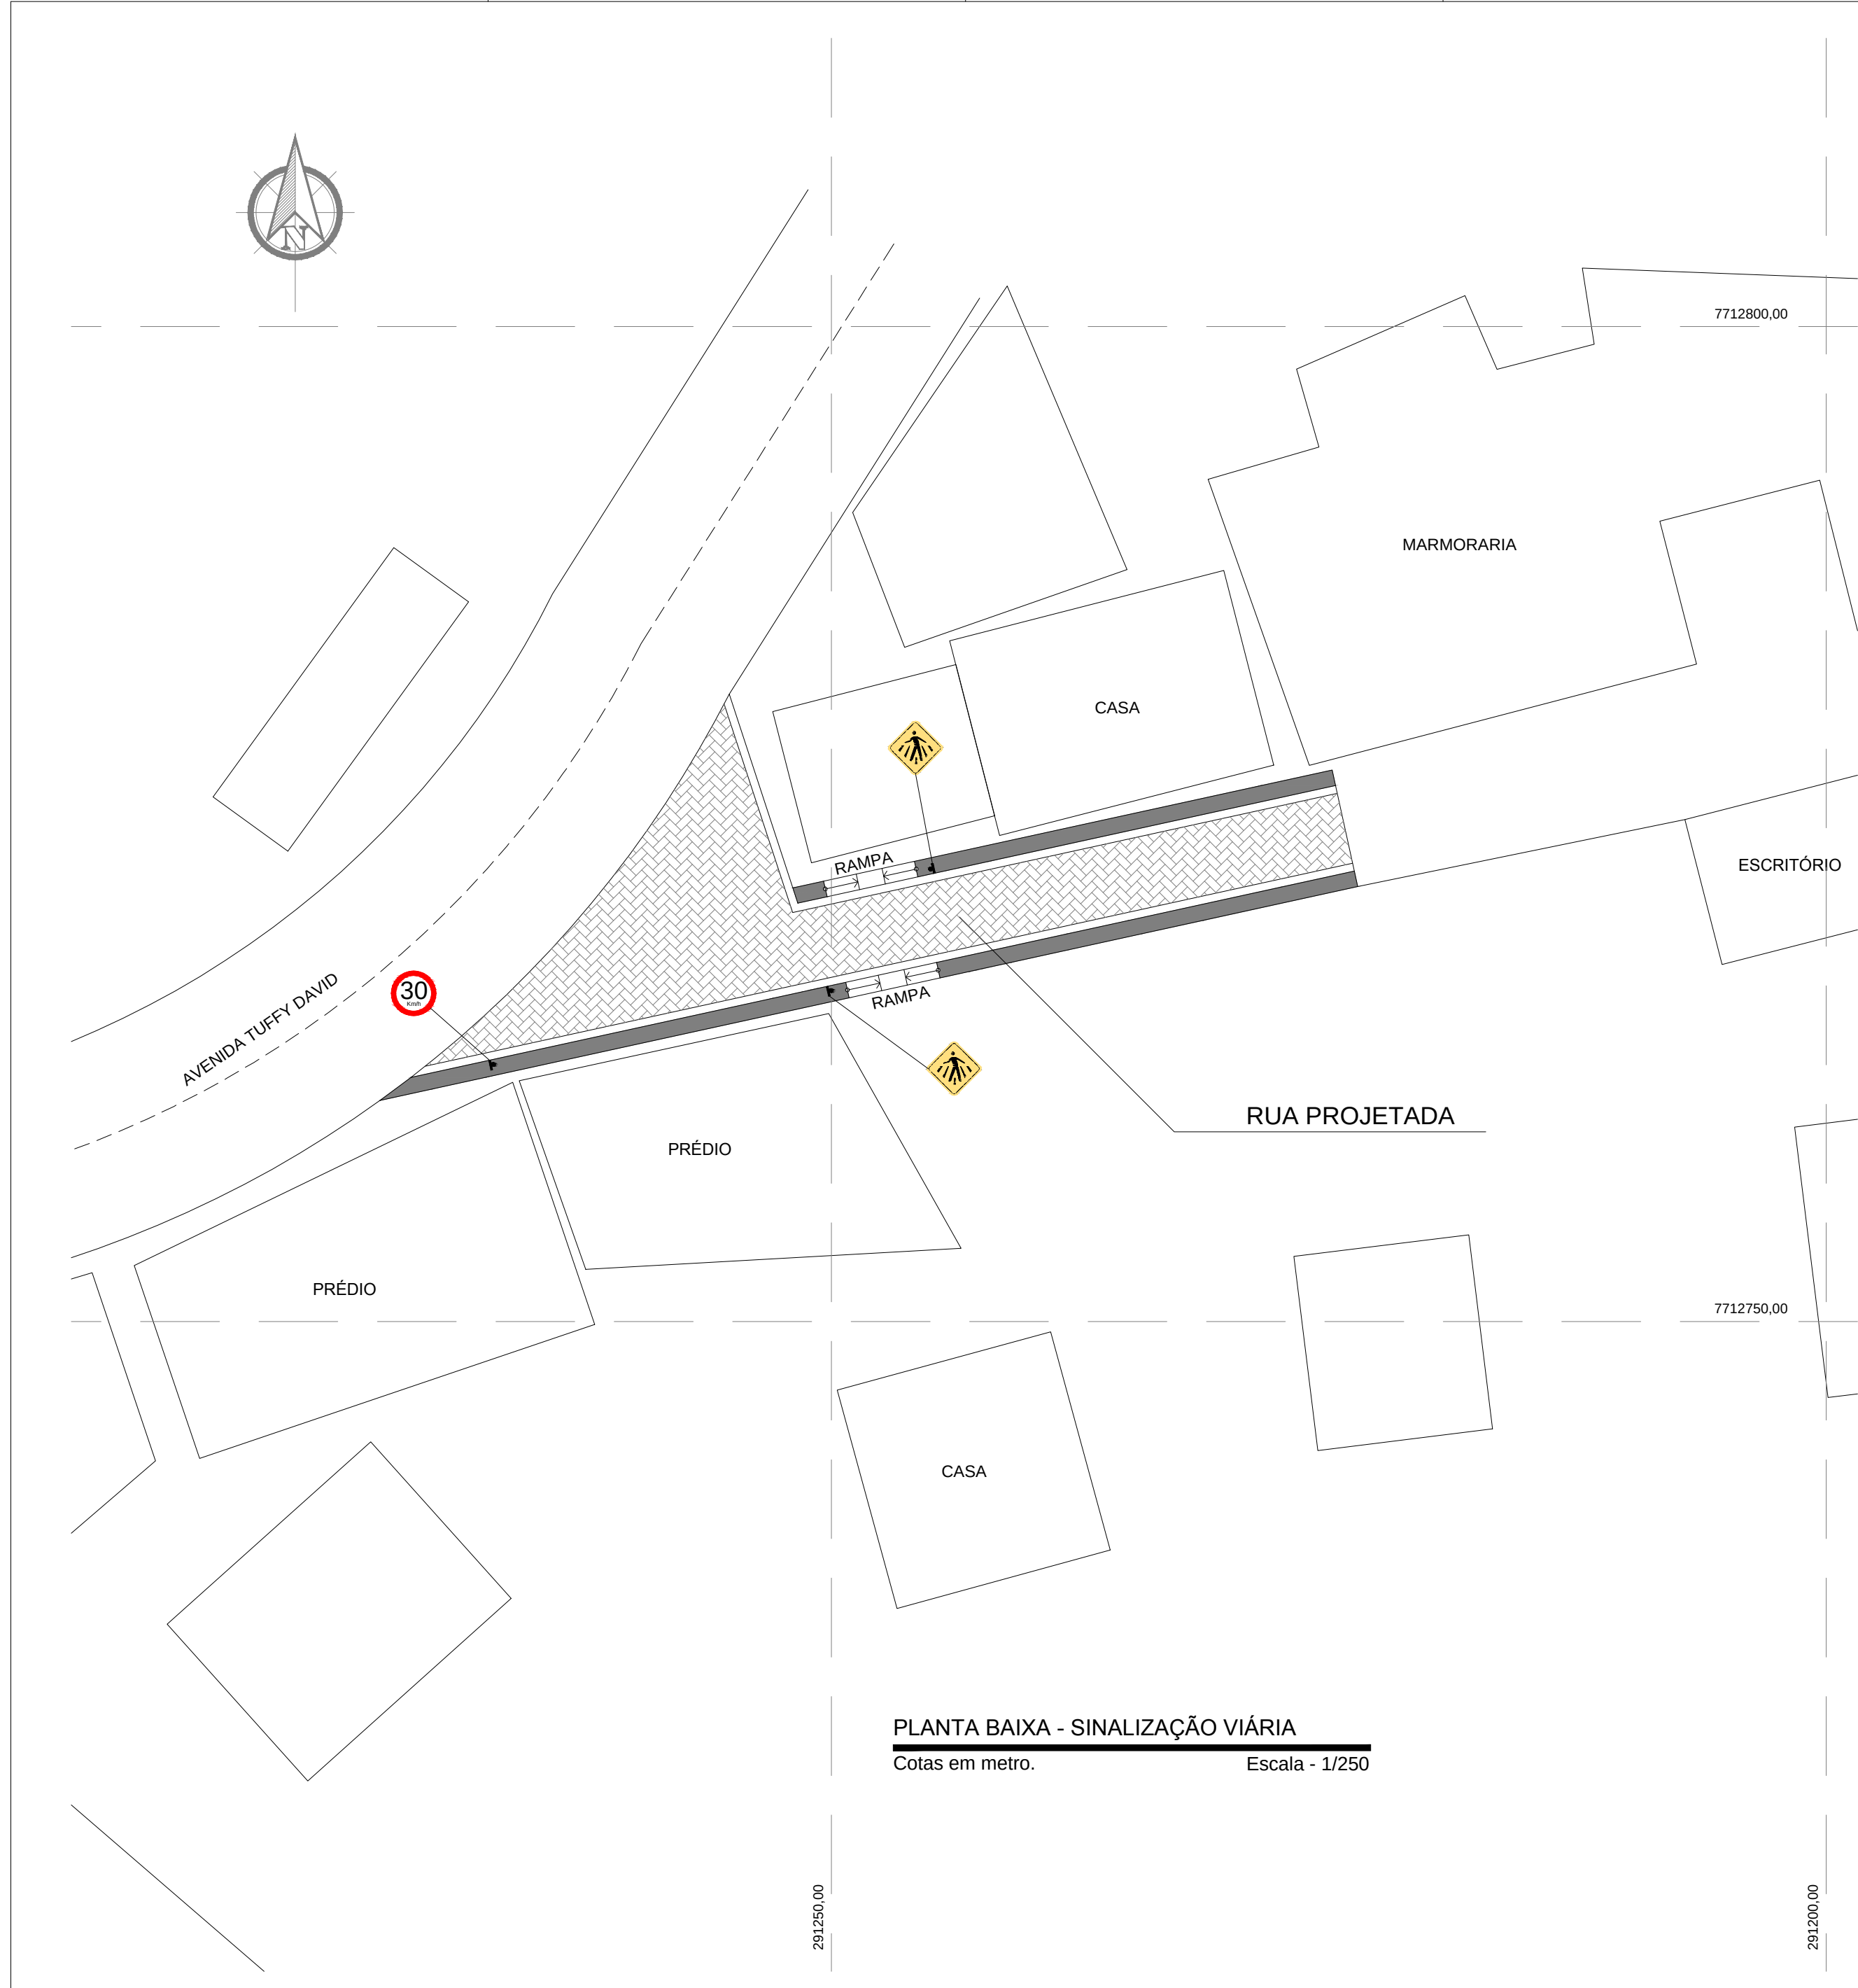

	VIA COM PASSAGEM DE PEDRESTRES
	PARADA OBRIGATÓRIA
	VELOCIDADE MAXIMA DA VIA 20km/h
	VELOCIDADE MAXIMA DA VIA 30km/h
	VELOCIDADE MAXIMA DA VIA 40km/h
	PROIBIDO ESTACIONAR AO LONGO DA VIA

QUADRO DE ÁREAS

ÁREA TOTAL DE CALÇAMENTO.....	226,93m²
ÁREA TOTAL DE MEIO FIO.....	89,10m
ÁREA TOTAL DE PASSEIO.....	140,47m²

CONTEÚDO:
PLANTA BAIXA - SINALIZAÇÃO VIÁRIA
DETALHE PLACAS

PREFEITURA MUNICIPAL DE VARGEM ALTA
ESTADO DO ESPÍRITO SANTO

TÍTULO

PROJETO PARA PAVIMENTAÇÃO DE RUA SEM SAÍDA, PRÓXIMO AO ESTÁDIO MUNICIPAL, CENTRO - VARGEM ALTA - ES.

PROJETO

REVISÃO

00 DE: 05/02/2019 POR: GERALDO

PROJETO DE SINALIZAÇÃO VIÁRIA

ESCALA INDICADA

DATA

FEVEREIRO/2019

DESENHO

GERALDO DALLECRODE

PRANCHA

02/02


PREFEITO MUNICIPAL

JOÃO CHRISÓSTOMO ALTOÉ


RESP. TÉCNICO

GERALDO BRUNORO ESTEVES
ENGENHEIRO CIVIL E ELETROTÉCNICO - CREA ES 33738/D


A2

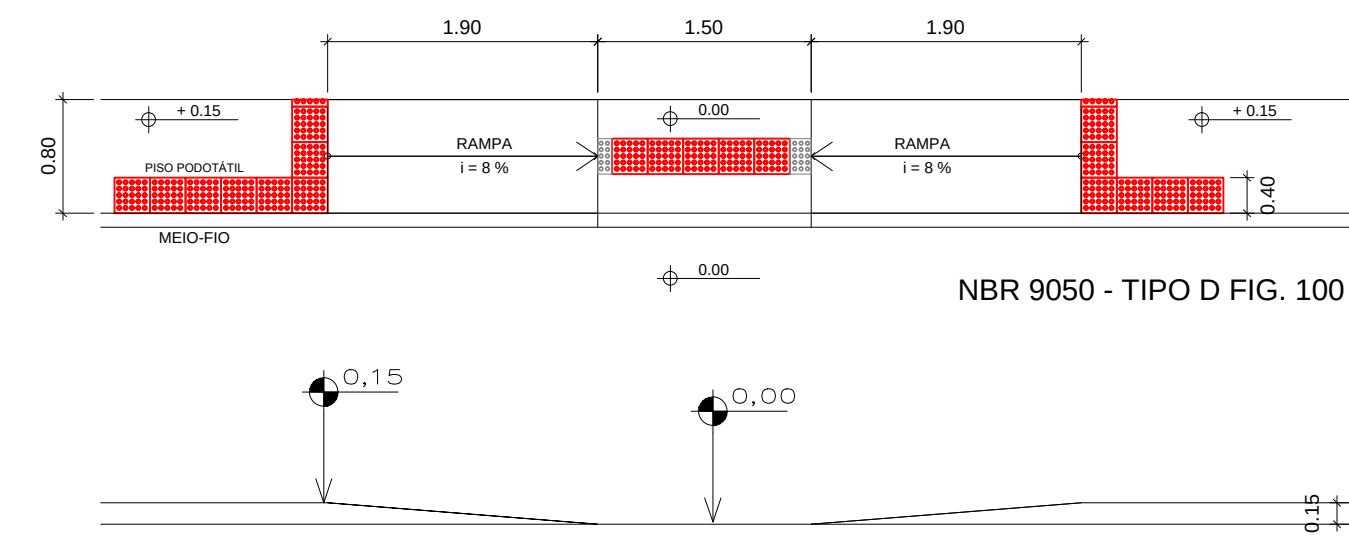

DET - PASSEIO - RAMPA DE ACESSIBILIDADE
Cotas em metro. Escala - 1/50

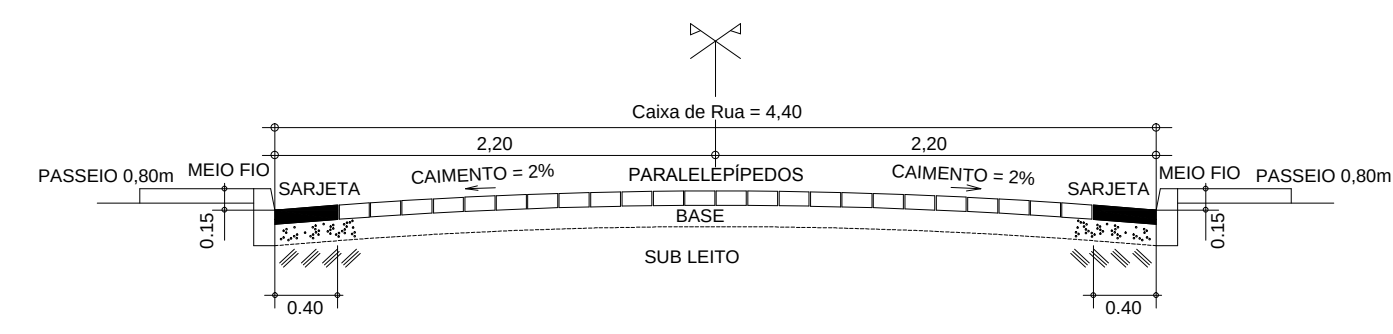

SEÇÃO TRANSVERSAL
Cotas em metro. Escala - 1/50

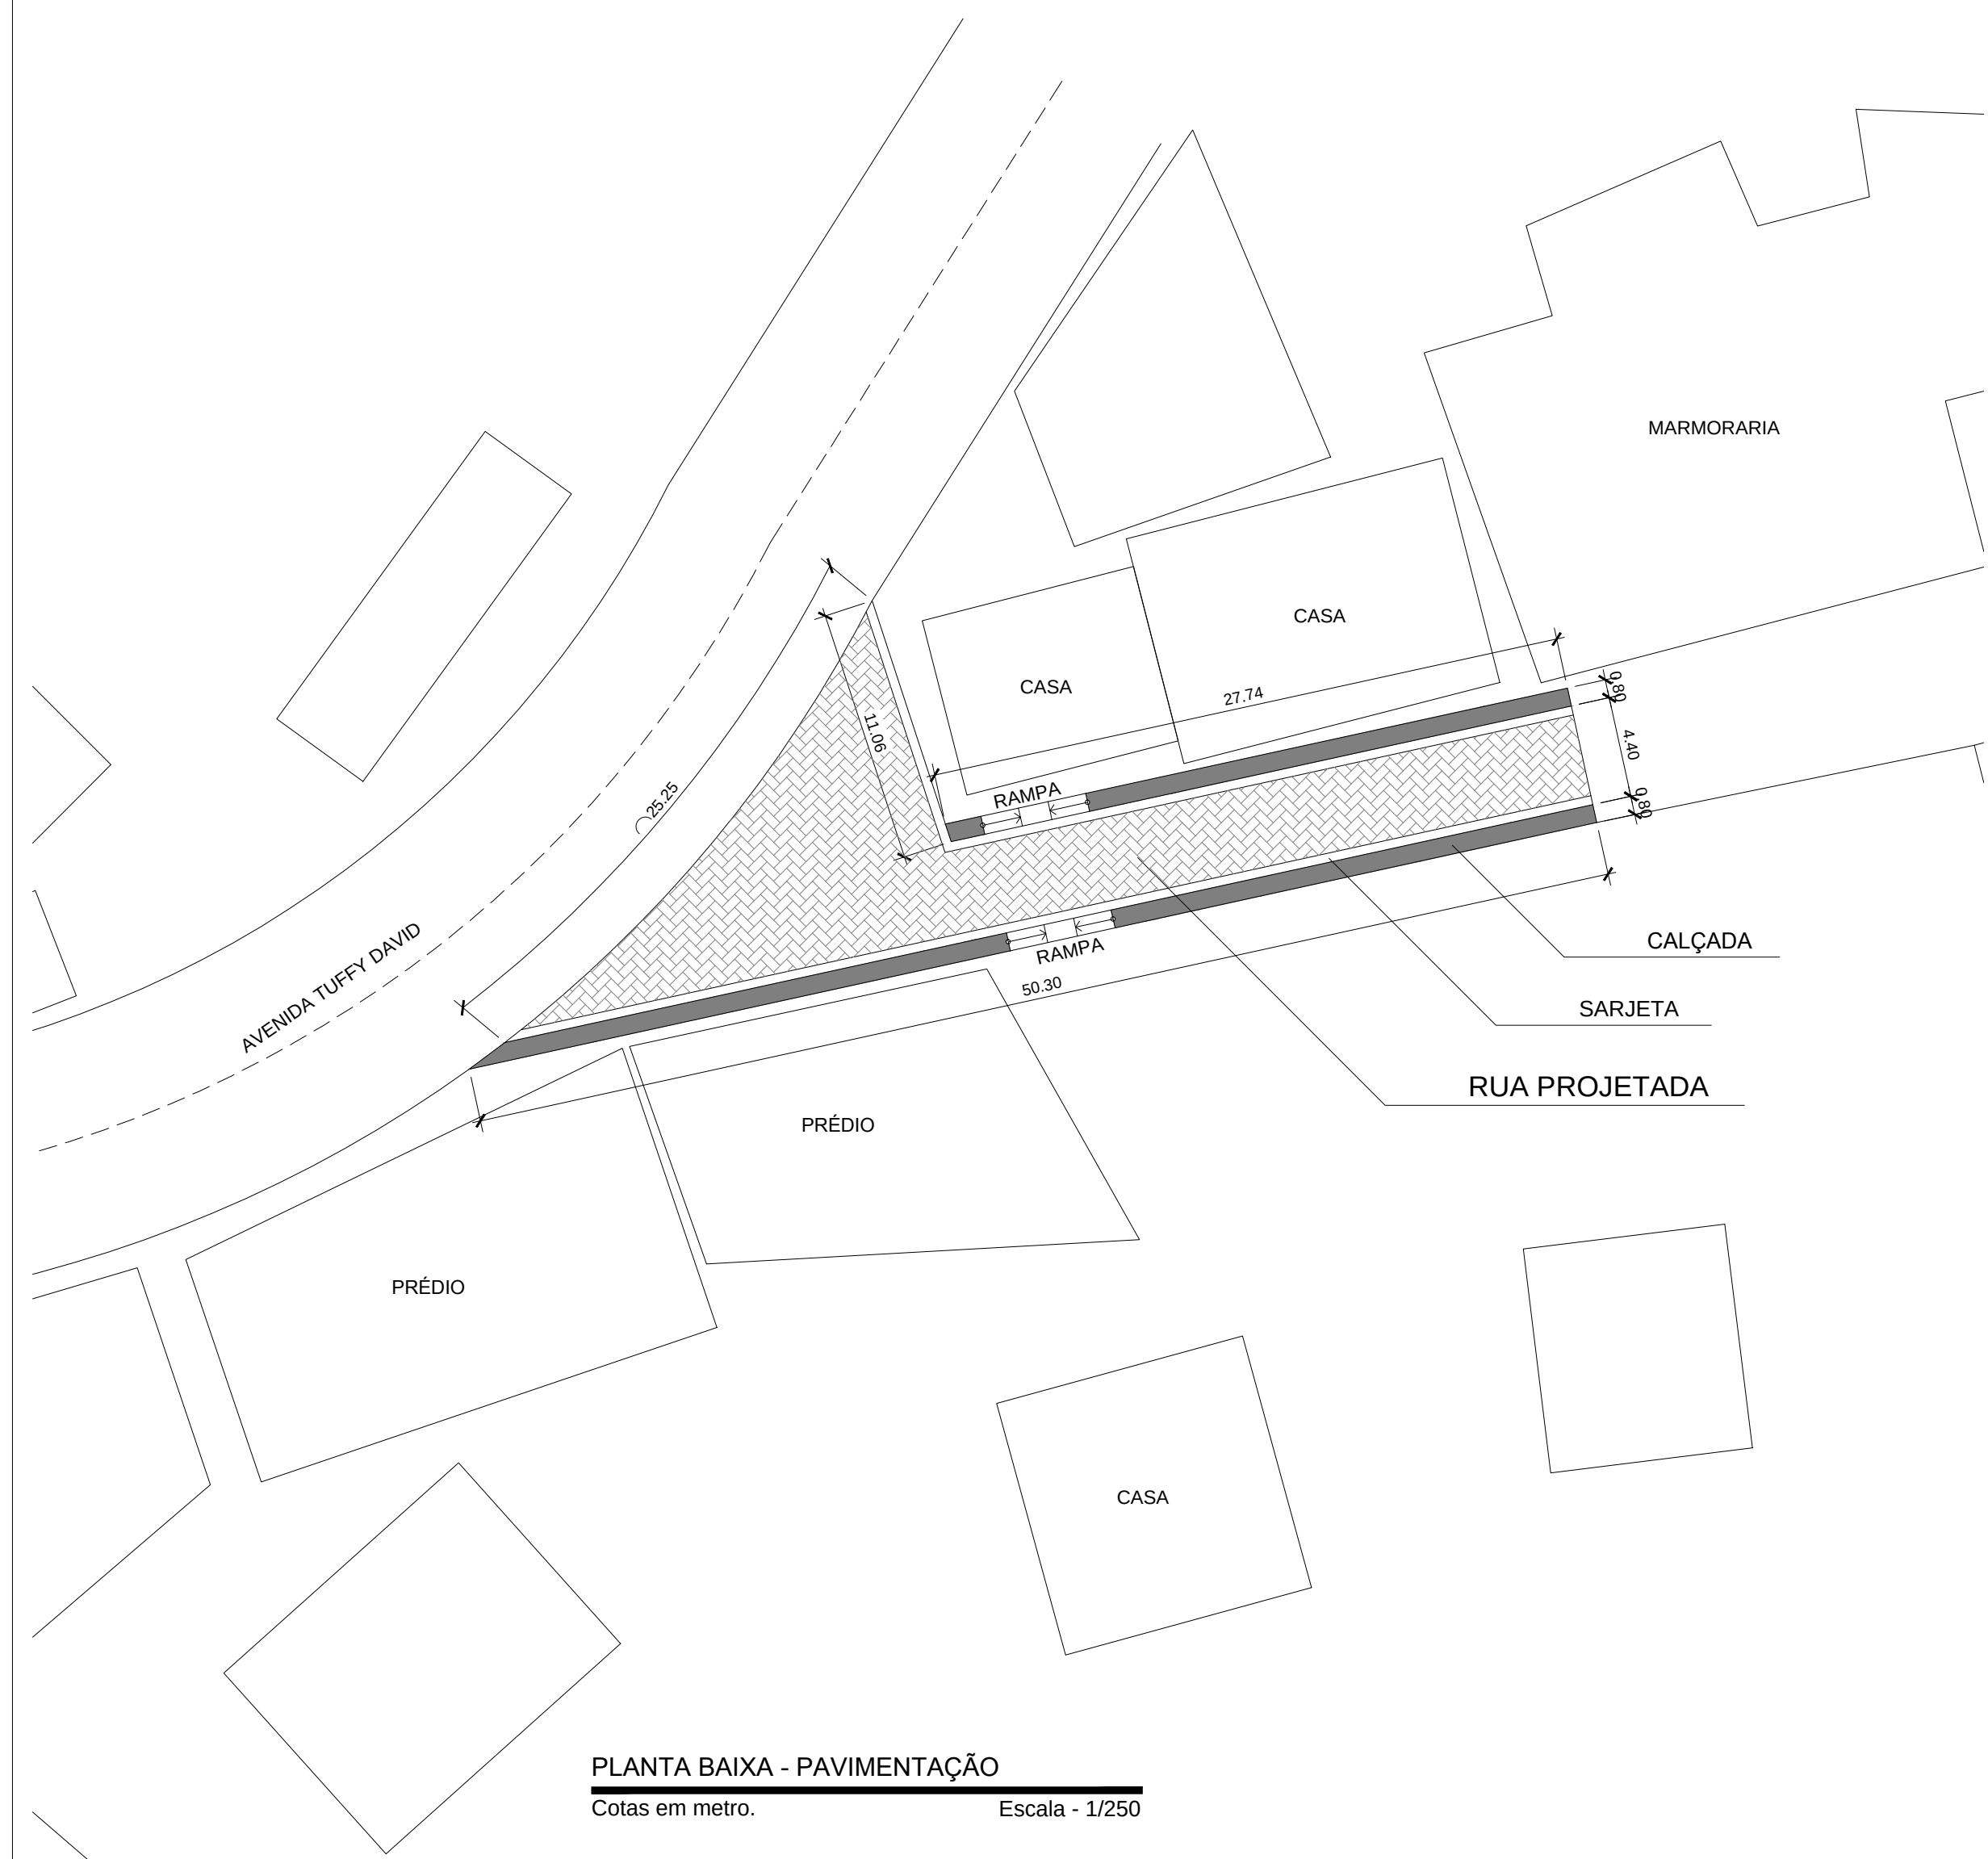

PLANTA BAIXA - PAVIMENTAÇÃO
Cotas em metro. Escala - 1/250

QUADRO DE ÁREAS

ÁREA TOTAL DE CALÇAMENTO.....	226,93m²
ÁREA TOTAL DE MEIO FIO.....	89,10m
ÁREA TOTAL DE PASSEIO.....	140,47m²



SÓLIDA
Consultoria, Engenharia e Serviços
Endereço: Av. Getúlio Vargas, nº 1170, Sala 01, Centro, Alfredo
Chaves-ES, CEP 29.240-000 Tel.: (27) 3269-1889 / (27) 99889-4876
E-mail: es.solida@gmail.com

CONTEÚDO:
PLANTA BAIXA - PAVIMENTAÇÃO
DET. PASSEIO - RAMPA DE ACESSIBILIDADE
SEÇÃO TRANSVERSAL



PREFEITURA MUNICIPAL DE VARGEM ALTA
ESTADO DO ESPÍRITO SANTO

TÍTULO

PROJETO PARA PAVIMENTAÇÃO DE RUA SEM
SAÍDA, PRÓXIMO AO ESTÁDIO MUNICIPAL,
CENTRO - VARGEM ALTA - ES.

PROJETO

PROJETO DE PAVIMENTAÇÃO

REVISÃO

00 DE: 05/02/2019 POR: GERALDO

ESCALA INDICADA	DATA FEVEREIRO/2019	DESENHO GERALDO DALLECRODE	PRANCHA 01/02
--------------------	------------------------	-------------------------------	-------------------------

PREFEITO MUNICIPAL

JOÃO CHRISÓSTOMO ALTOÉ

RESP. TÉCNICO

GERALDO BRUNORO ESTEVES
ENGENHEIRO CIVIL E ELETROTÉCNICO - CREA ES 33738/D

A2