


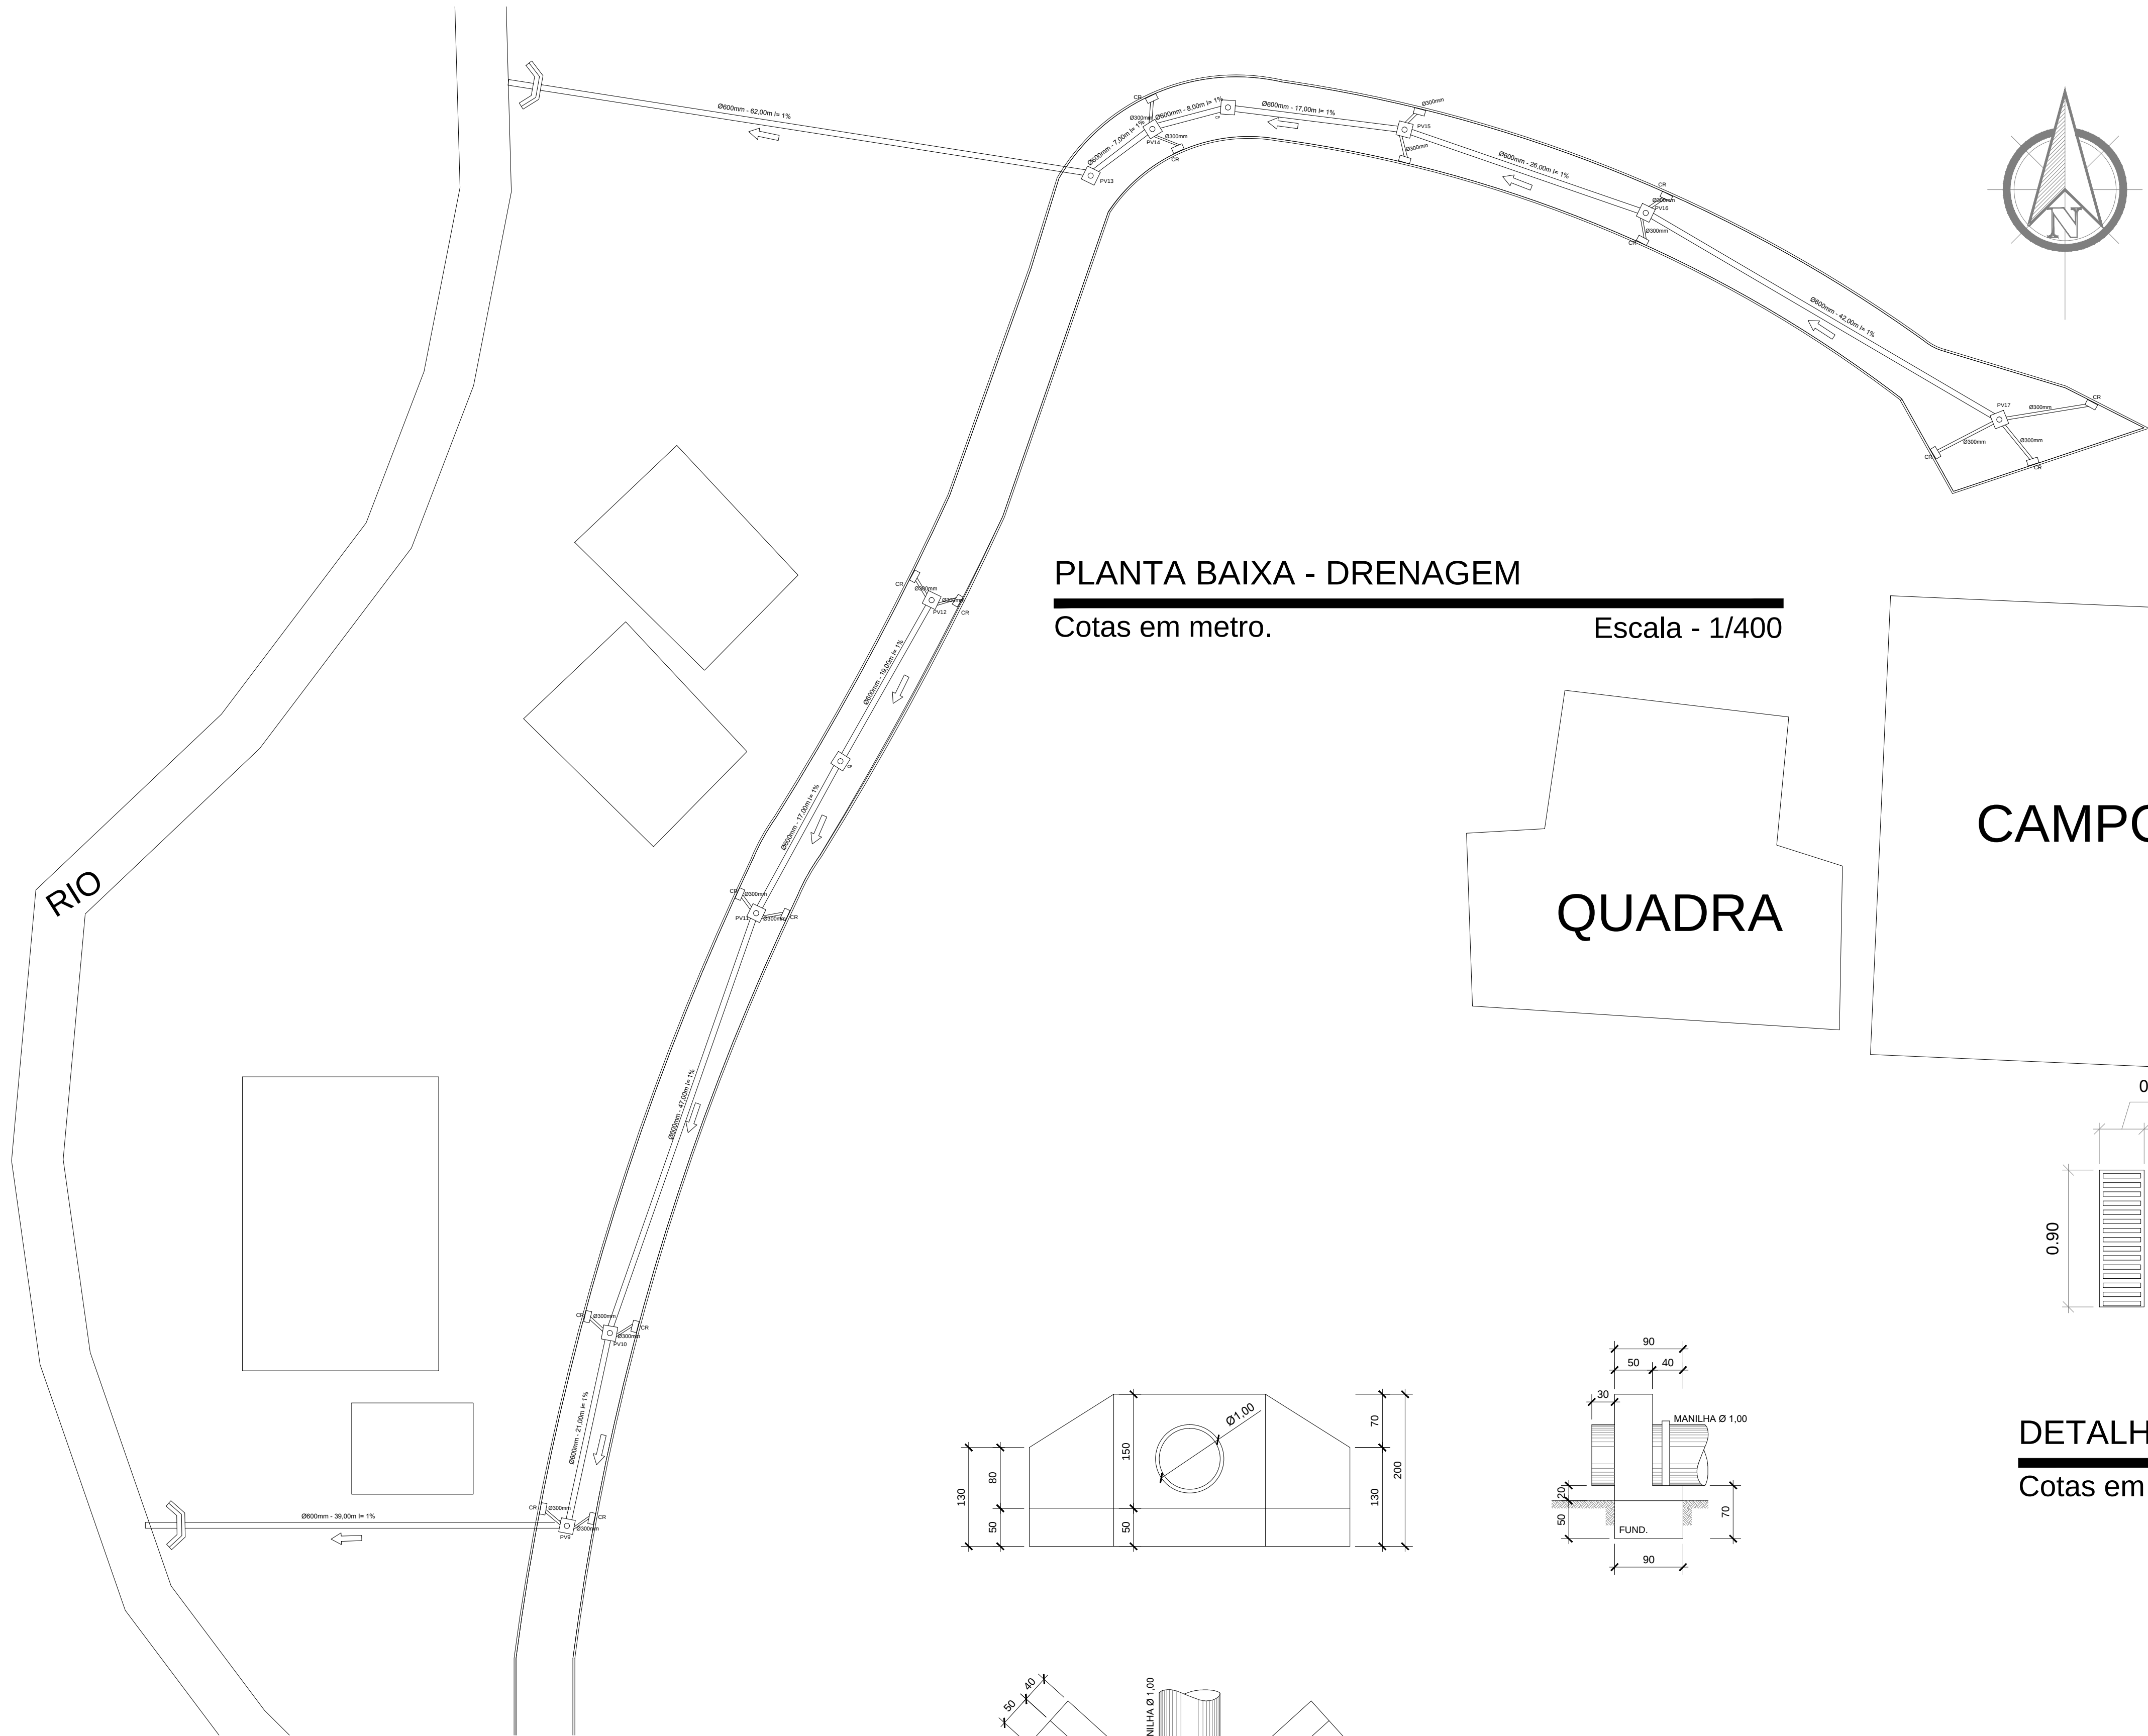

PLANTA BAIXA - DRENAGEM


Cotas em metro.

Escala - 1/400

PLANTA CHAVE

Cotas em metro.


Escala - 1/5000

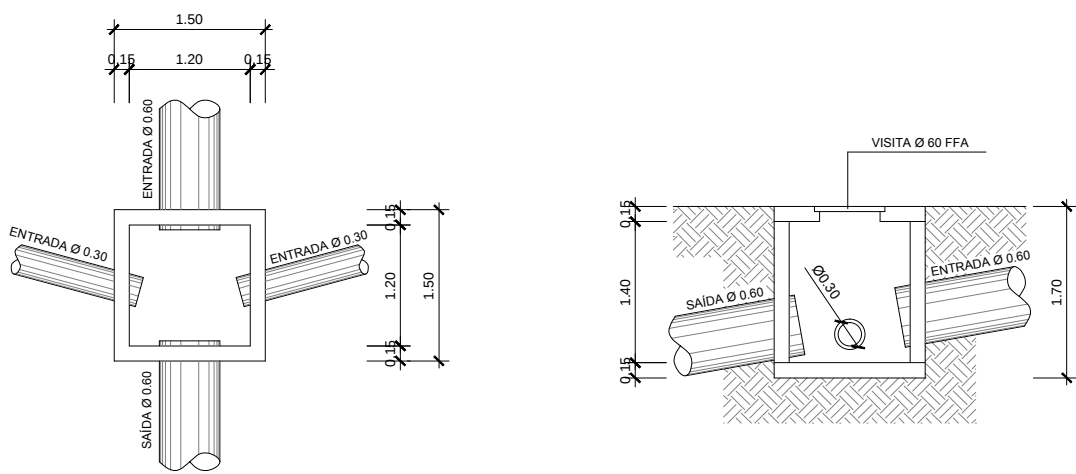

DETALHE - POÇO DE VISITA

Cotas em metro.


Escala - 1/25

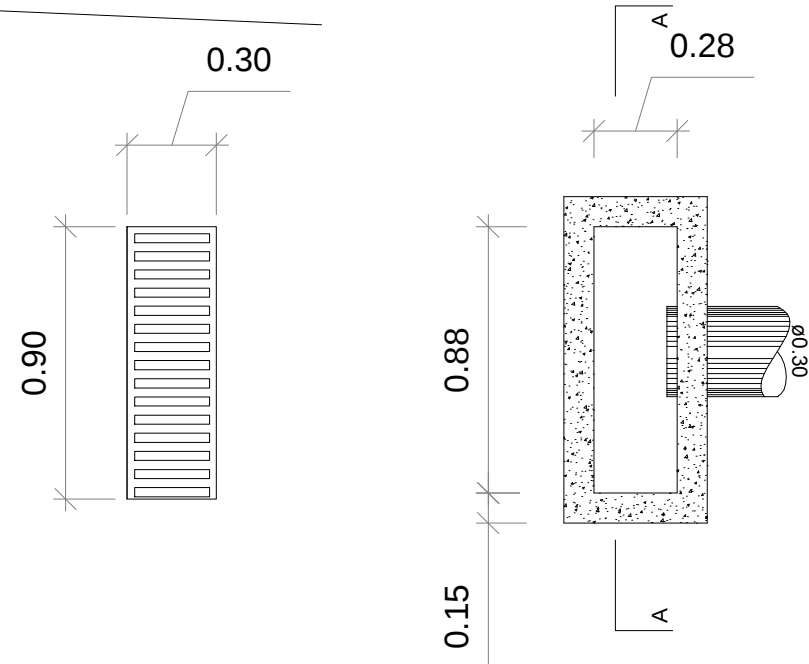

DETALHE - CAIXA RALO 2

Cotas em metro.


Escala - 1/25

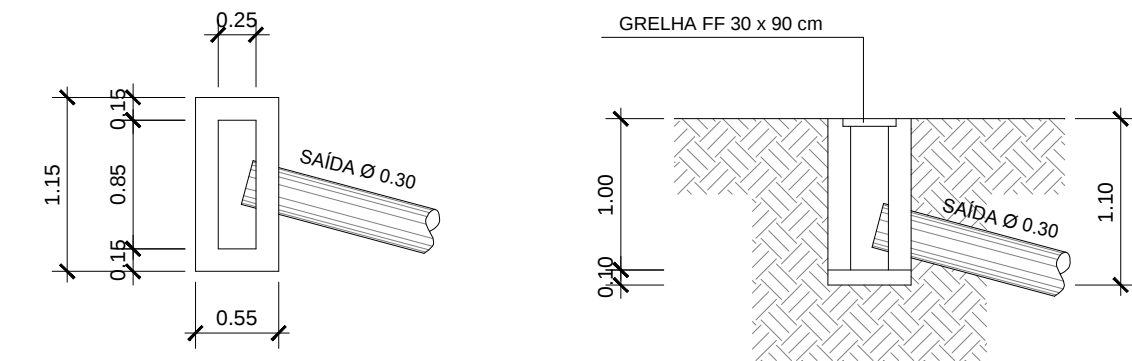

DETALHE - CAIXA RALO



Cotas em metro.

Escala - 1/50

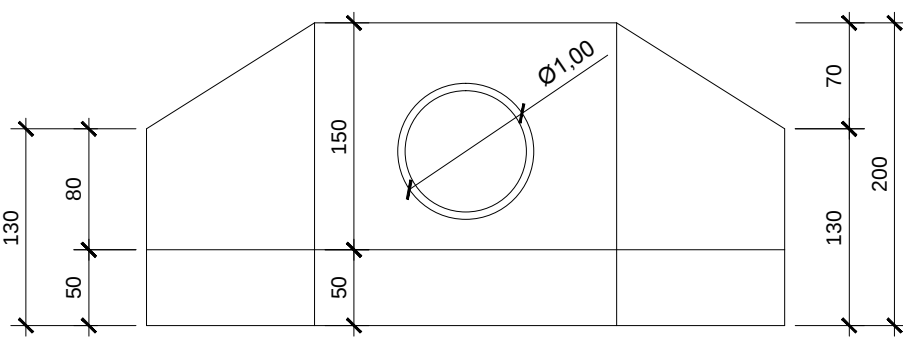

DETALHE - BOCA

Cotas em metro.

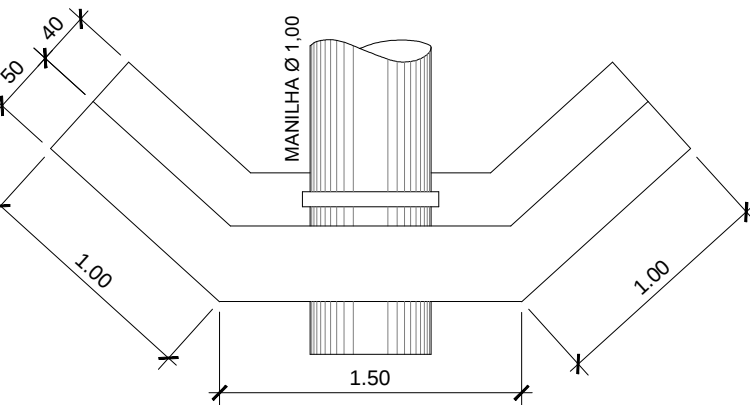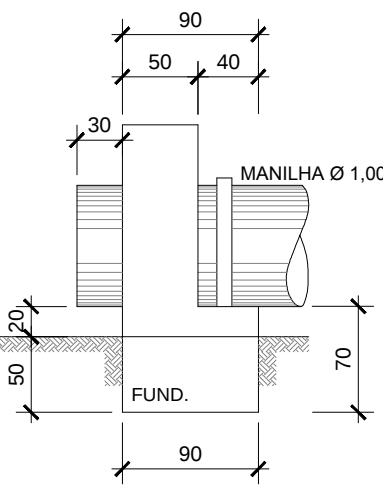


DETALHE - BOCA

Cotas em metro.



Escala - 1/50

 SÓLIDA Consultoria, Engenharia e Serviços Endereço: Av. Getúlio Vargas, nº 1170, Sala 01, Centro, Alfredo Chaves - ES, CEP 29.240-000 Tel.: (27) 3269-1889 / (27) 99889-4876 E-mail: es.solda@gmail.com		CONTEÚDO: PLANTA DE DRENAGEM DETALHE DOS ELEMENTOS DE DRENAGEM	
 PREFEITURA MUNICIPAL DE VARGEM ALTA ESTADO DO ESPÍRITO SANTO			
TÍTULO PROJETO PARA PAVIMENTAÇÃO EM PAV'S E DRENAGEM NA RUA PROJETADA PRINCIPAL - LOCALIDADE DE AYD - VARGEM ALTA - ES.			
PROJETO PROJETO DE DRENAGEM		REVISÃO 00 DE: 13/07/2018 POR: GERALDO	
ESCALA INDICADA	DATA JULHO/2018	DESENHO LUCAS ESTEVES	PRANCHA 02/02
PREFEITO MUNICIPAL JOÃO CHRISÓSTOMO ALTOÉ			
RESP. TÉCNICO GERALDO BRUNORO ESTEVES ENGENHEIRO CIVIL E ELETROTÉCNICO - CREA ES 33738/D			A1

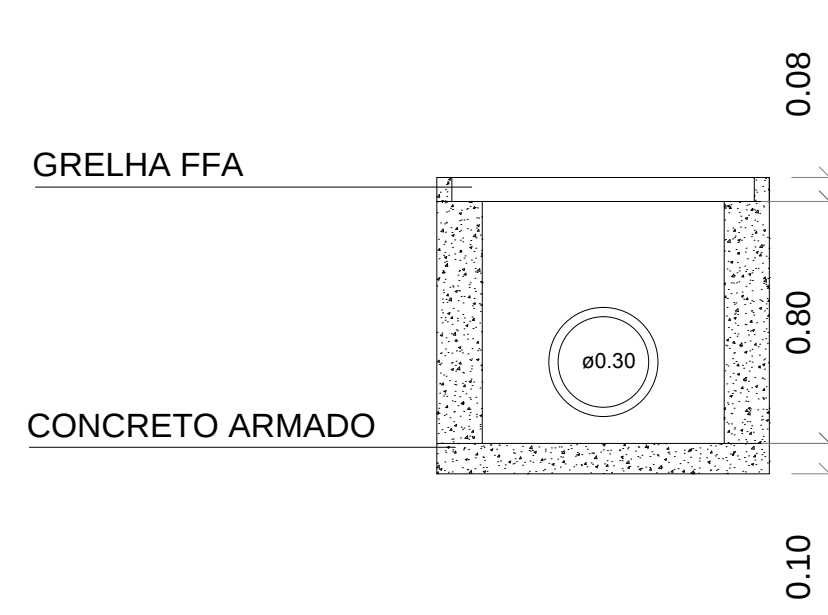



Cotas em metro.

Escala - 1/25

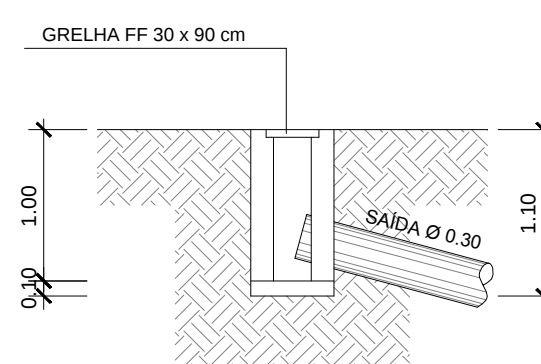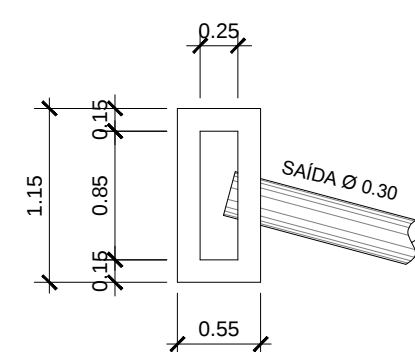


Cotas em metro.

Escala - 1/50

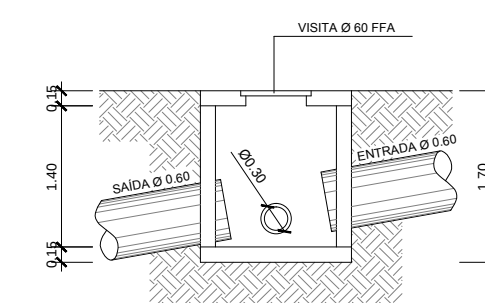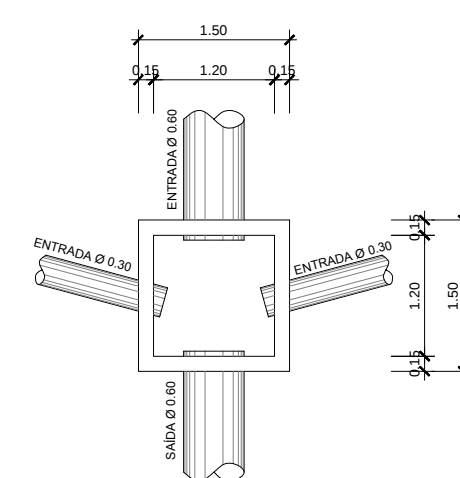





Cotas em metro.

Esca|a - 1/25

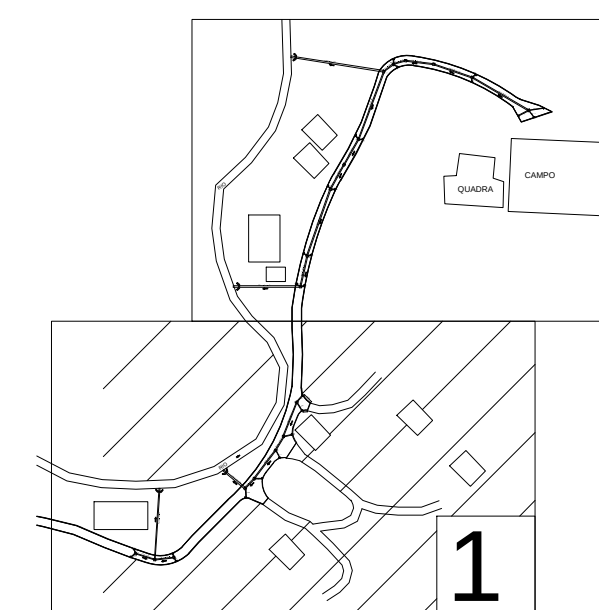

Cotas em metro.

Escala - 1/5000

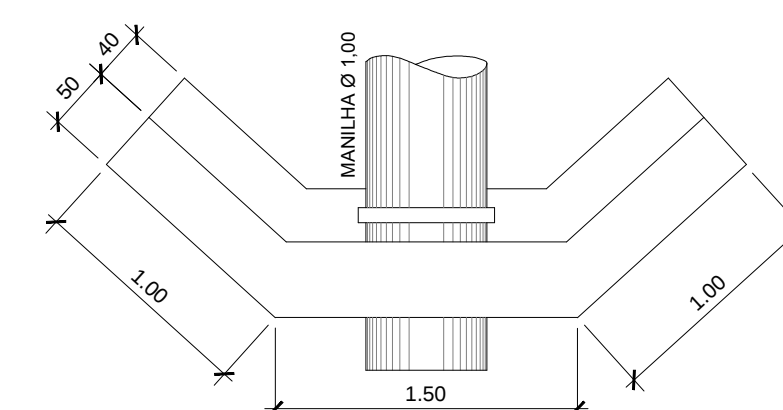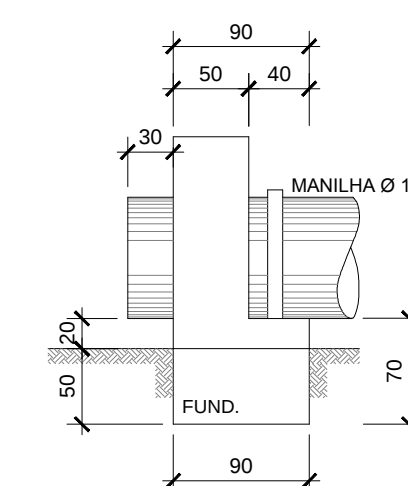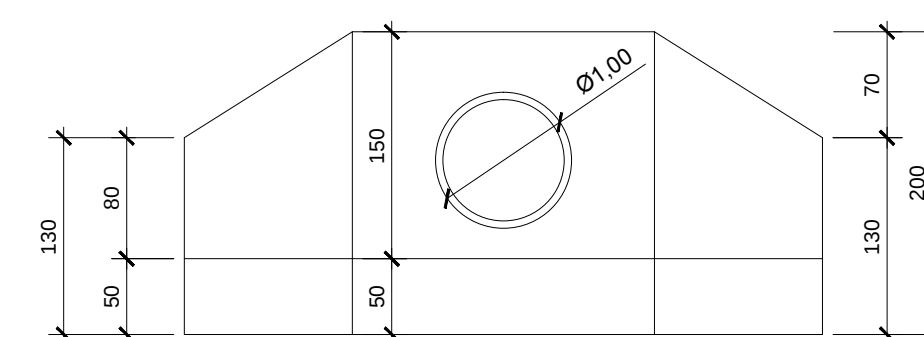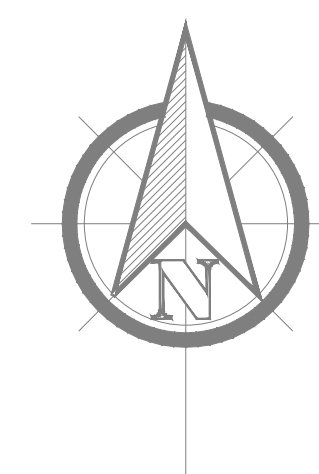


Cotas em metro.

Escala - 1/50

Cotas em metro.

Escala - 1/400


	SÓLIDA Consultoria, Engenharia e Serviços	CONTEÚDO: PLANTA DE DRENAGEM DETALHE DOS ELEMENTOS DE DRENAGEM
Endereço: Av. Getúlio Vargas, nº 1170, Sala 01, Centro, Alfredo Chaves - CE, CEP 26.340-000, Tel: (373) 3346-3889 / (373) 99889-4476 E-mail: es.solida@gmail.com		
	PREFEITURA MUNICIPAL DE VARGEM ALTA ESTADO DO ESPÍRITO SANTO	
TÍTULO PROJETO PARA PAVIMENTAÇÃO EM PAV'S E DRENAGEM NA RUA PROJETADA PRINCIPAL - LOCALIDADE DE AYD - VARGEM ALTA - ES.		
PROJETO PROJETO DE DRENAGEM	REVISÃO 00 DE: 13/07/2018 POR: GERALDO	
ESCALA INDICADA	DATA JULHO/2018	DESENHO LUCAS ESTEVES
PREFEITO MUNICIPAL		PRANCHA 01/02
_____ JOÃO CRISÓSTOMO ALTOÉ		
RESP. TÉCNICO		
_____ GERALDO BRUNORO ESTEVES ENFERMEIRO (CRM: 1.151.170/2018)		

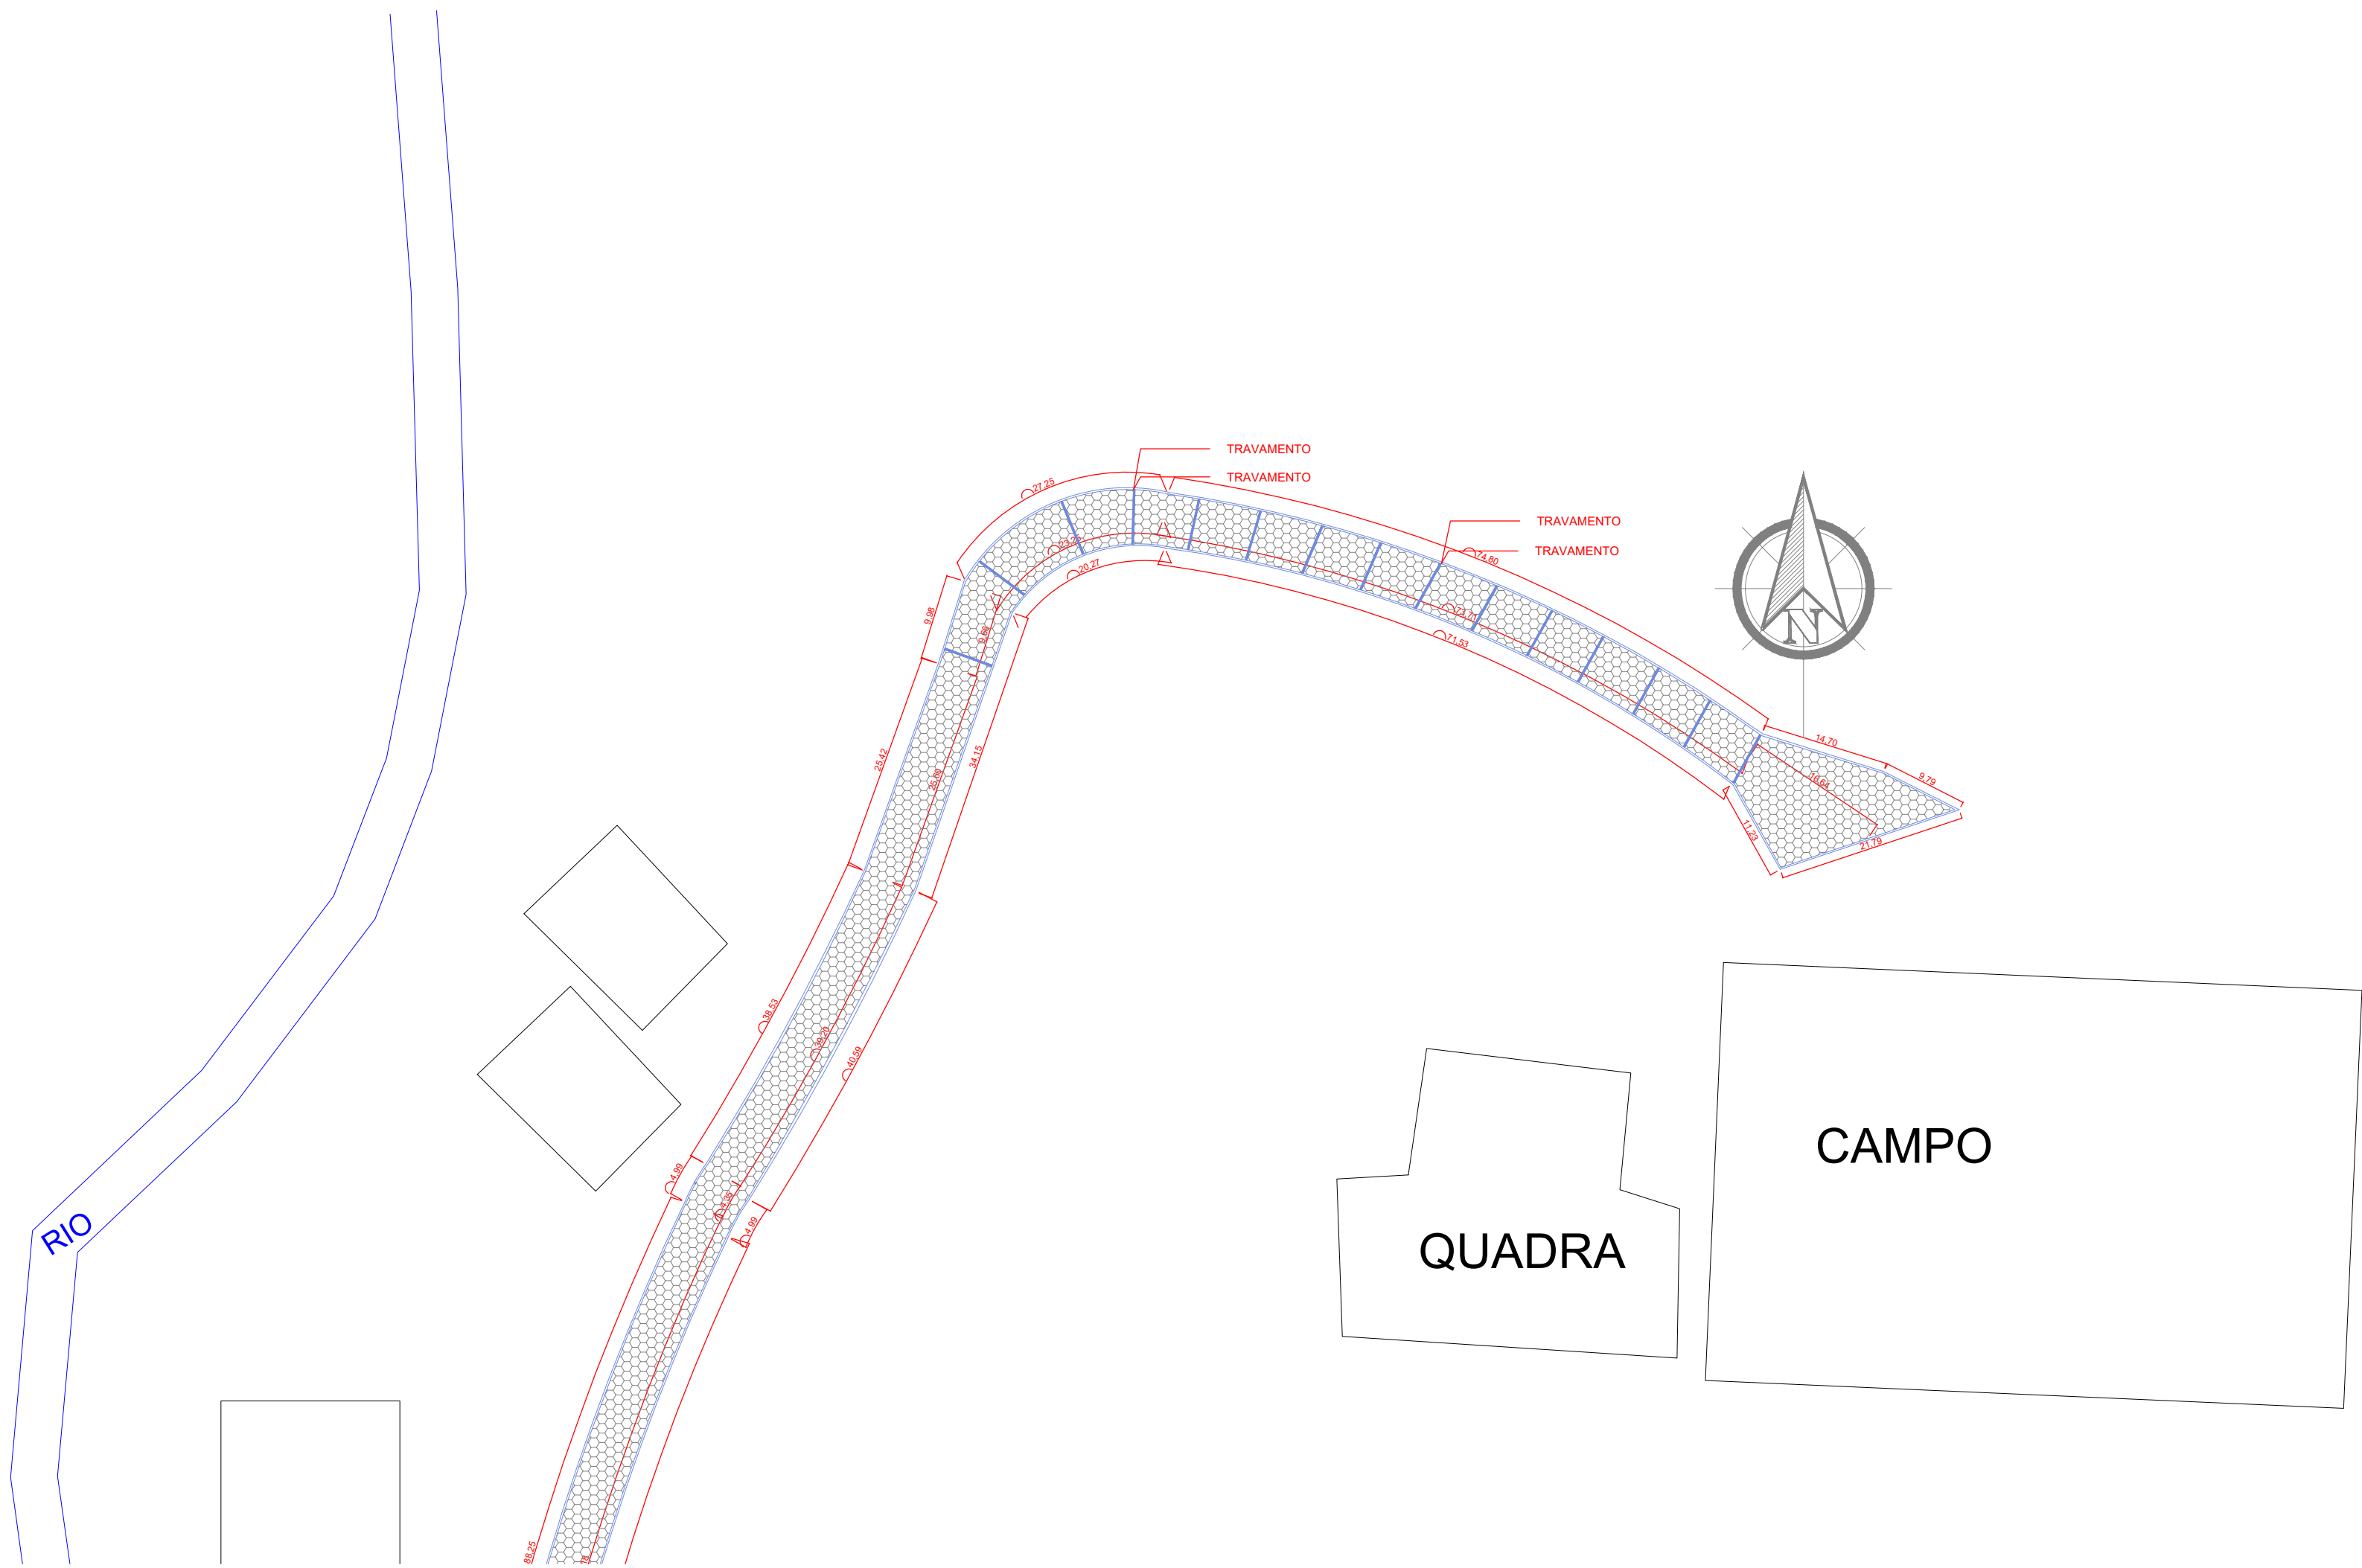

PLANTA BAIXA - PAVIMENTAÇÃO

Cotas em metro.


Escala - 1/650

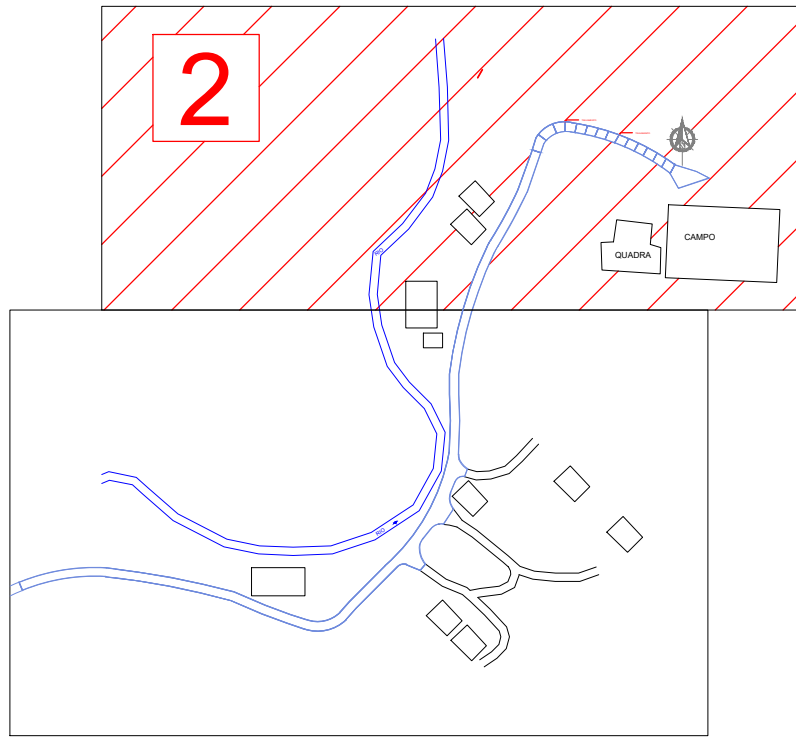

PLANTA CHAVE

Cotas em metro.

Escala - 1/5000

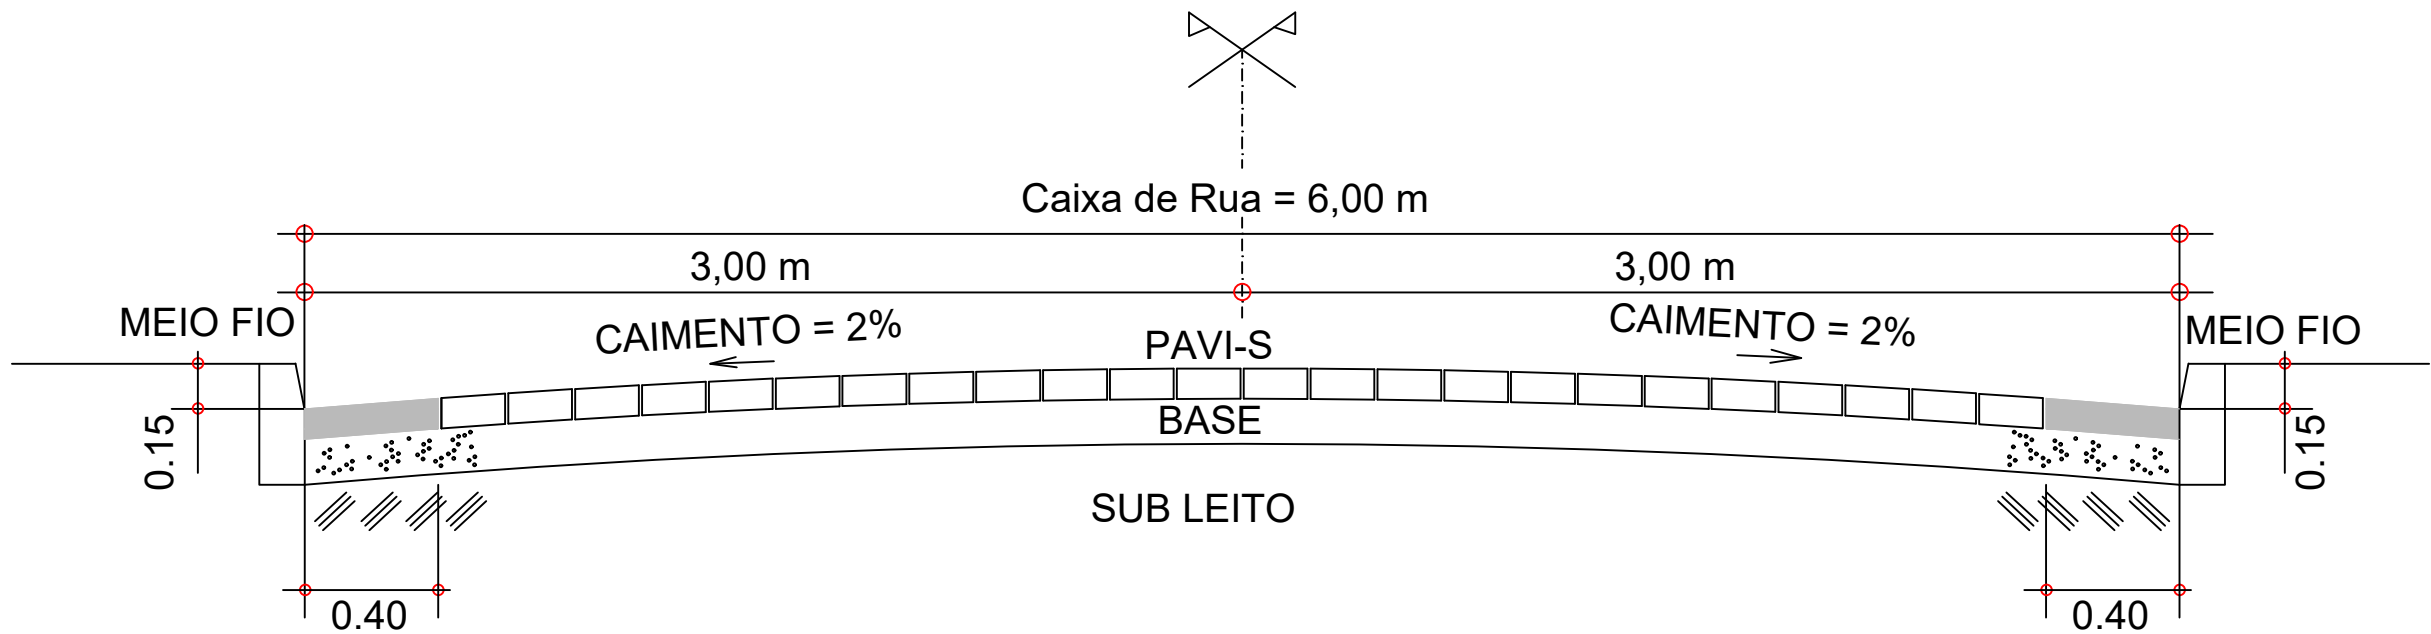


DETALHE - SEÇÃO TRANSVERSAL 1

Cotas em metro.

Escala - 1/25

 SÓLIDA Consultoria, Engenharia e Serviços Endereço: Av. Getúlio Vargas, nº 1170, Sala 01, Centro, Alfredo Chaves-ES, CEP 29.240-000 Tel.: (27) 3269-1889 / (27) 9989-4876 E-mail: cs.solda@gmail.com		CONTEÚDO: PLANTA DE PAVIMENTAÇÃO	
 PREFEITURA MUNICIPAL DE VARGEM ALTA ESTADO DO ESPÍRITO SANTO			
TÍTULO PROJETO PARA PAVIMENTAÇÃO EM PAV'S E DRENAGEM NA RUA PROJETADA PRINCIPAL - LOCALIDADE DE AYD - VARGEM ALTA - ES.			
PROJETO PROJETO DE PAVIMENTAÇÃO		REVISÃO 00 DE: 13/07/2018 POR: GERALDO	
ESCALA INDICADA	DATA JULHO/2018	DESENHO LUCAS ESTEVES	PRANCHA 02/02
PREFEITO MUNICIPAL JOÃO CHRISÓSTOMO ALTOÉ			
RESP. TÉCNICO GERALDO BRUNORO ESTEVES ENGENHEIRO CIVIL E ELETROTÉCNICO - CREA ES 33738/D			A1

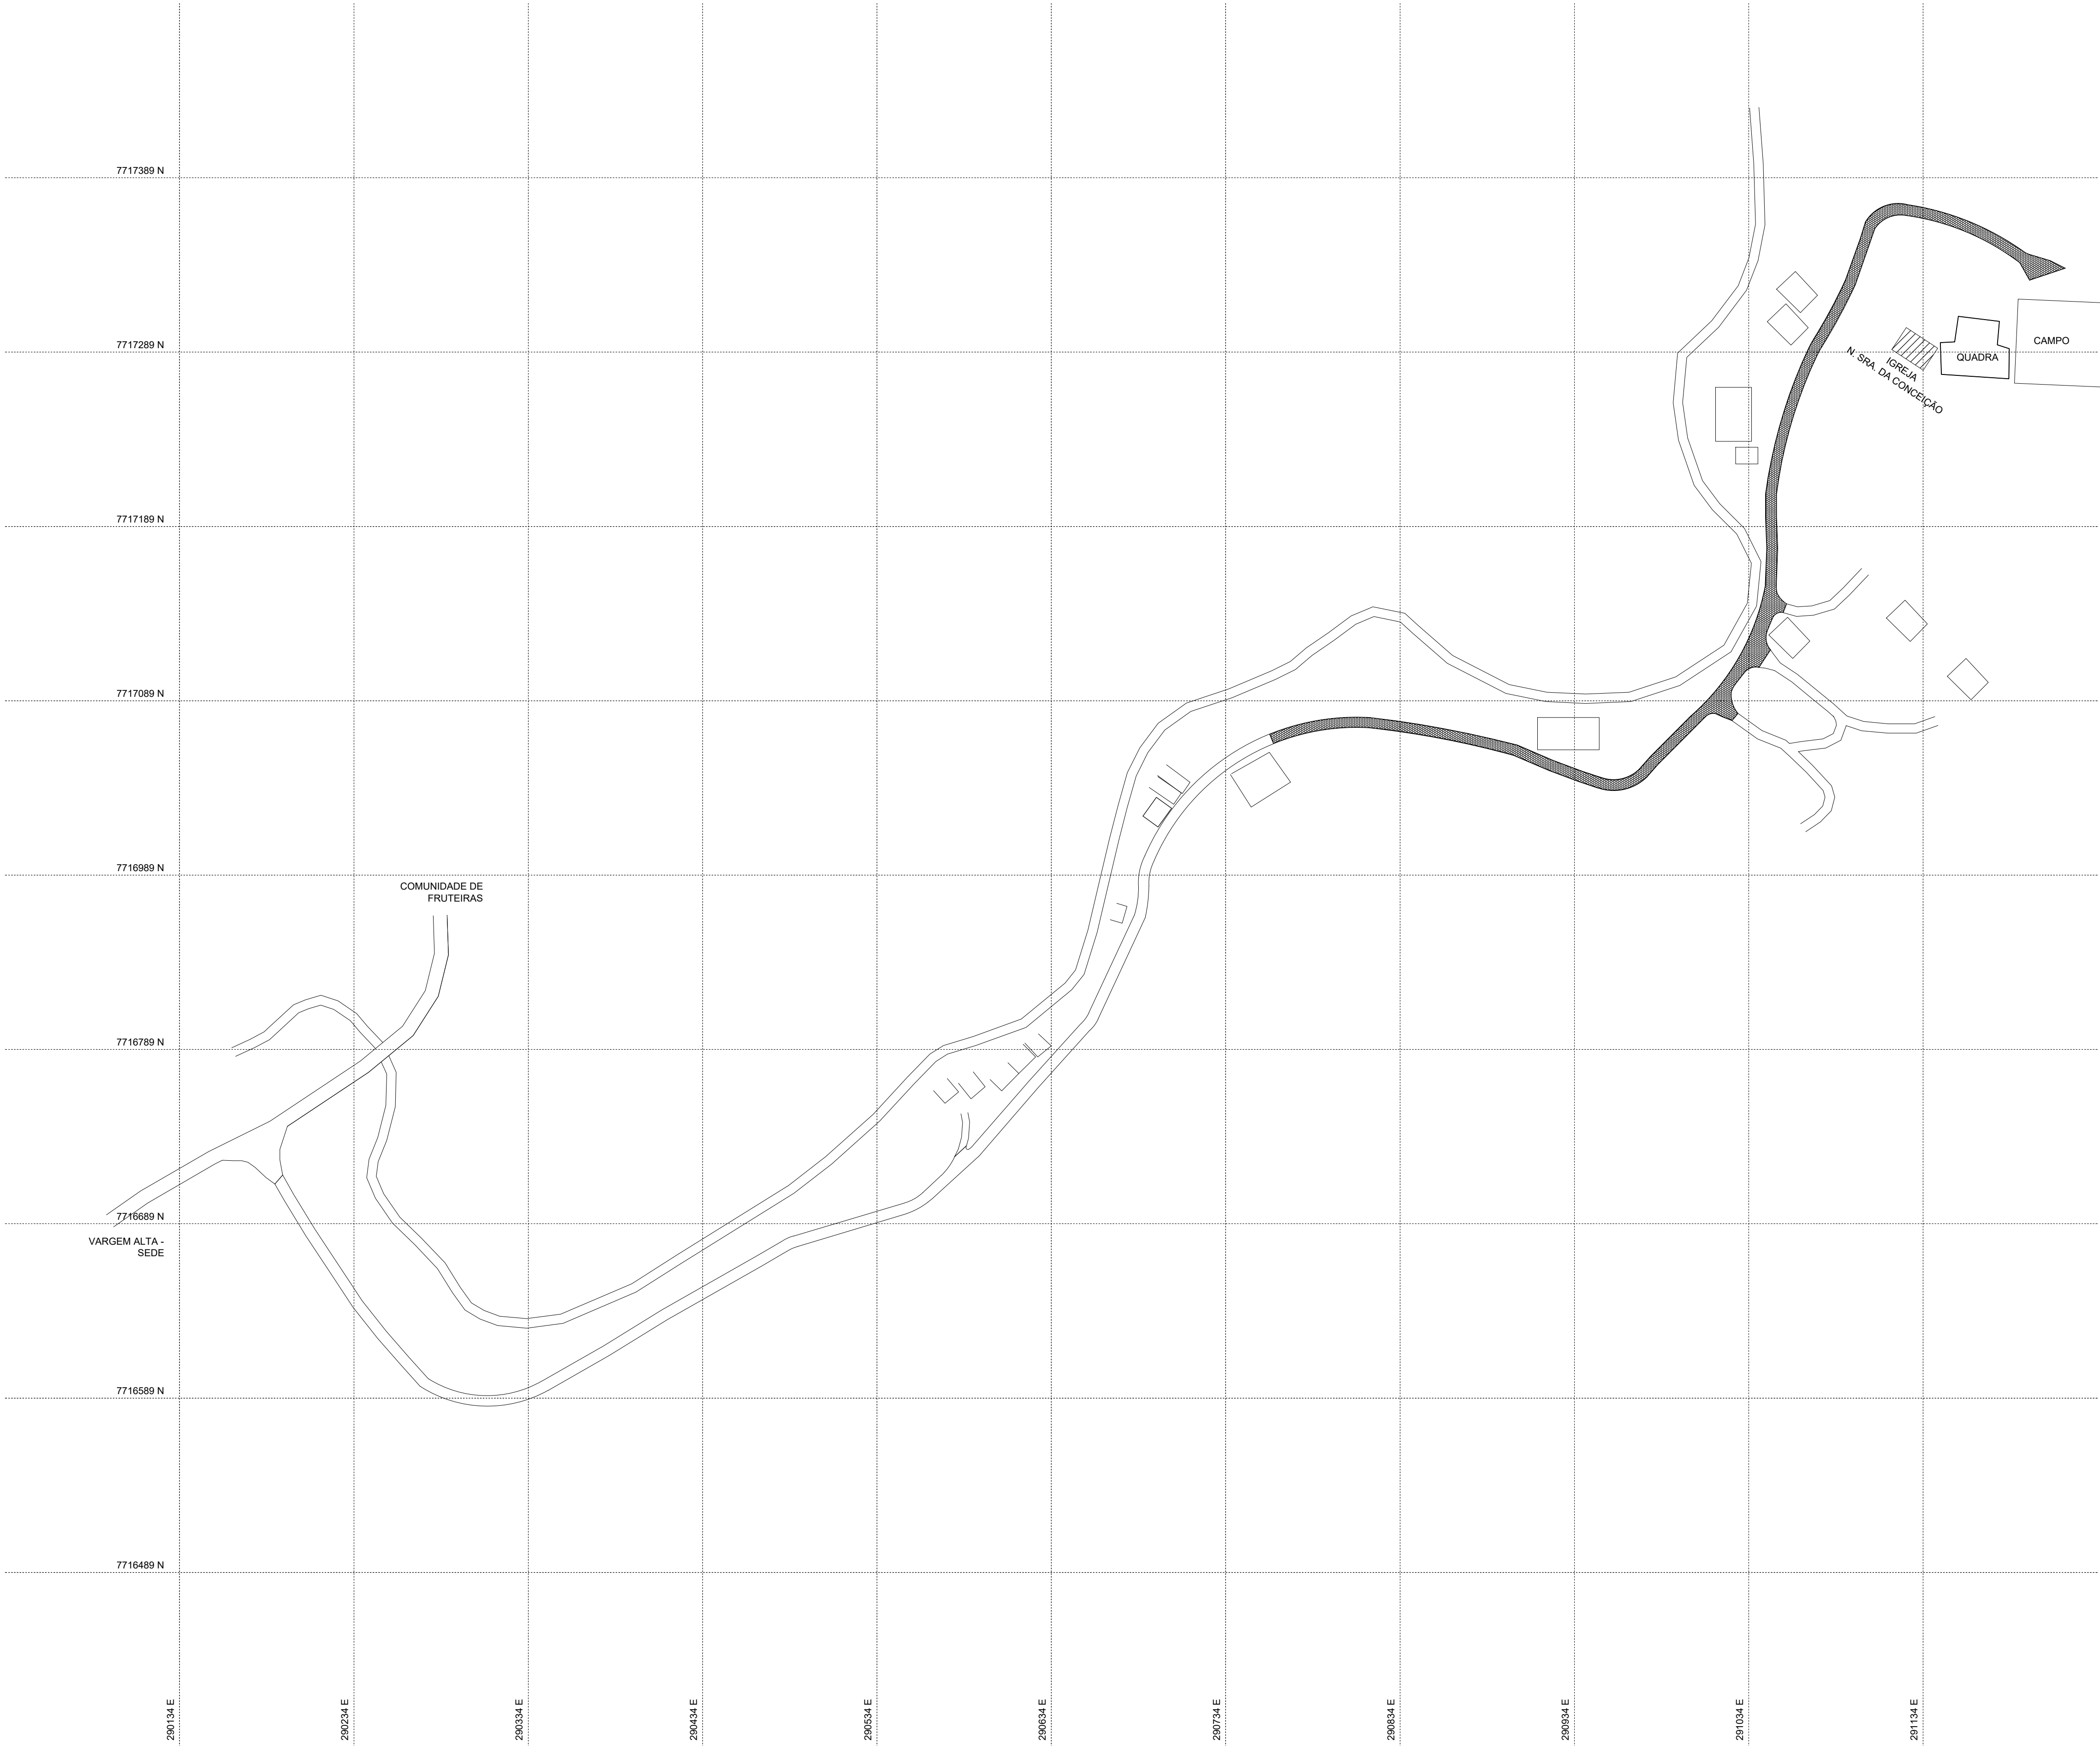

PLANTA BAIXA - LEVANTAMENTO TOPOGRÁFICO

Cotas em metro. Escala - 1/2000

 SÓLIDA Consultoria, Engenharia e Serviços Endereço: Av. Getúlio Vargas, nº 1170, Sala 01, Centro, Alegre Chaves 65, CEP 29.240-000 Tel.: (27) 3269-1889 / (27) 9989-4876 E-mail: rs.solidag@gmail.com		CONTEÚDO: PLANTA DE LOCALIZAÇÃO PLANIMÉTRICA	
 PREFEITURA MUNICIPAL DE VARGEM ALTA ESTADO DO ESPÍRITO SANTO			
TÍTULO PROJETO PARA PAVIMENTAÇÃO EM PAV'S E DRENAGEM NA RUA PROJETADA PRINCIPAL - LOCALIDADE DE AYD - VARGEM ALTA - ES.			
PROJETO PROJETO DE LOCALIZAÇÃO		REVISÃO 00 DE: 13/07/2018 POR: GERALDO	
ESCALA INDICADA	DATA JULHO/2018	DESENHO LUCAS ESTEVES	PRANCHA 01/01
PREFEITO MUNICIPAL JOÃO CHRISÓSTOMO ALTOÉ			
RESP. TÉCNICO GERALDO BRUNORO ESTEVES ENGENHEIRO CIVIL E ELETROTÉCNICO - CREA ES 33738/D			A1